





gevelaanzicht Zuid-West
1: 200




gevelaanzicht Noord-West
1: 200

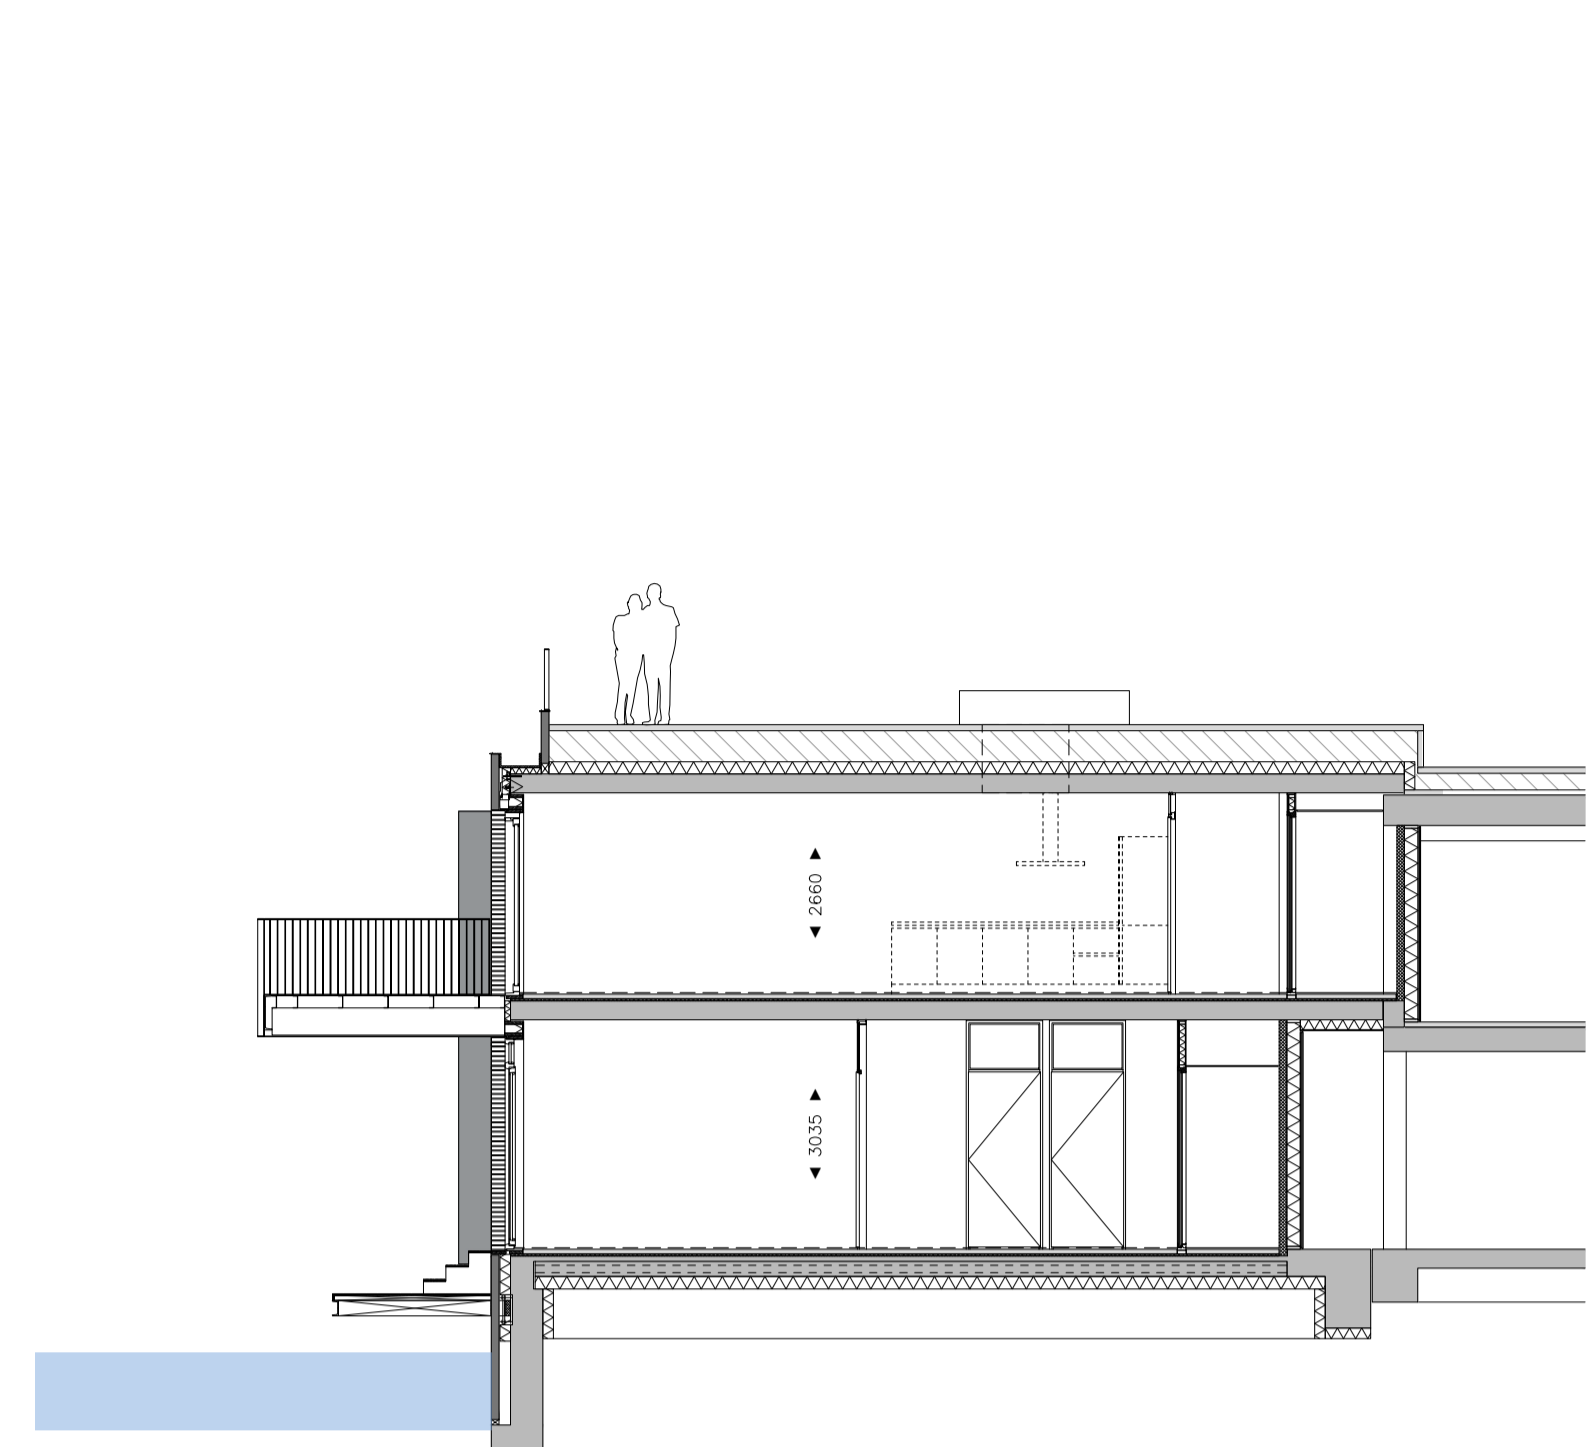


doorsnede A-A
1: 100

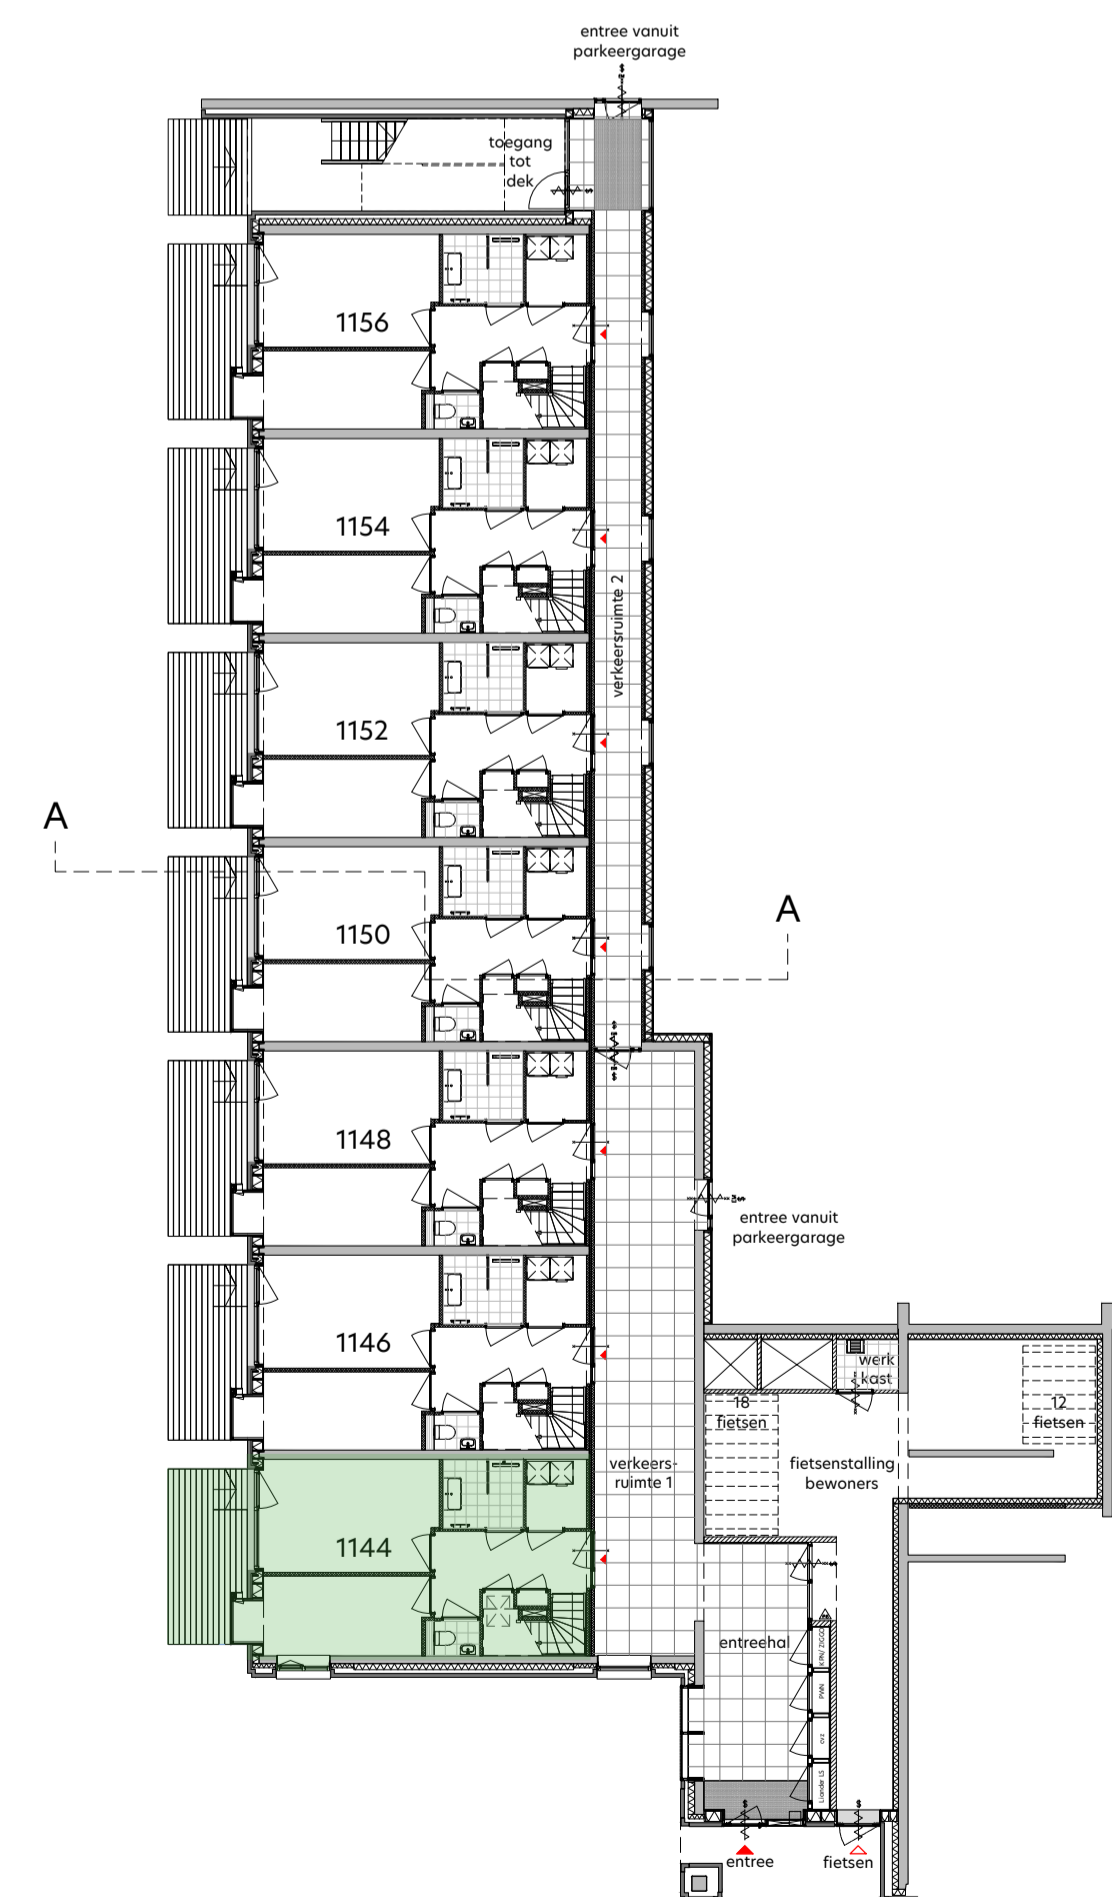


overzicht begane grond
1: 200

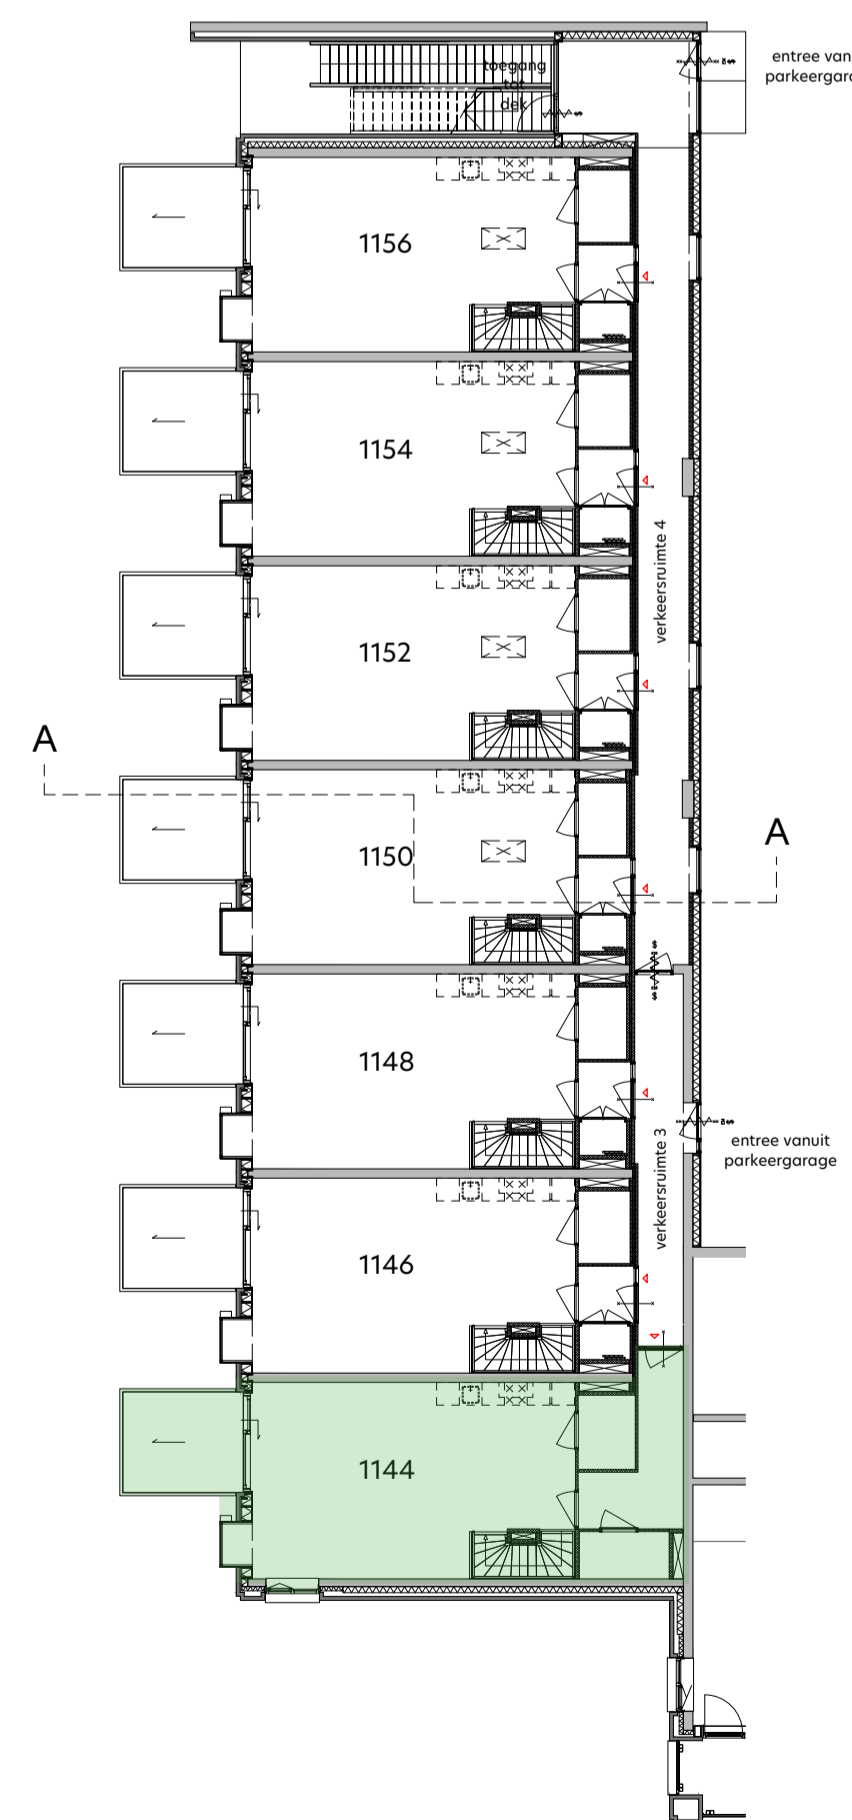

overzicht eerste verdieping
1: 200

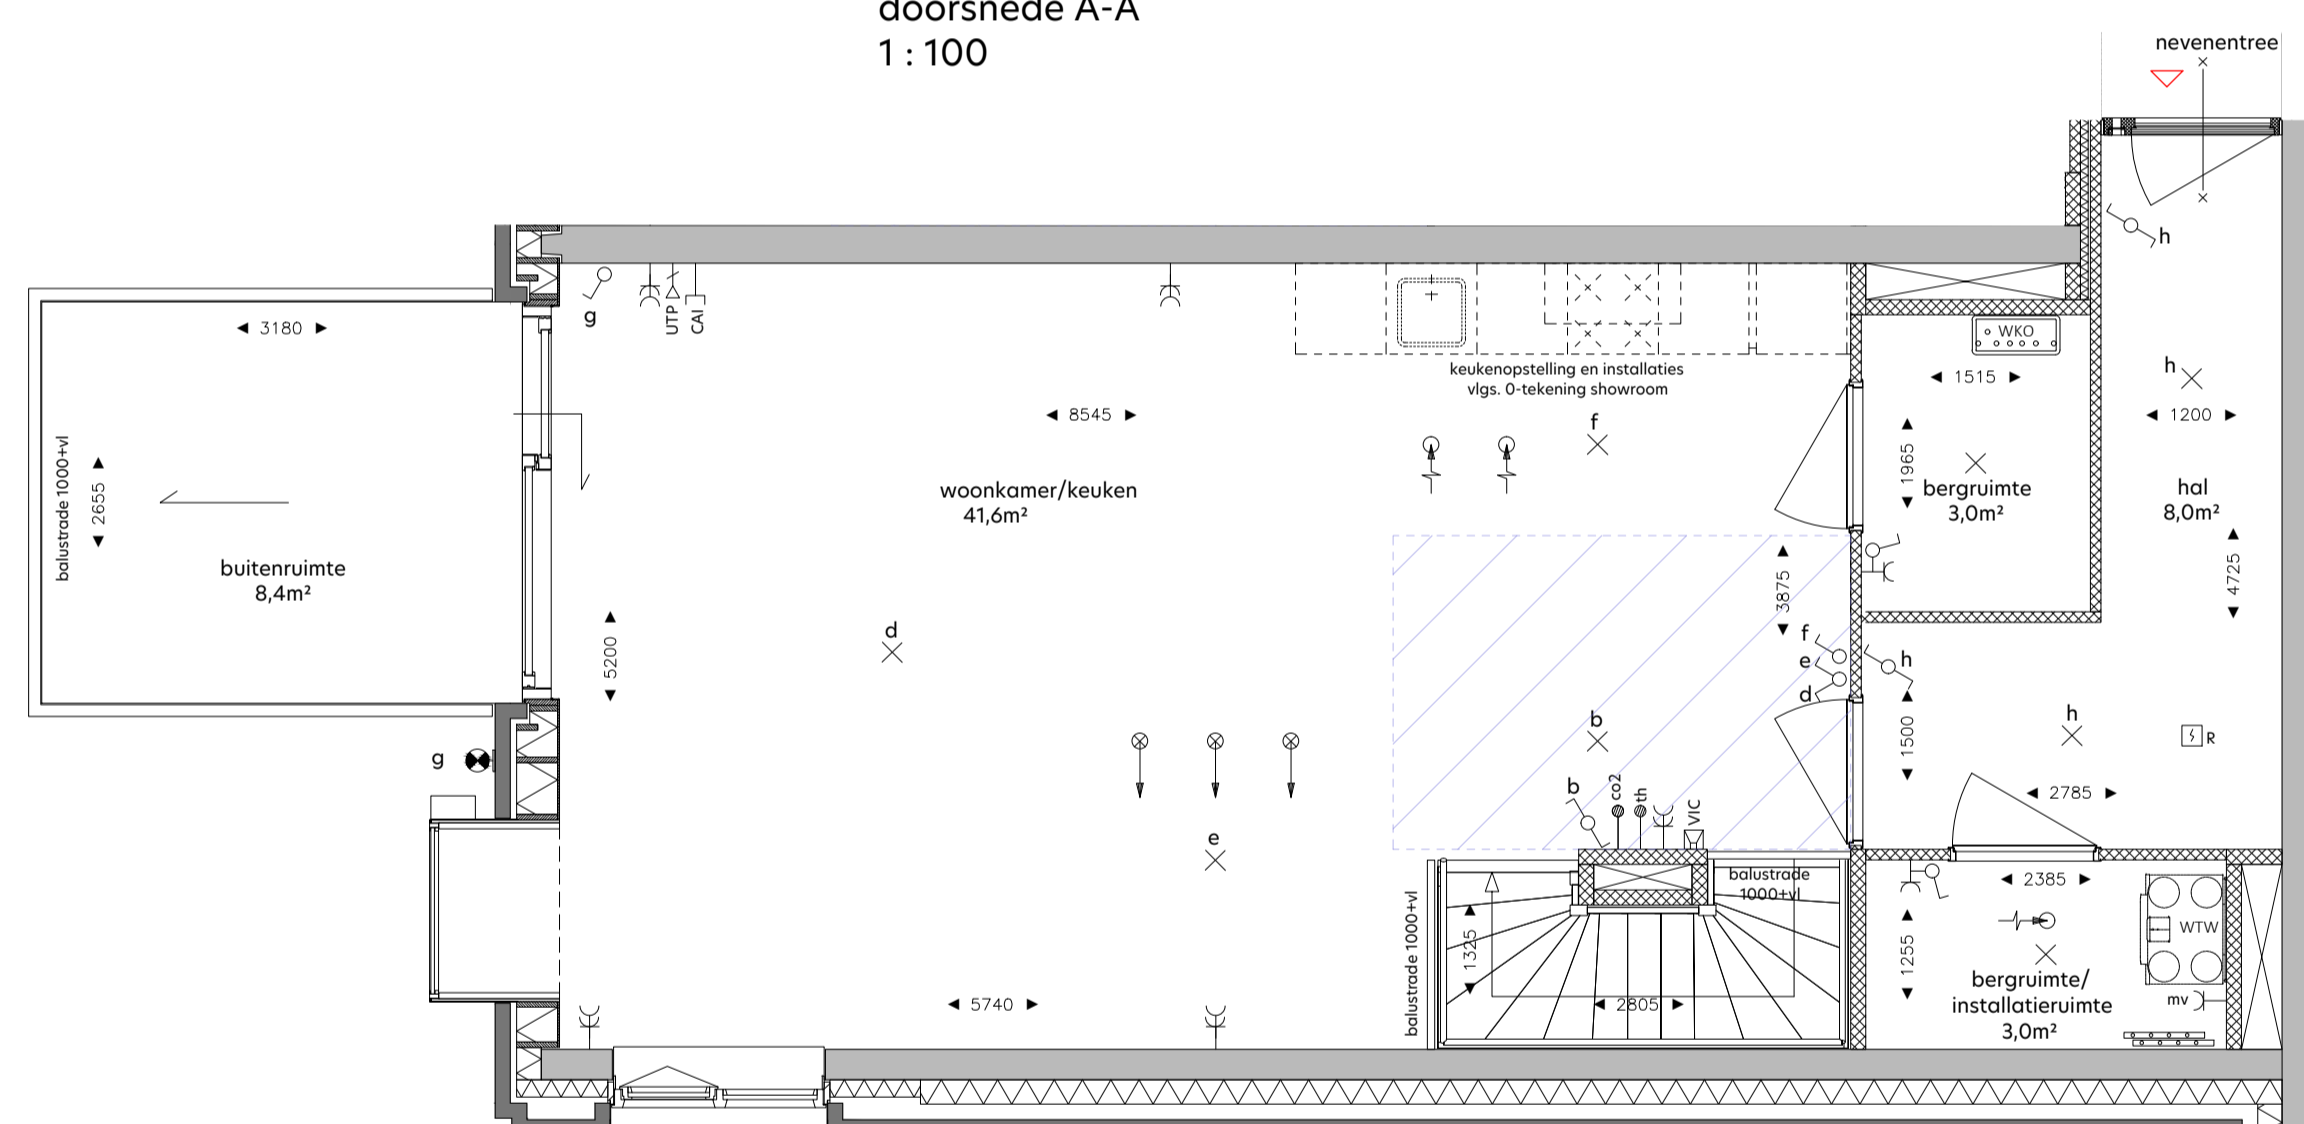

plattegrond eerste verdieping
1: 50

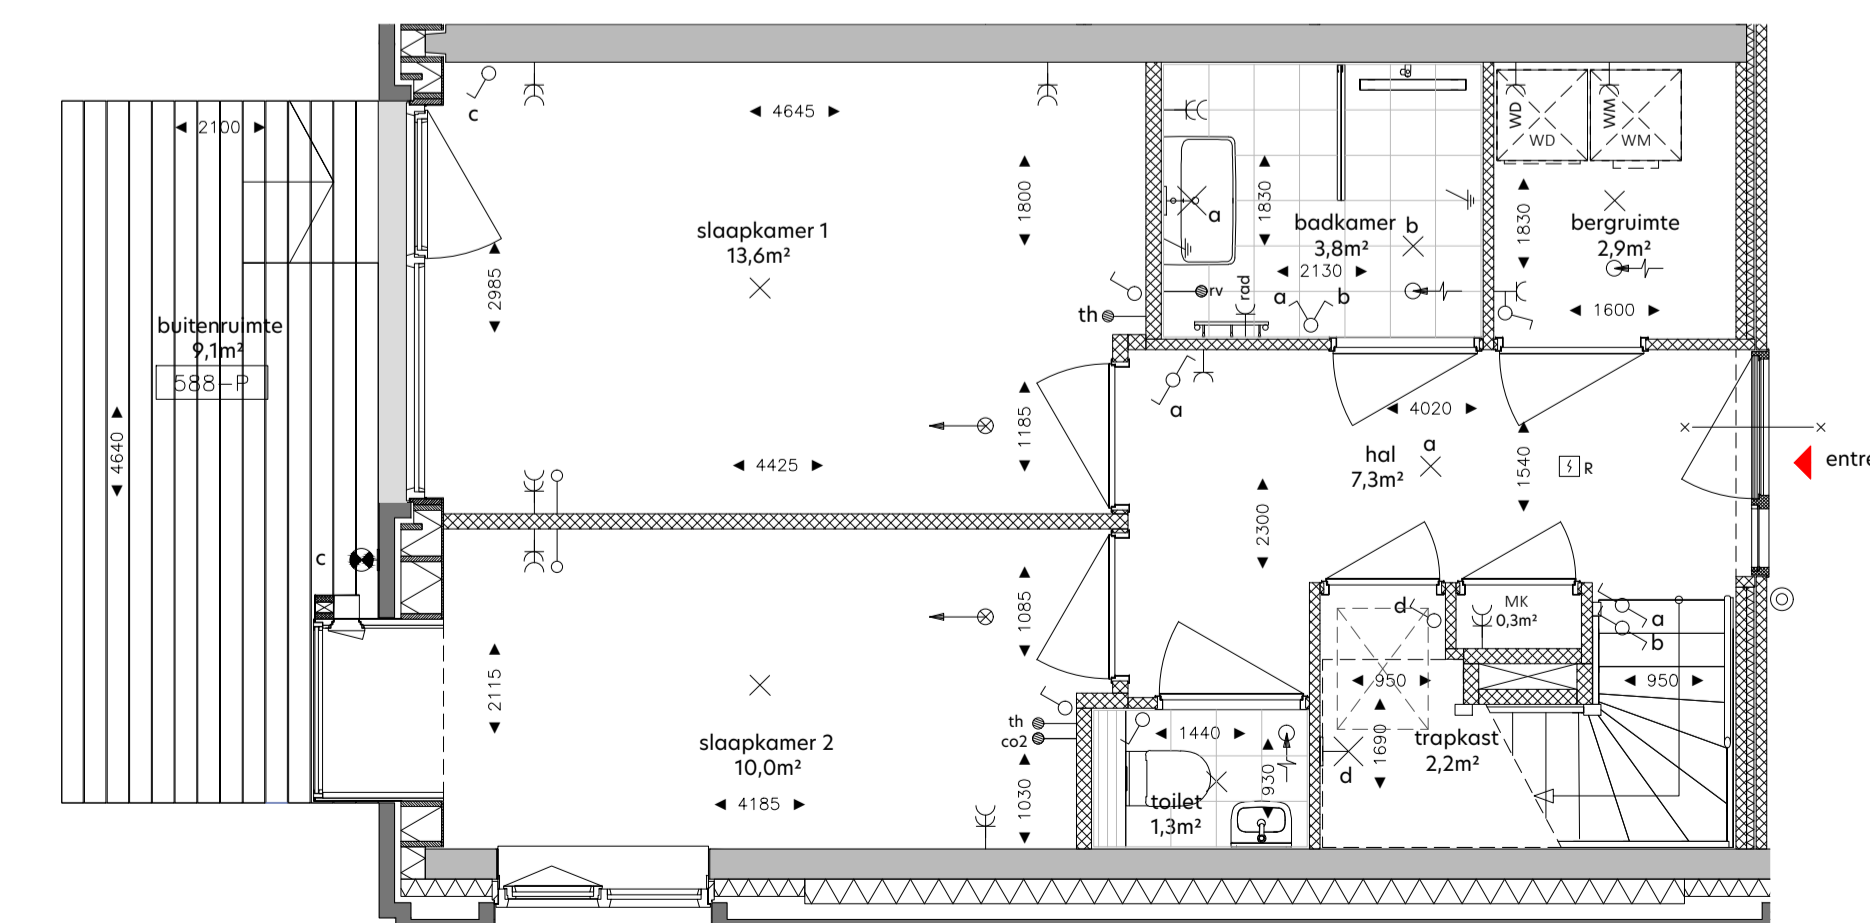

plattegrond begane grond
1: 50


RENOVOOI

	de krijtstreepmethode t.b.v. de verblifruimte conform het bouwbesluit 2012	
	beton in-het-werk-gestort	
	prefab beton	
	gasbeton	
	kalkzandsteen, vellingkantblokken	
	kalkzandsteen, lijmblokken	
	voorzetswand, Metal Stud	
	isolatie	
	houtskeletbouwlement	
	entree woning	
	neven entree woning	
	kruipruik	
	zelfsluitende deur	
	brandwerende deur 30min.	
	zelfsluitende brandwerende deur 30min.	
	brandwerende deur 30min.	
	zelfsluitende brandwerende deur 60min.	
	zelfsluitende brandwerende deur 20min.	
	vaszetinrichting - rookmelder/brandmeld gestuurd	
	deurdrager met vrijloofunctie - rookmelder gestuurd	
	deur te openen zonder sleutel vanaf de aangegeven zijde	
	droge blusleiding	
	brandslanghaspel	
	draagbaar blustoestel - 6 liter schuim/6kg poeder	
	vluchtwegaanduiding	
	slow-whoop	
	ruimte v.v. noodverlichting	
	brandweertlft conform NEN-EN 81-72	

SYMBOOL	VERKLARING	HOOGTE
	Verduidelijkende installatie	
	verder vloerverwarming	
	opstelplaats wasmachine	
	opstelplaats wasdroger	
	WTW unit	
	afzetset WKO	
	WTW afzorg	
	WTW inblaas	
	Elektrotechnische installatie	
	enkelepipige schakelaar	1050
	enkelepipige schakelaar - toilet	1350
	serieschakelaar	1050
	wisselschakelaar	1050
	combi schakelaar/wandcontactdoos 1v+ra	1050
	wandcontactdoos 1v+ra	1050
	wandcontactdoos 2v+ra	300
	wandlichtpunt badkamer	1850
	wandcontactdoos 1v+ra tbv wasmachine	1050
	wandcontactdoos 1v+ra tbv wasdroger	1050
	plafondlichtpunt	in plafond
	centraal aardpunt	700
	wandlichtpunt buitenverlichting	1800
	wandlichtpunt buitenverlichting - incl. armatuur	1800
	plafondlichtpunt buitenverlichting	
	plafondlichtpunt buitenverlichting - incl. armatuur	
	Zwakstroom & beveiligings installatie	
	aansluitpunt bedraad tbv CAI	300
	aansluitpunt bedraad UTP CAT6 tbv data RJ45 wcd	300
	aansluitpunt loos voorzien van afdekplaat	1050
	bedrukker	in plafond
	rookmelder (gekoppeld)	1500
	video-intercom toestel	1500
	Elektra voorzieningen t.b.v. W-installatie	
	ca2 detector tbv sturing WTW	1275
	aansluitpunt tbv thermostaat	1500
	aansluitpunt tbv vocht sensor (badkamer)	1500
	wandcontactdoos 1v+ra tbv mechanische ventilatie	n.t.b.
	wandcontactdoos 1v+ra tbv badkamer radiator	600

DISCLAIMER:
 Deze tekening is nauwkeurig en met zorg samengesteld, maar blijft een momentopname tijdens het dynamische proces van ontwikkelen en bouwen. Hierdoor zijn wijzigingen voorbehouden. Voorbehouden hebben onder meer betrekking op:
 - wijzigingen voortvloeiend uit de eisen van de overheid en/of nutsbedrijven;
 - wijzigingen van constructies;
 - aanpassingen van ruimteafmetingen ten gevolge van het 100mm dik uitvoeren van de corridor- en binnenwanden op de begane grond;
 - het verloop van kanalen, leidingen en posities van schachten;
 - de plaats van en het aantal lichtpunten, schakelaars, wandcontactdozen, ventilatievoorzieningen en overige installatieonderdelen;
 - het kleur- en materiaalgebruik;
 - de definitieve invulling van de woonomgeving.

De maten in de tekening zijn 'circa' maten. Hieraan kunnen geen rechten worden ontleend.

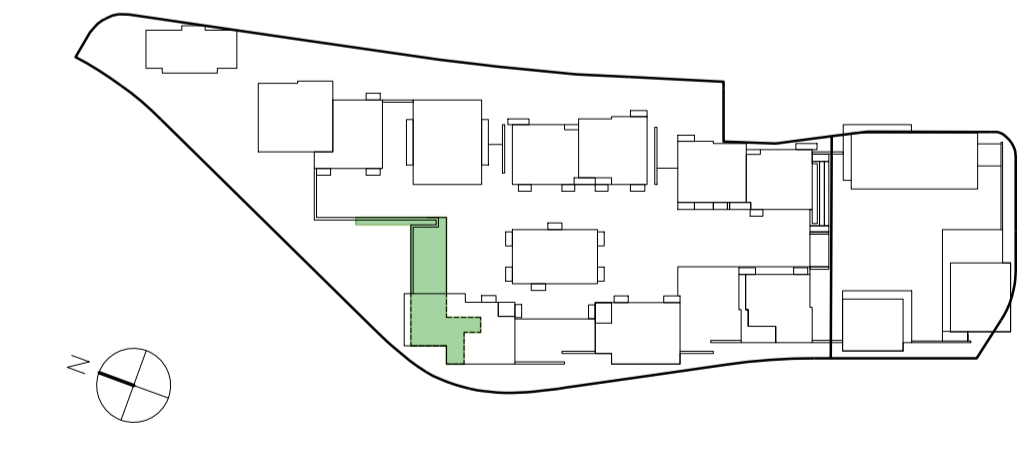

onderwerp: De Zeven Gebroeders	bouwnummer: 1144	fase: Verkoop
formaat: A0	schaal: 1:50 / 1:200	status: DEFINITIEF
datum: 05.05.2022	gewijzigd: -	

tekeningnummer:
G-0-1144

