




gevelaanzicht Zuid-West
1: 200



gevelaanzicht Noord-West
1: 200

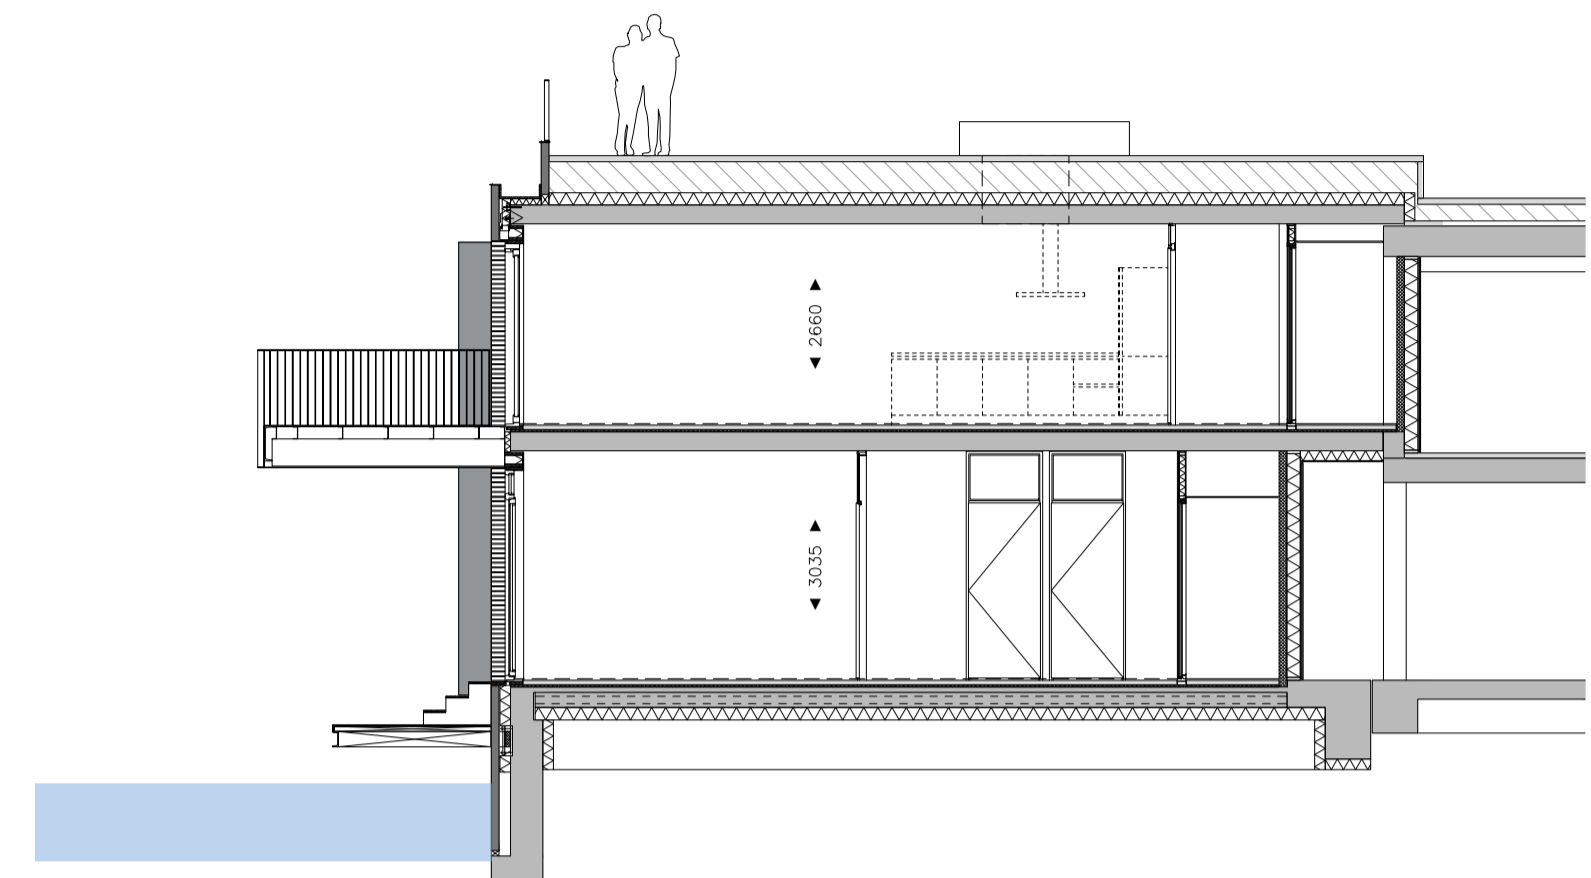

doorsnede A-A
1: 100

RENVOOI

de krijtstreepmethode t.b.v. de verblifruimte conform het bouwbesluit 2012

metalwerk, baksteen
beton in-het-werk-gestort
prefabbeton
gasbeton
kalkzandsteen, vellingkantblokken
kalkzandsteen, lijmblokken
voorzetswand, Metal Stud
isolatie
houtskeletbouwlement
entree woning
neven entree woning
kruipluik
zelfsluitende deur
brandwerende deur 30min.
zelfsluitende brandwerende deur 30min.
brandwerende deur 30min.
zelfsluitende brandwerende deur 60min.
zelfsluitende brandwerende deur 20min.
vastzetinrichting - rookmelder/brandmeld gestuurd
deurdranger met vrijloofunctie - rookmelder gestuurd
deur te openen zonder sleutel vanaf de aangegeven zijde
droge blusleiding
brandslanghaspel
draagbaar blustoestel - 6 liter schuim/ékg poeder
vluchtwegaanduiding
slow-whoop
ruimte v.v. noodverlichting
brandweertlft conform NEN-EN 81-72

SYMBOOL

VERKLARING

WERKUITBOUWKUNDIGE INSTALLATIE
verder vloerverwarming
opstelplaats wasmachine
opstelplaats wasdroger
WTW unit
afzetreser WKO
WTW afzuig
WTW inblaas

Elektrotechnische installatie


enkelepipige schakelaar 1050
enkelepipige schakelaar - toilet 1350
serieschakelaar 1050
wisselschakelaar 1050
combi schakelaar/wandcontactdoos 1v+ra 1050
wandcontactdoos 1v+ra 1050
wandcontactdoos 2v+ra 300
wandlichtpunt badkamer 1850
wandcontactdoos 1v+ra tbv wasmachine 1050
wandcontactdoos 1v+ra tbv wasdroger 1050
plafondlichtpunt 700
centraal aardpunt
wandlichtpunt buitenverlichting 1800
wandlichtpunt buitenverlichting - incl. armatuur 1800
plafondlichtpunt buitenverlichting
plafondlichtpunt buitenverlichting - incl. armatuur

Zwakstroom & beveiligings installatie


aansluitpunt bedraad tbv CAI 300
aansluitpunt bedraad UTP CAT6 tbv data RJ45 wcd 300
aansluitpunt loos voorzien van afdekplaat
bedrukker 1050
rookmelder (gekoppeld) in plafond
video-intercom toestel 1500

Elektra voorzieningen t.b.v. W-installatie


ca2 detector tbv sturing WTW 1275
aansluitpunt tbv thermostaat 1500
aansluitpunt tbv vocht sensor (badkamer) 1500
wandcontactdoos 1v+ra tbv mechanische ventilatie n.t.b.
wandcontactdoos 1v+ra tbv badkamer radiator 600

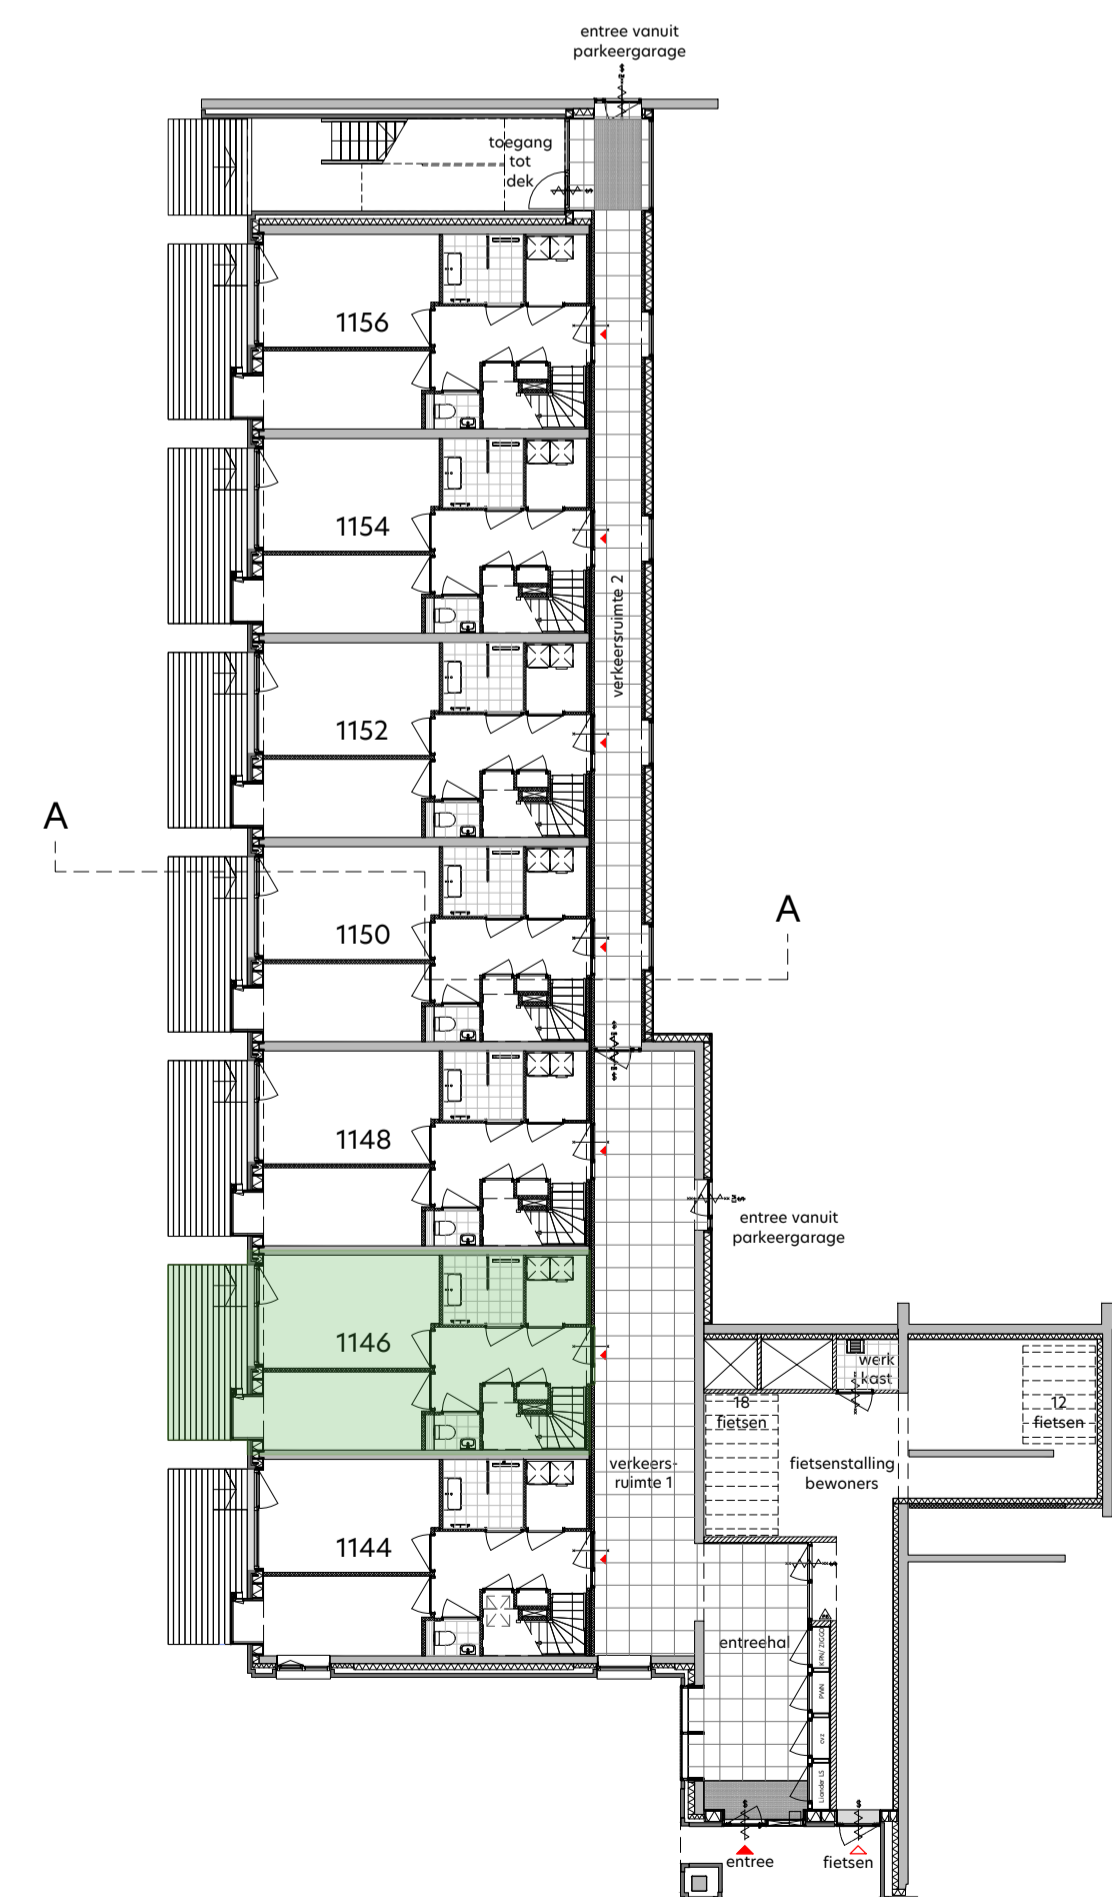


overzicht begane grond
1: 200

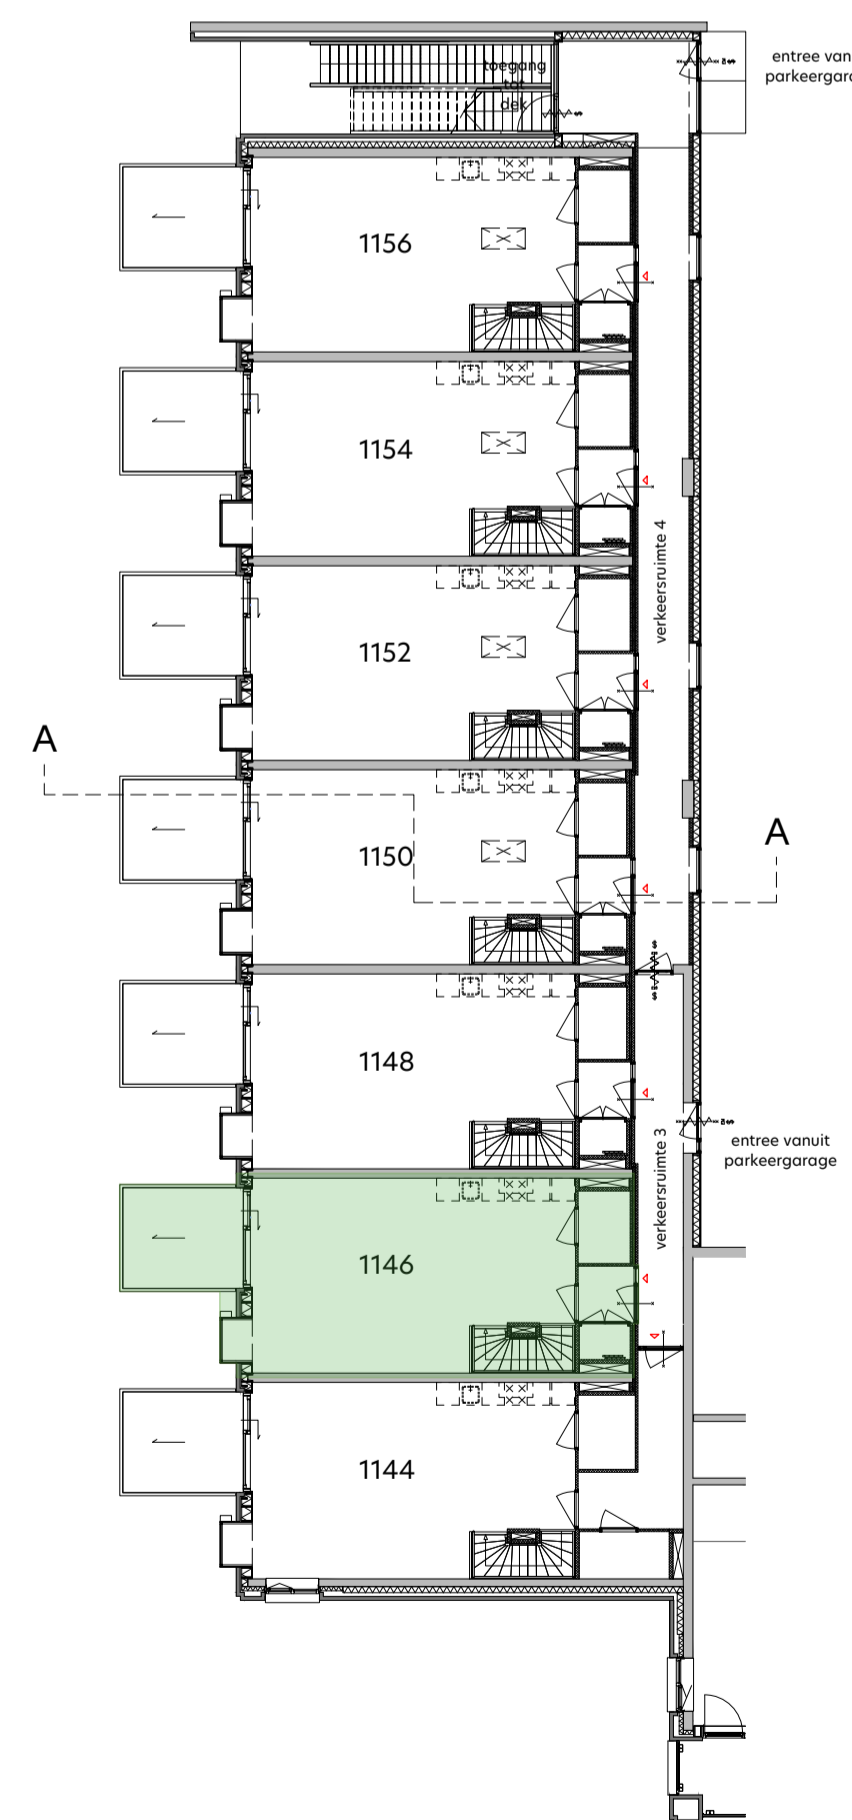


overzicht eerste verdieping
1: 200

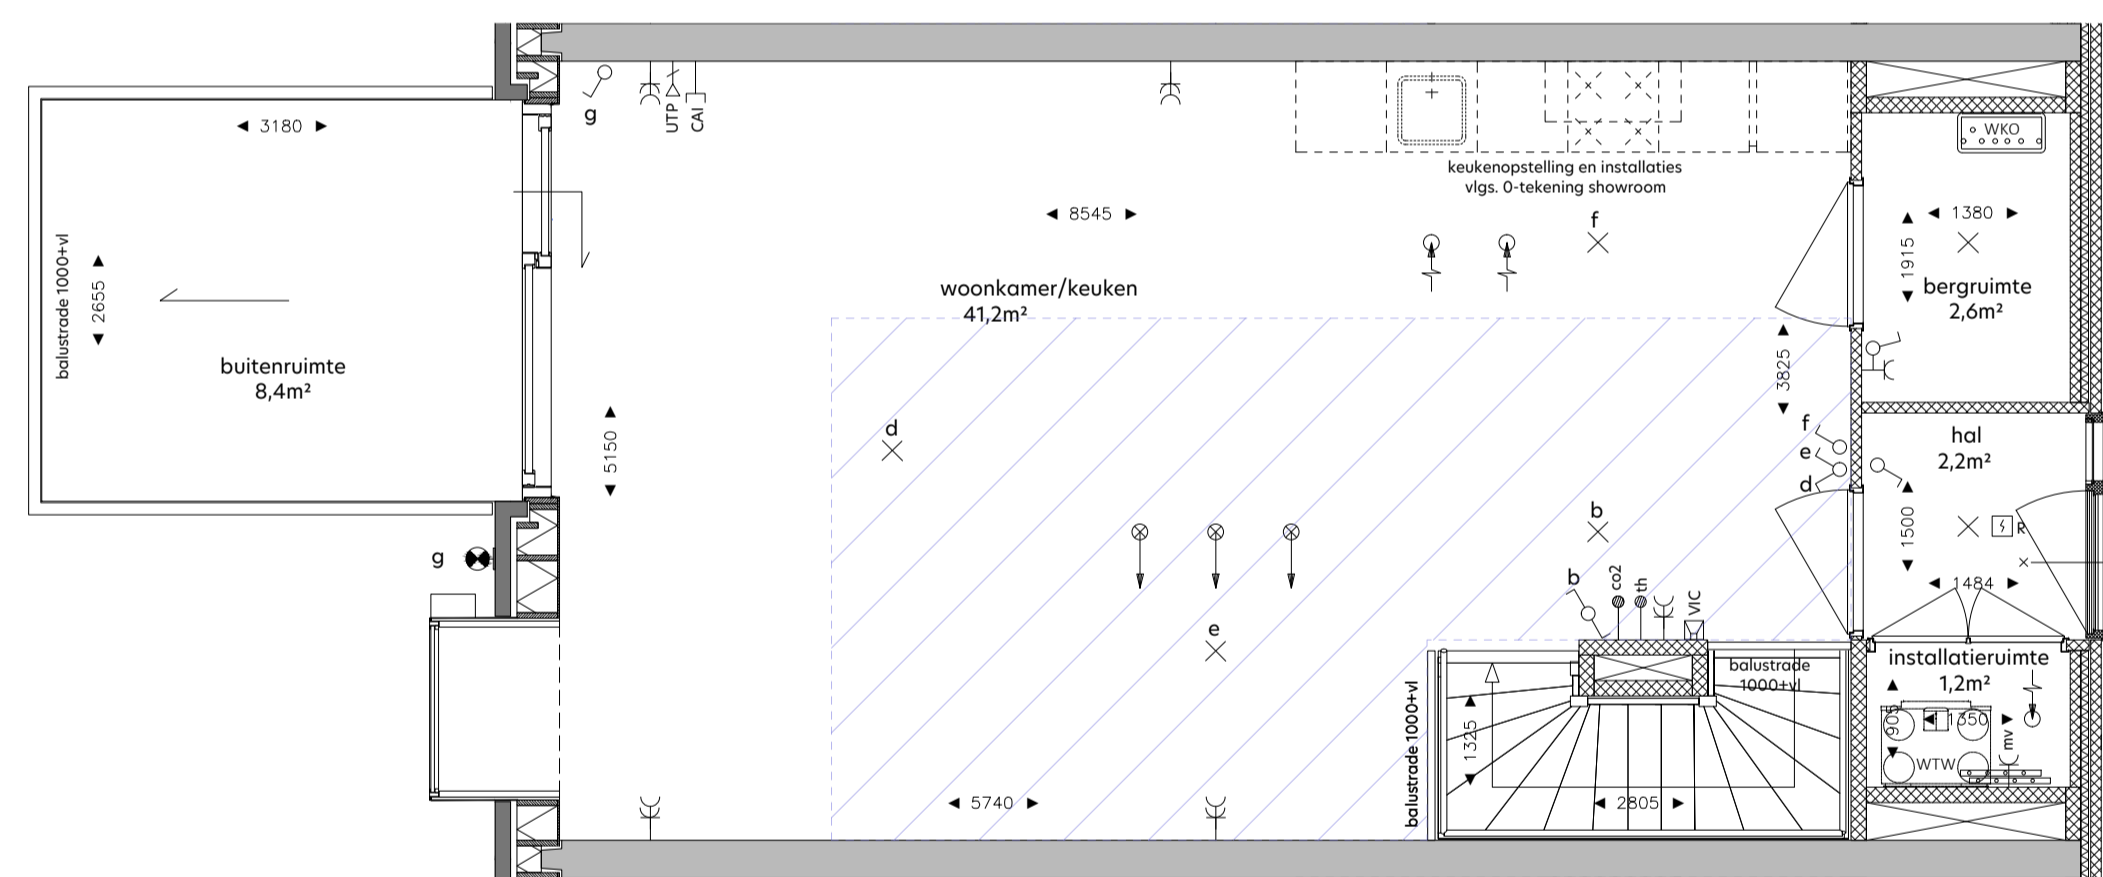

plattegrond eerste verdieping
1: 50

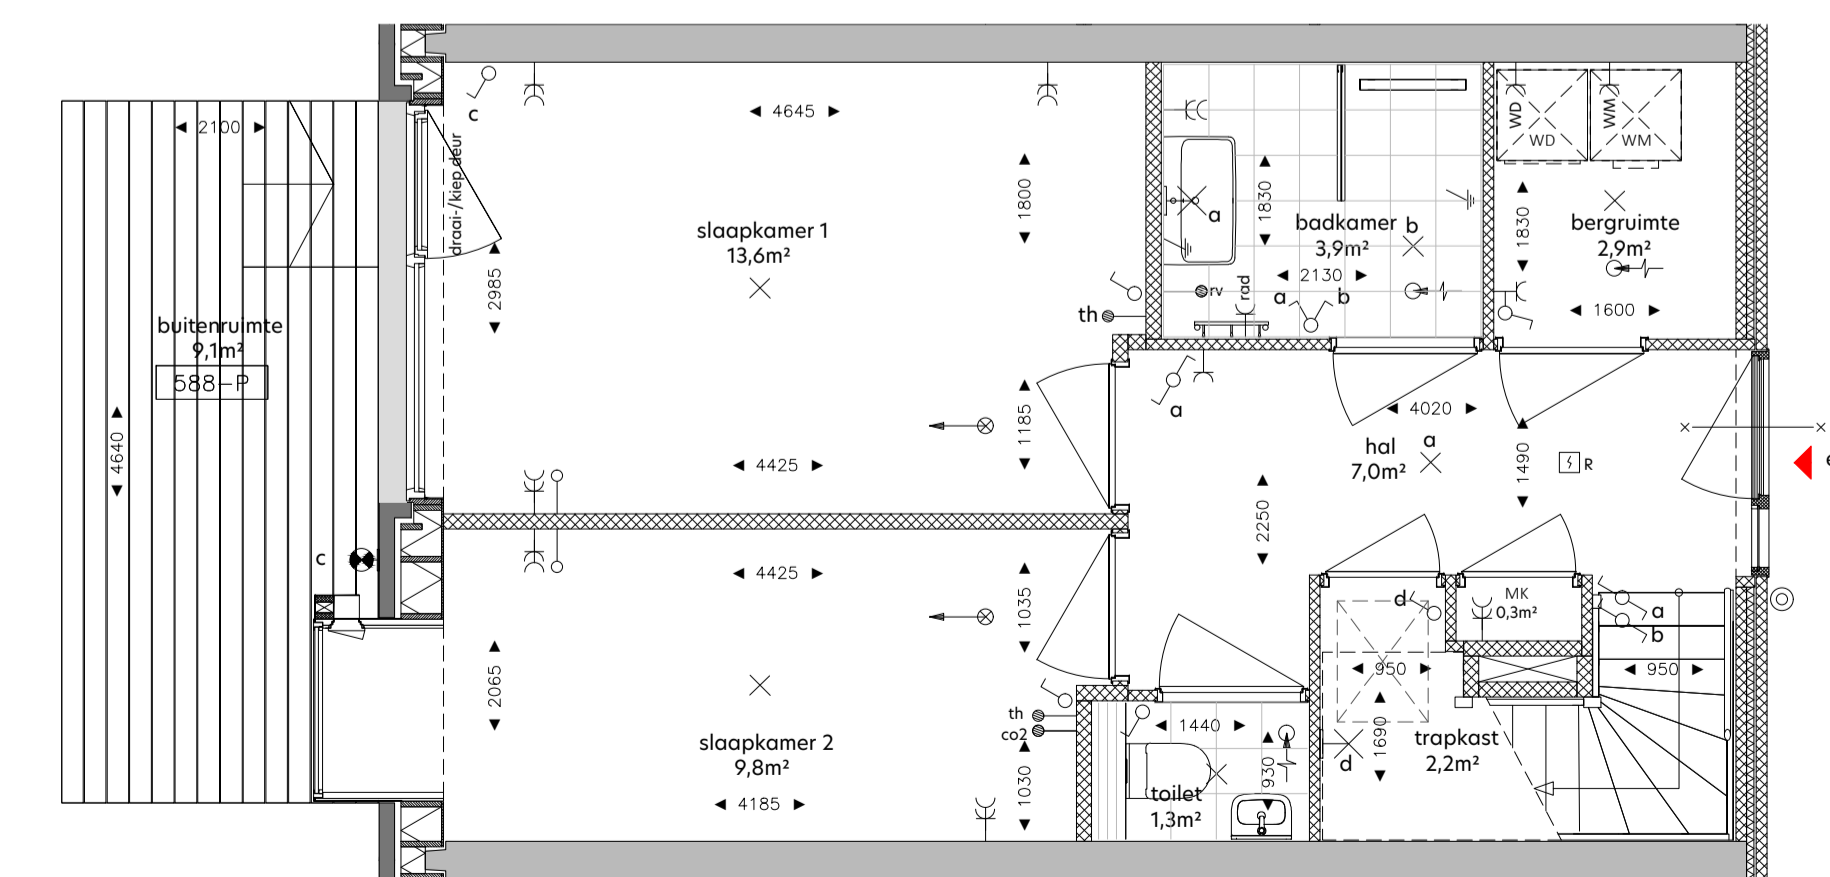

plattegrond begane grond
1: 50

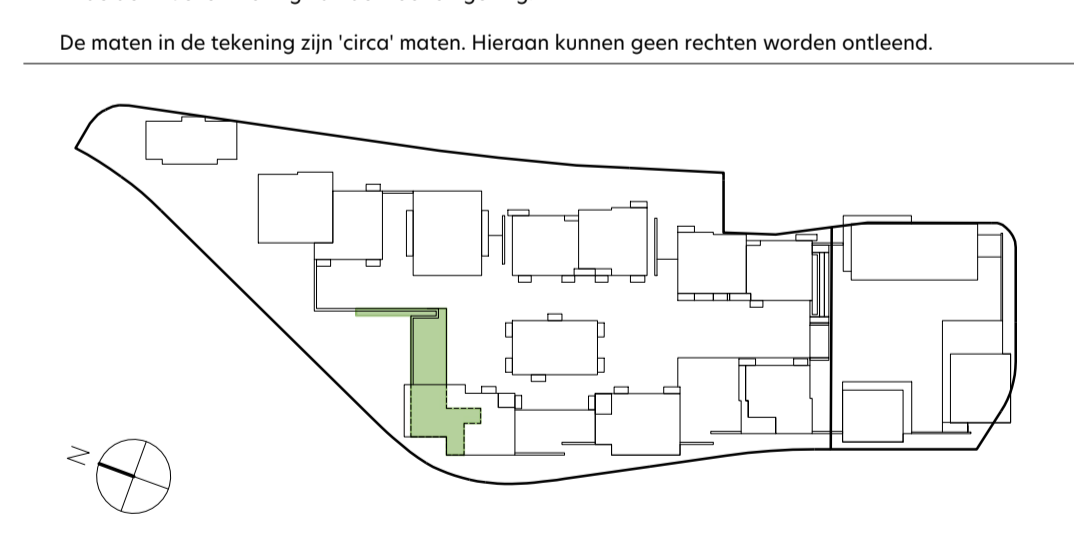

De maten in de tekening zijn 'circa' maten. Hieraan kunnen geen rechten worden ontleend.

onderwerp: **De Zeven Gebroeders** bouwnummer: **1146** fase: **Verkoop**

formaat: **A0** schaal: **1:50 / 1:200** status: **DEFINITIEF**

datum: **05.05.2022** gewijzigd: -

tekeningnummer: **G-0-1146**