





gevelaanzicht Zuid-West
1: 200




gevelaanzicht Noord-West
1: 200

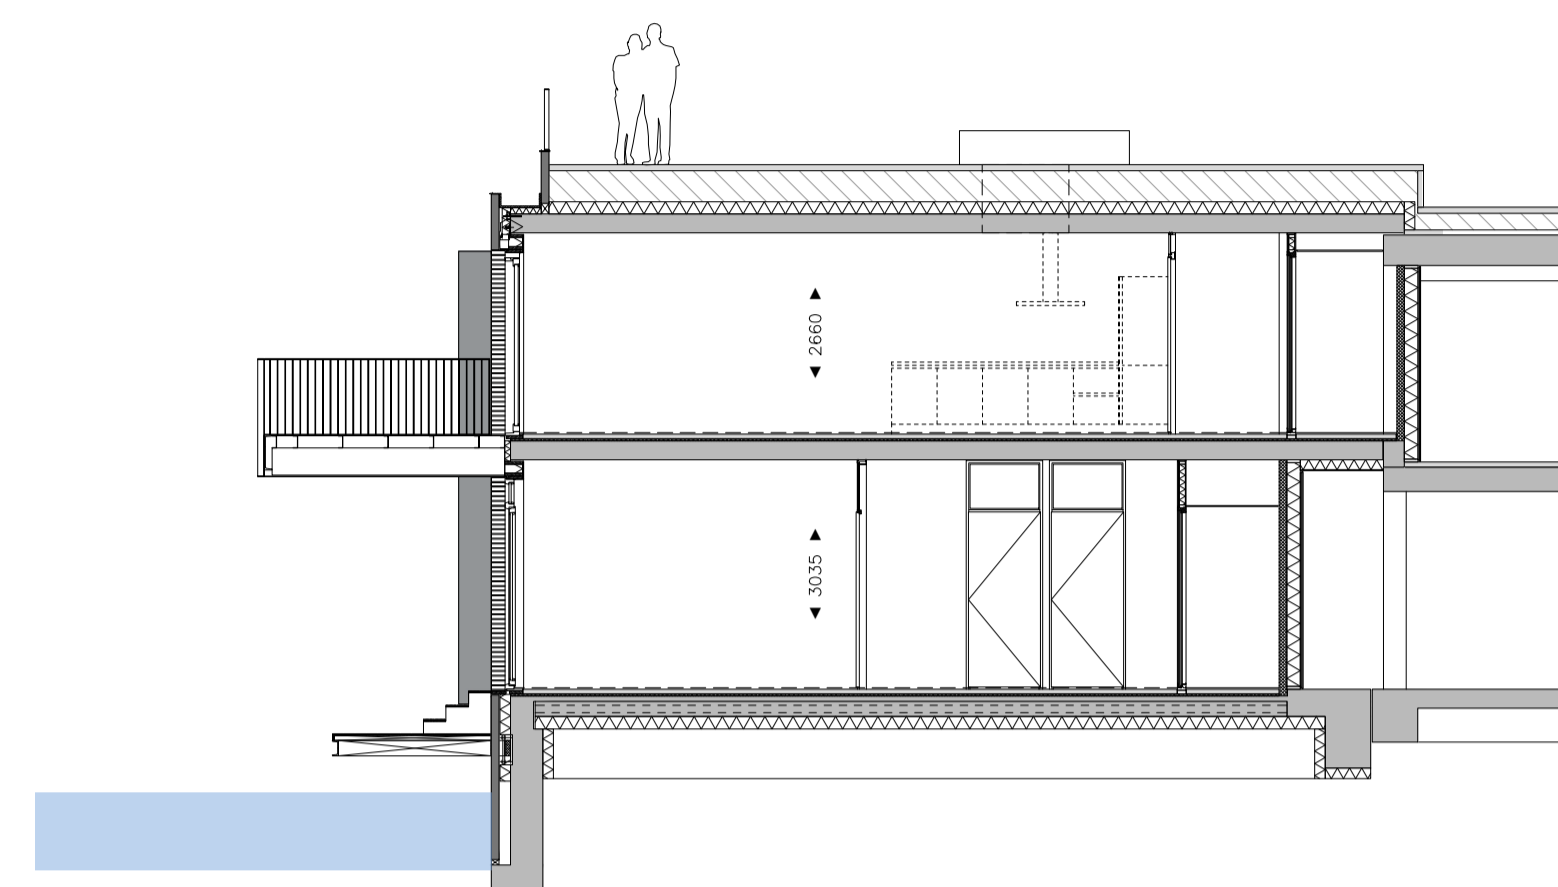


doorsnede A-A
1: 100

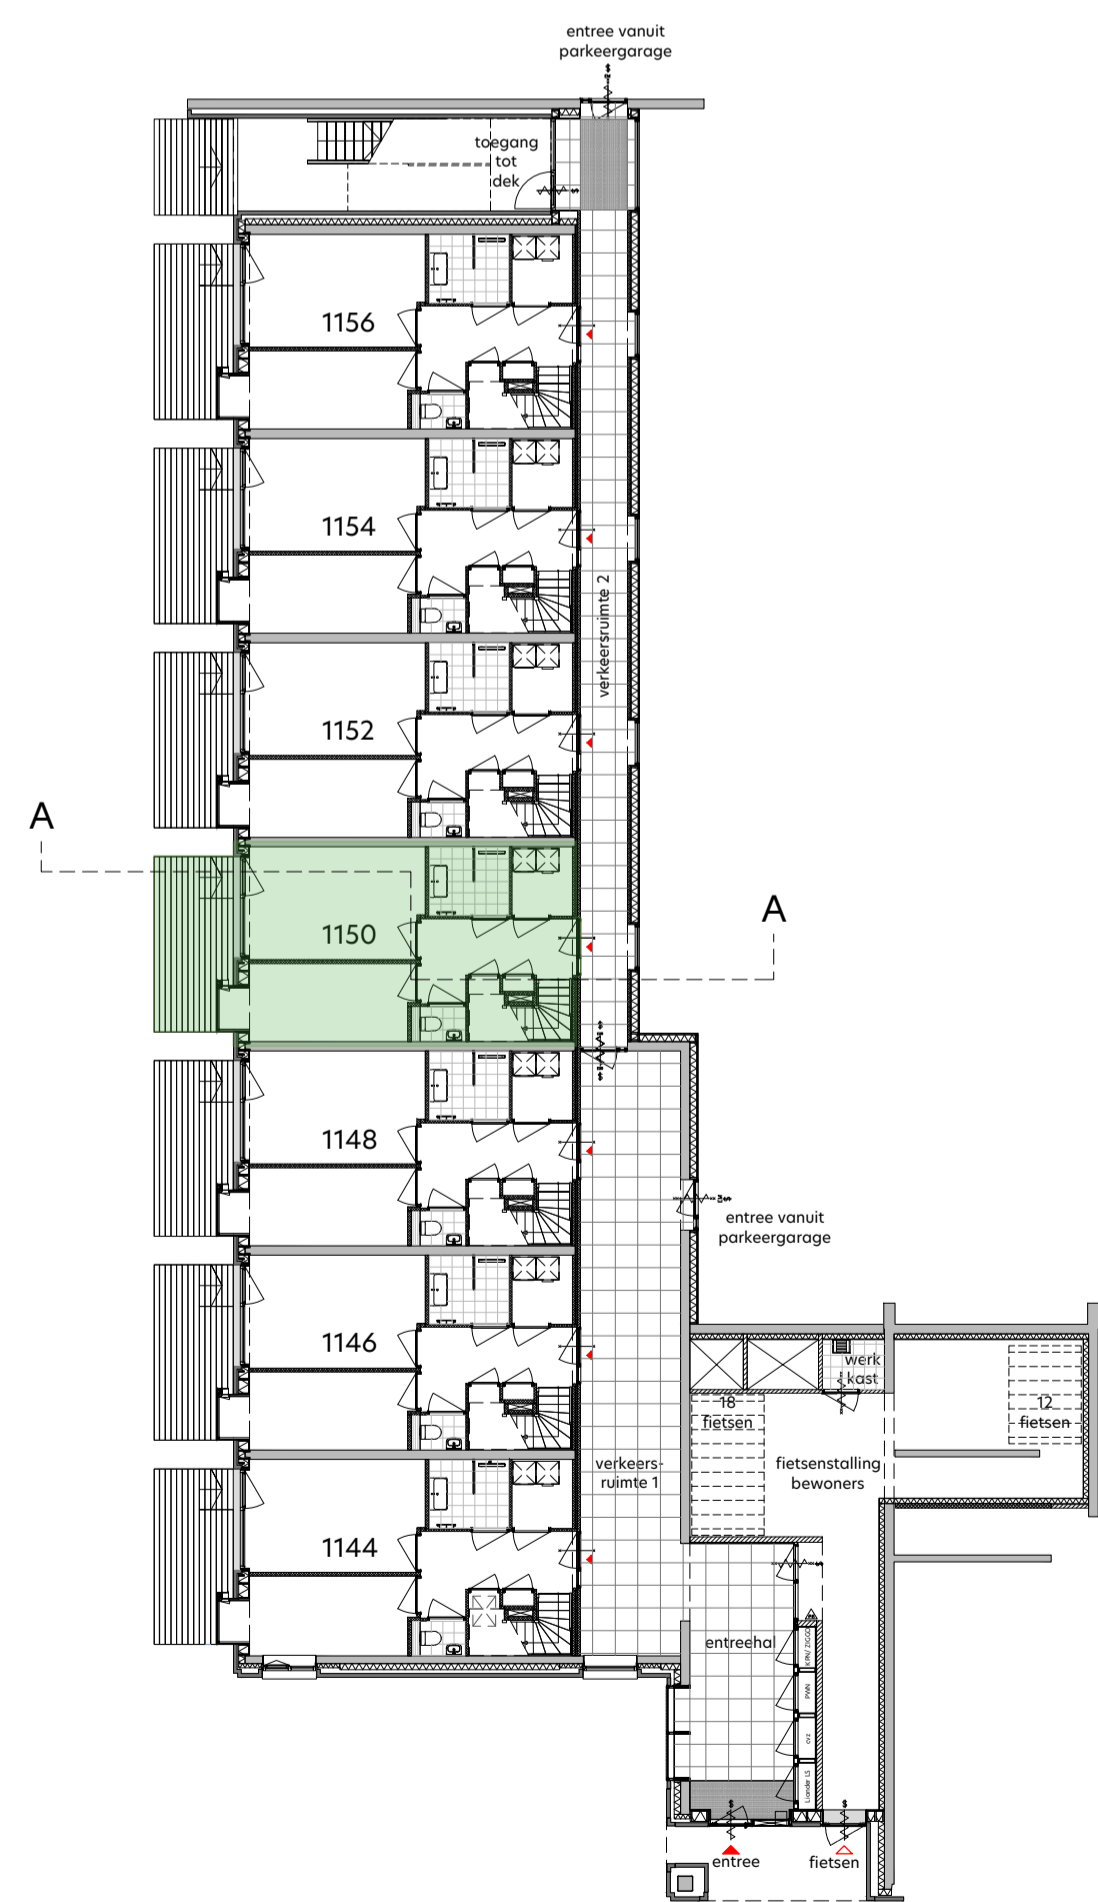


overzicht begane grond
1: 200

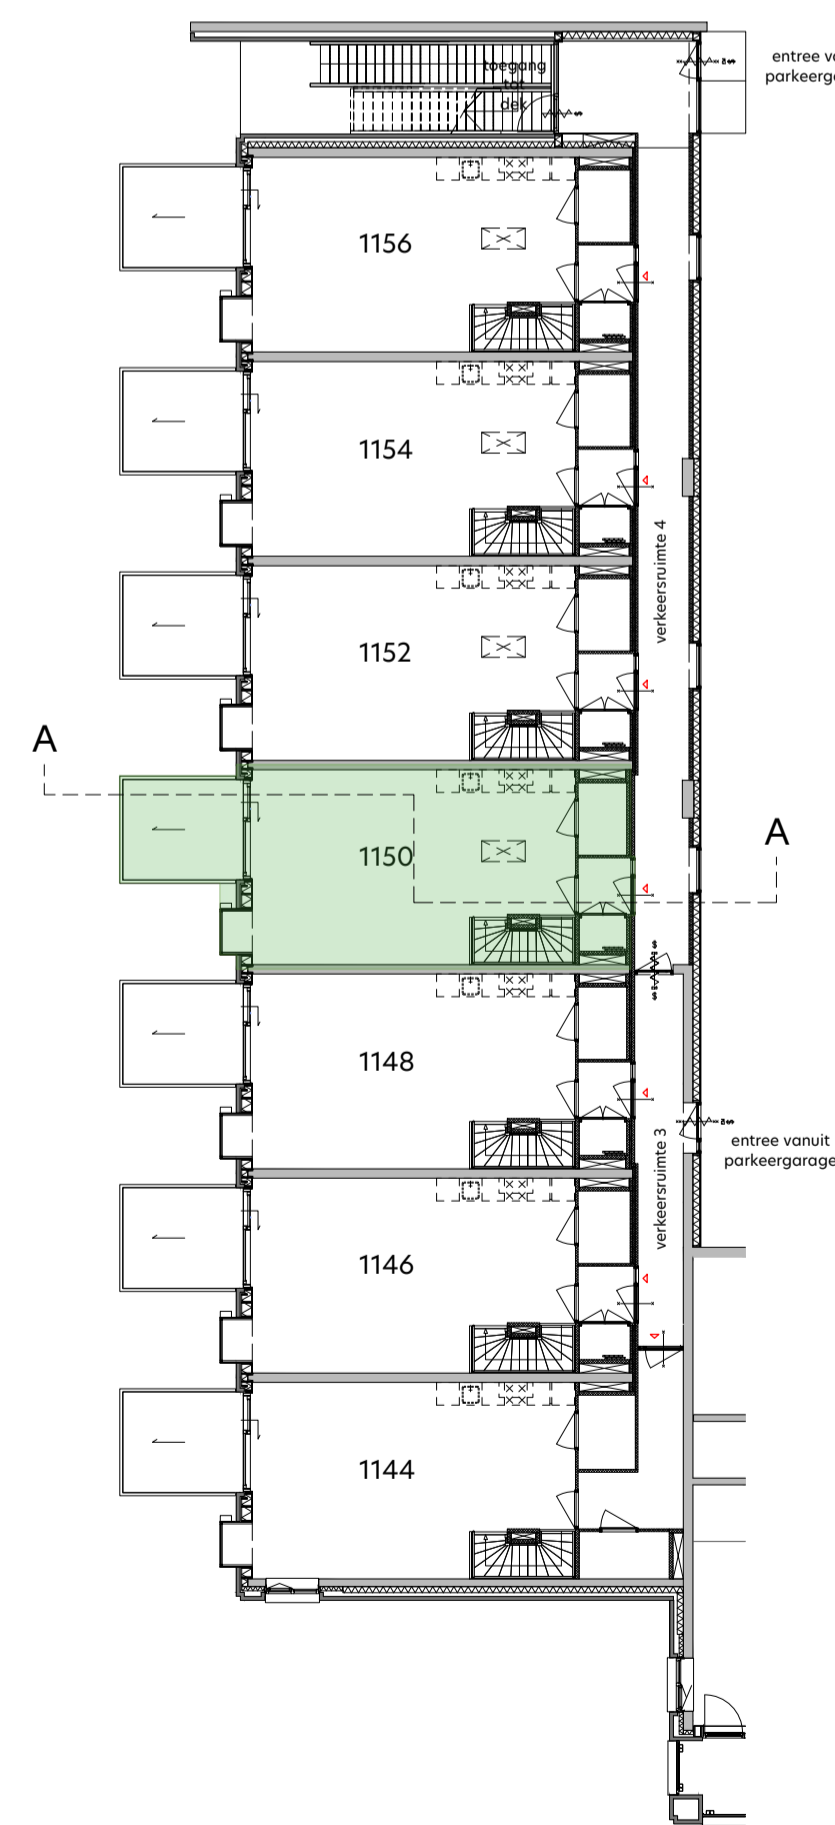

overzicht eerste verdieping
1: 200

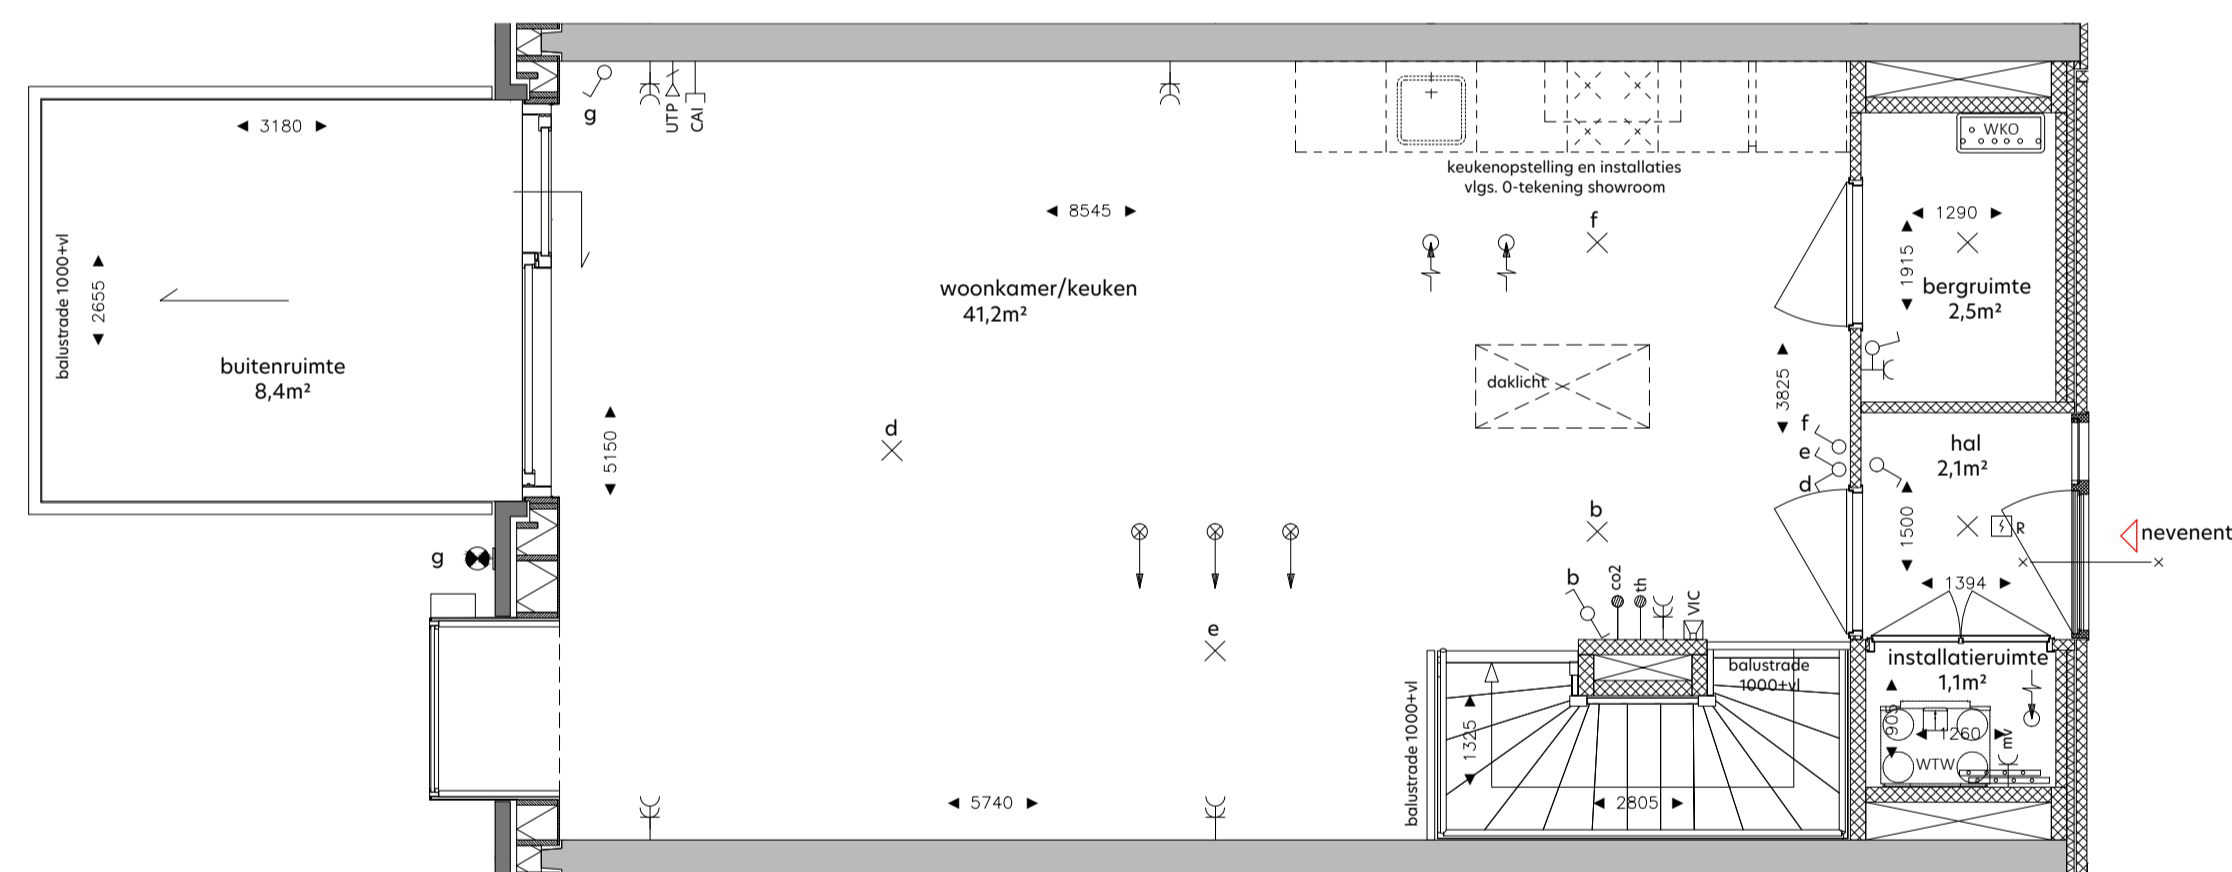

plattegrond eerste verdieping
1: 50

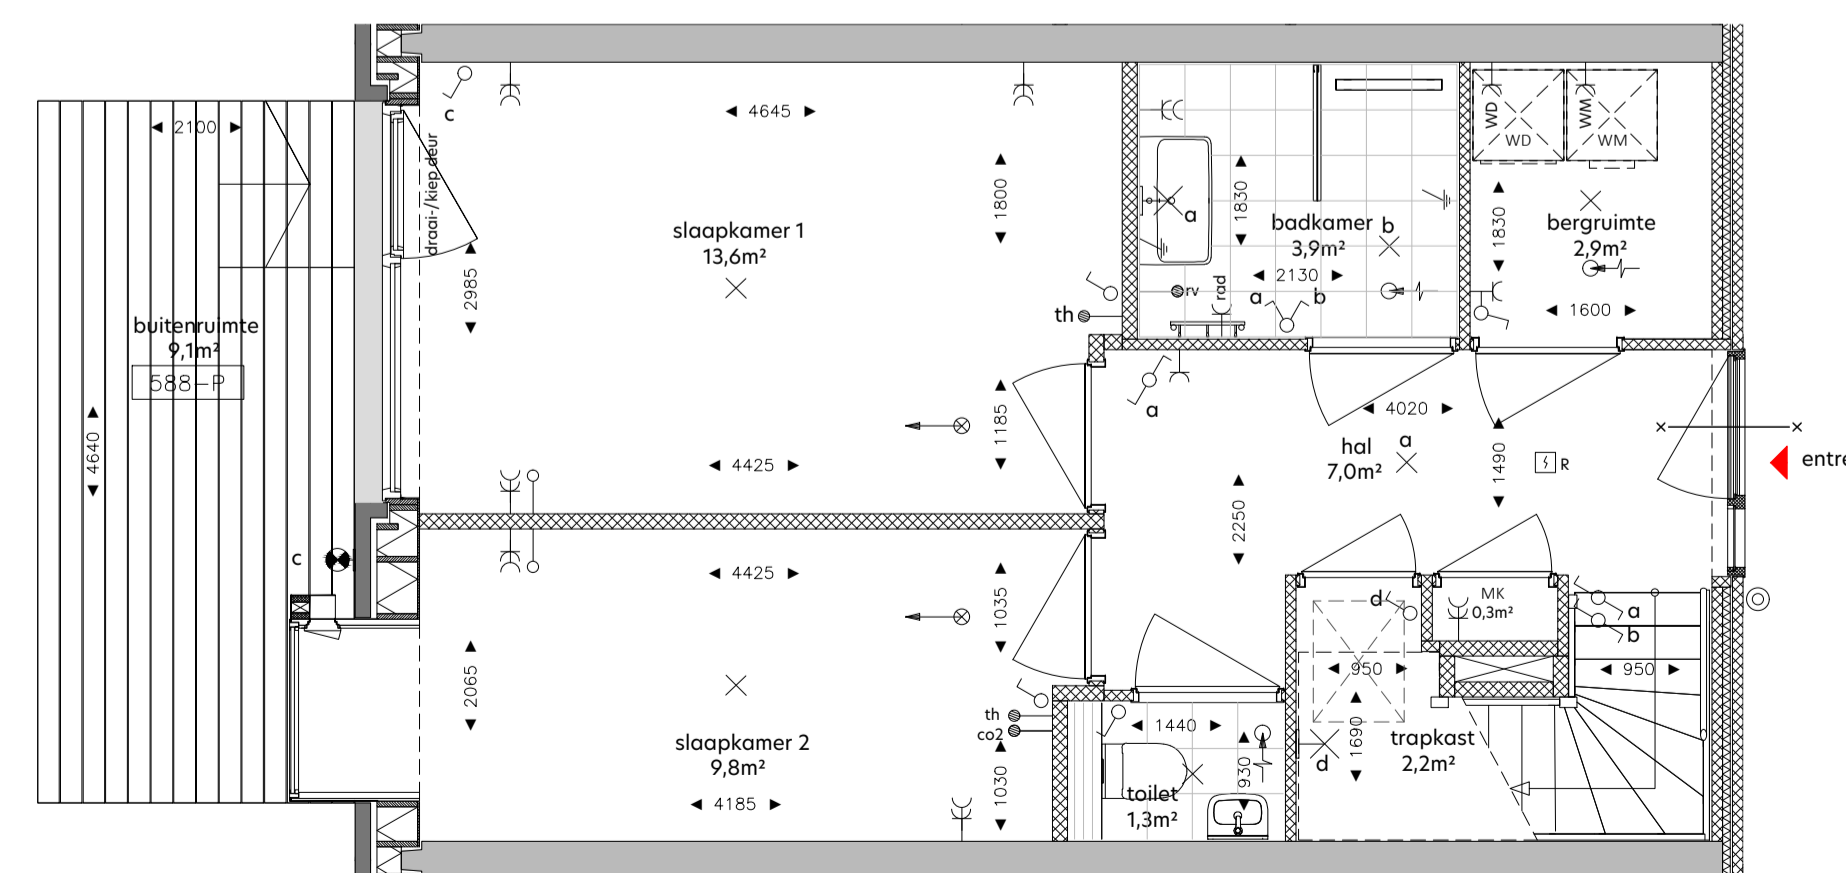

plattegrond begane grond
1: 50

RENVOOI

de krijtstreepmethode t.b.v. de verblifruimte conform het bouwbesluit 2012

metalwerk, baksteen
beton in-het-werk-gestort
prefabbeton
gasbeton
kalkzandsteen, vellingkantblokken
kalkzandsteen, lijmblokken
voorzetswand, Metal Stud
isolatie
houtskeletbouwlement
entree woning
neven entree woning
kruipruik
zelfsluitende deur
brandwerende deur 30min.
zelfsluitende brandwerende deur 30min.
brandwerende deur 30min.
zelfsluitende brandwerende deur 60min.
zelfsluitende brandwerende deur 20min.
vaszetinrichting - rookmelder/brandmeld gestuurd
deurdranger met vrijloofunctie - rookmelder gestuurd
deur te openen zonder sleutel vanaf de aangegeven zijde
droge blusleiding
brandslanghaspel
draagbaar blustoestel - 6 liter schuim/ékg poeder
vluchtwegaanduiding
slow-whoop
ruimte v.v. noodverlichting
brandweertlft conform NEN-EN 81-72

SYMBOOL

VERKLARING

WERKUITBOUWKUNDIGE INSTALLATIE

verder vloerverwarming
opstelplaats wasmachine
opstelplaats wasdroger
WTW unit
afzetset WKO
WTW afzuig
WTW inblaas

Elektrotechnische installatie

enkelepipige schakelaar
enkelepipige schakelaar - toilet
serieschakelaar
wisselschakelaar
combi schakelaar/wandcontactdoos 1v+ra
wandcontactdoos 1v+ra
wandcontactdoos 2v+ra
wandlichtpunt badkamer
wandcontactdoos 1v+ra tbv wasmachine
wandcontactdoos 1v+ra tbv wasdroger
plafondlichtpunt
centraal aardpunt
wandlichtpunt buitenverlichting
wandlichtpunt buitenverlichting - incl. armatuur
plafondlichtpunt buitenverlichting
plafondlichtpunt buitenverlichting - incl. armatuur

Zwakstroom & beveiligings installatie

aansluitpunt bedraad tbv CAI
aansluitpunt bedraad UTP CAT6 tbv data RJ45 wcd
aansluitpunt loos voorzien van afdekplaat
bedrukker
rookmelder (gekoppeld)
video-intercom toestel

Elektra voorzieningen t.b.v. W-installatie

ca2 detector tbv sturing WTW
aansluitpunt tbv thermostaat
aansluitpunt tbv vocht sensor (badkamer)
wandcontactdoos 1v+ra tbv mechanische ventilatie
wandcontactdoos 1v+ra tbv badkamer radiator

HOOGTE

1050
1350
1050
1050
1050
1050
1050
1050
700
1800
1800
300
300
1050
in plafond
1500
1275
1500
1500
n.t.b.
600

DISCLAIMER:

Deze tekening is nauwkeurig en met zorg samengesteld, maar blijft een momentopname tijdens het dynamische proces van ontwikkelen en bouwen. Hierdoor zijn wijzigingen voorbehouden. Voorbehouden hebben onder meer betrekking op:

- wijzigingen voortvloeiend uit de eisen van de overheid en/of nutsbedrijven;
- wijzigingen van constructies;
- aanpassingen van ruimteafmetingen ten gevolge van het 100mm dik uitvoeren van de corridor- en binnenwanden op de begane grond;
- het verloop van kanalen, leidingen en posities van schachten;
- de plaats van en het aantal lichtpunten, schakelaars, wandcontactdozen, ventilatievoorzieningen en overige installatieonderdelen;
- het kleur- en materiaalgebruik;
- de definitieve invulling van de woonomgeving.

De maten in de tekening zijn 'circa' maten. Hieraan kunnen geen rechten worden ontleend.



onderwerp: De Zeven Gebroeders	bouwnummer: 1150	fase: Verkoop
formaat: A0	schaal: 1:50 / 1:200	status: DEFINITIEF
datum: 05.05.2022	gewijzigd: -	

tekeningnummer:
G-0-1150