


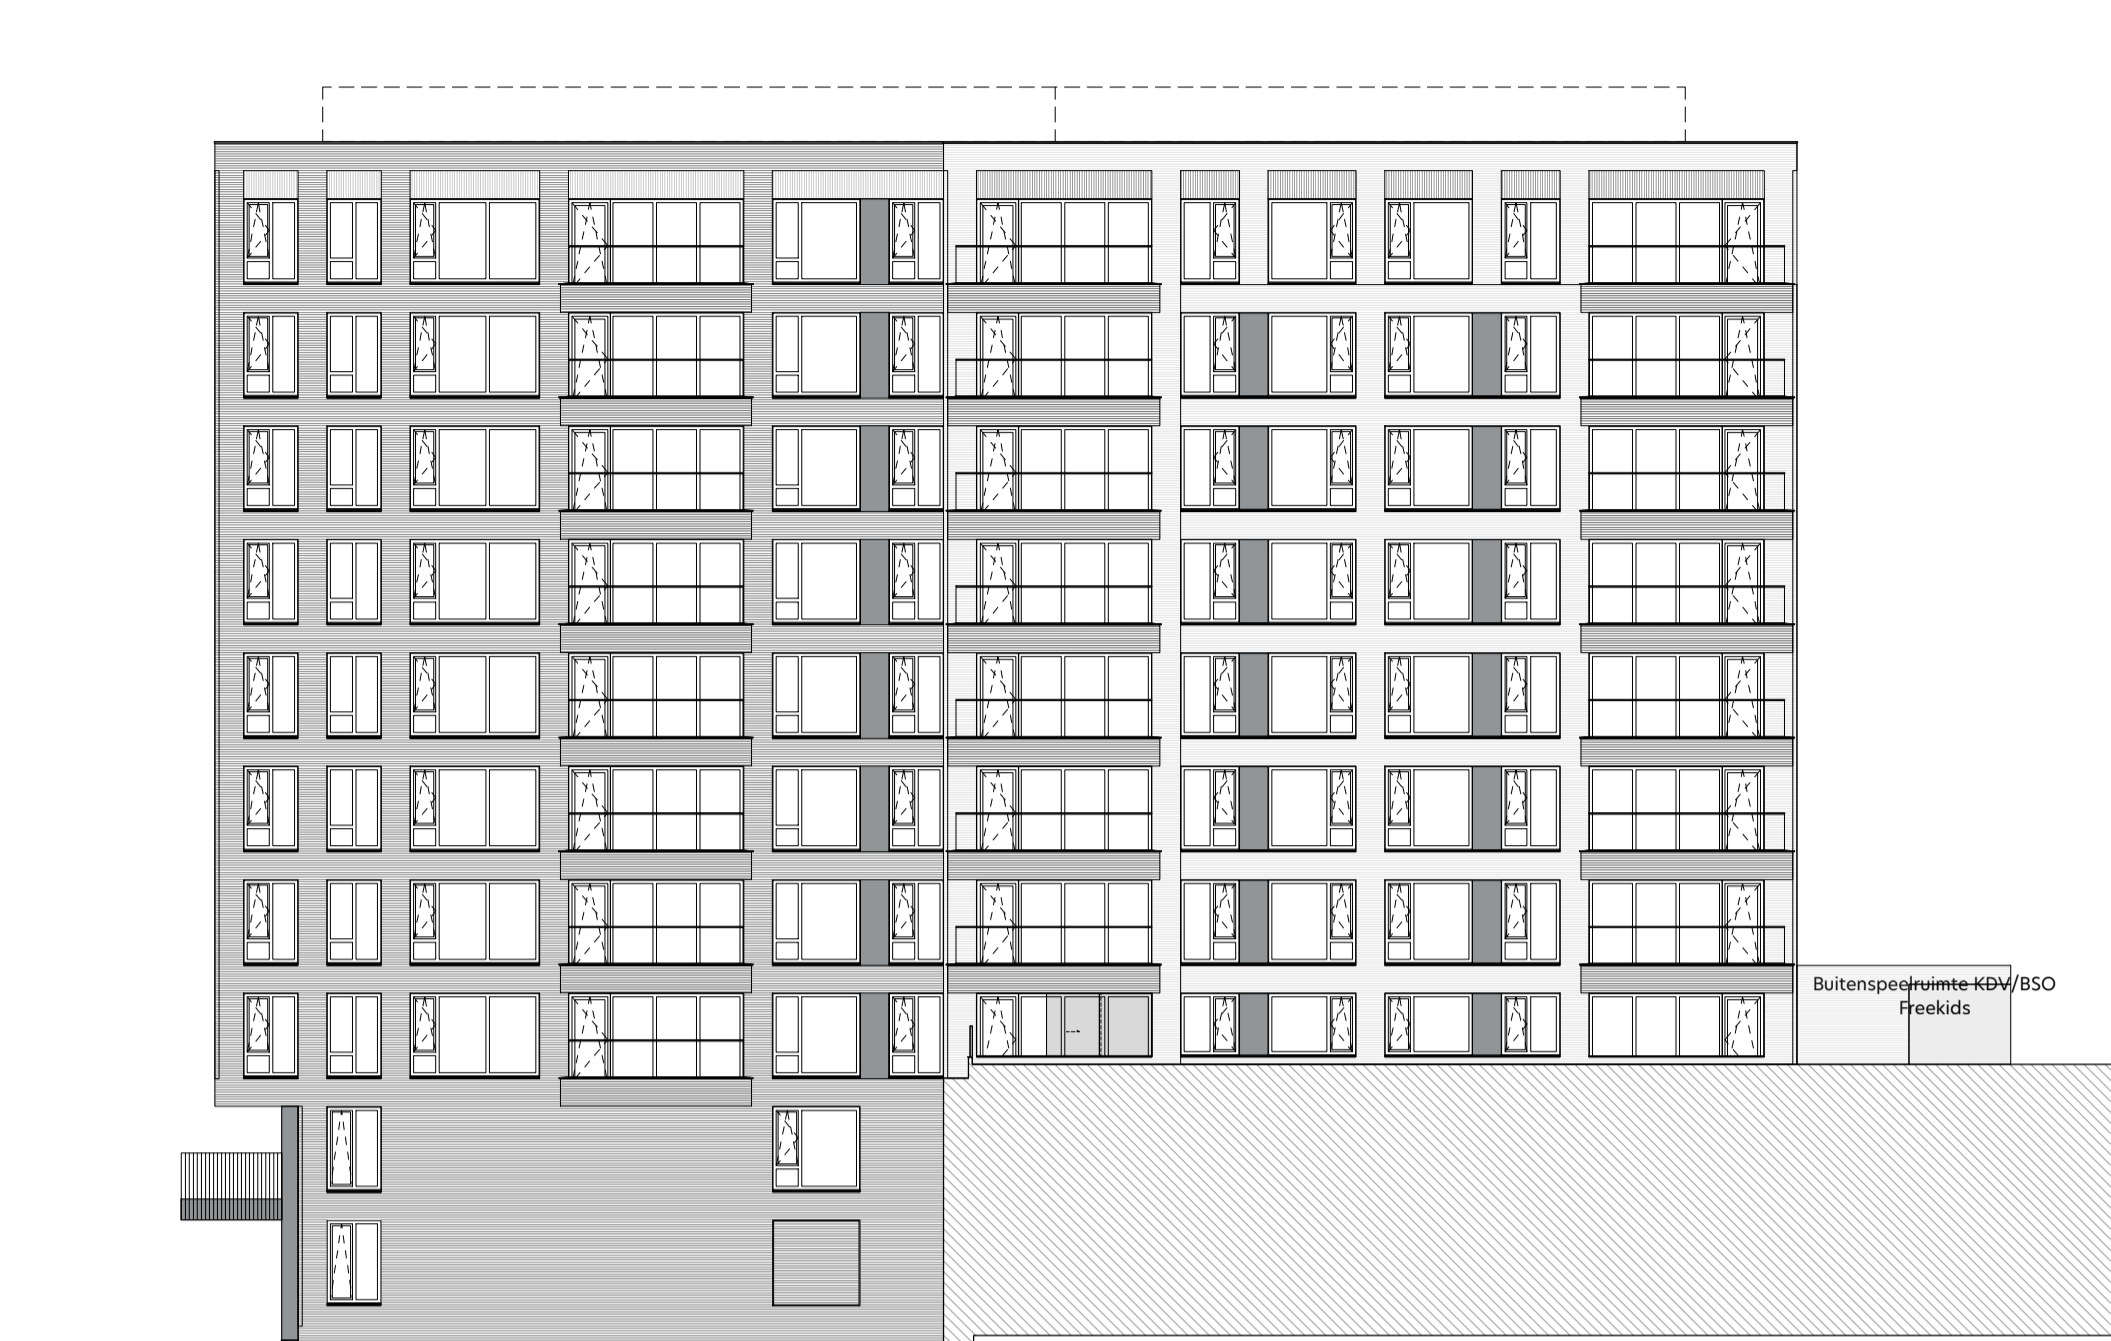

gevelaanzicht Noord-Oost
1: 200



gevelaanzicht Noord-West
1: 200




gevelaanzicht Zuid-West
1: 200




gevelaanzicht Zuid-Oost
1: 200




doorsnede A-A
1: 200

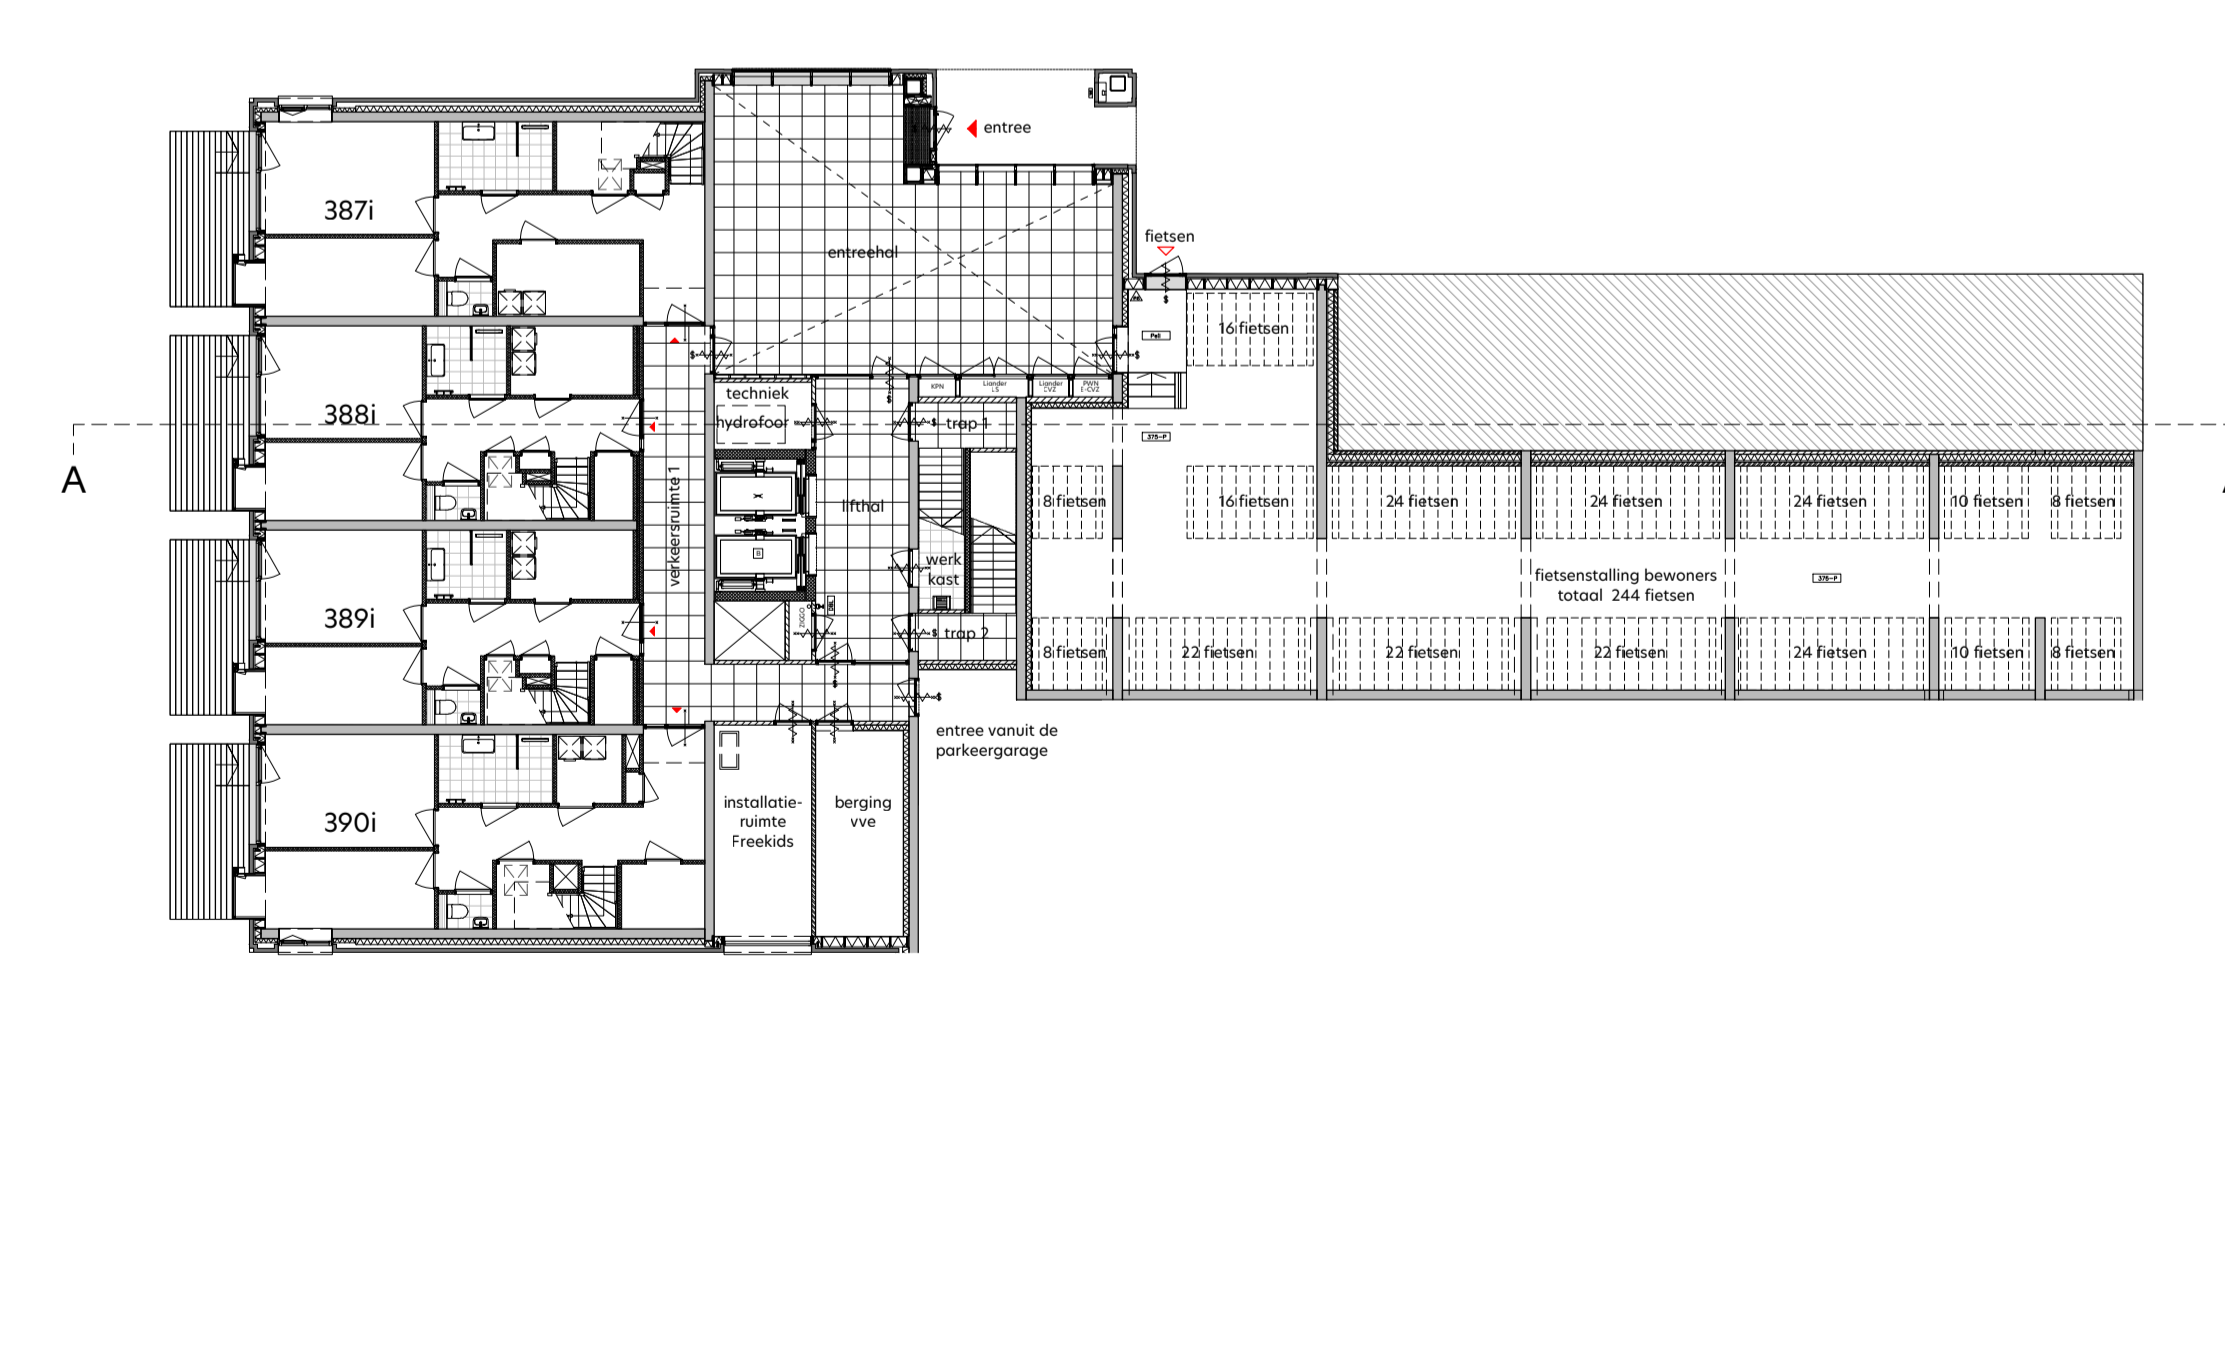

overzicht begane grond
1: 200

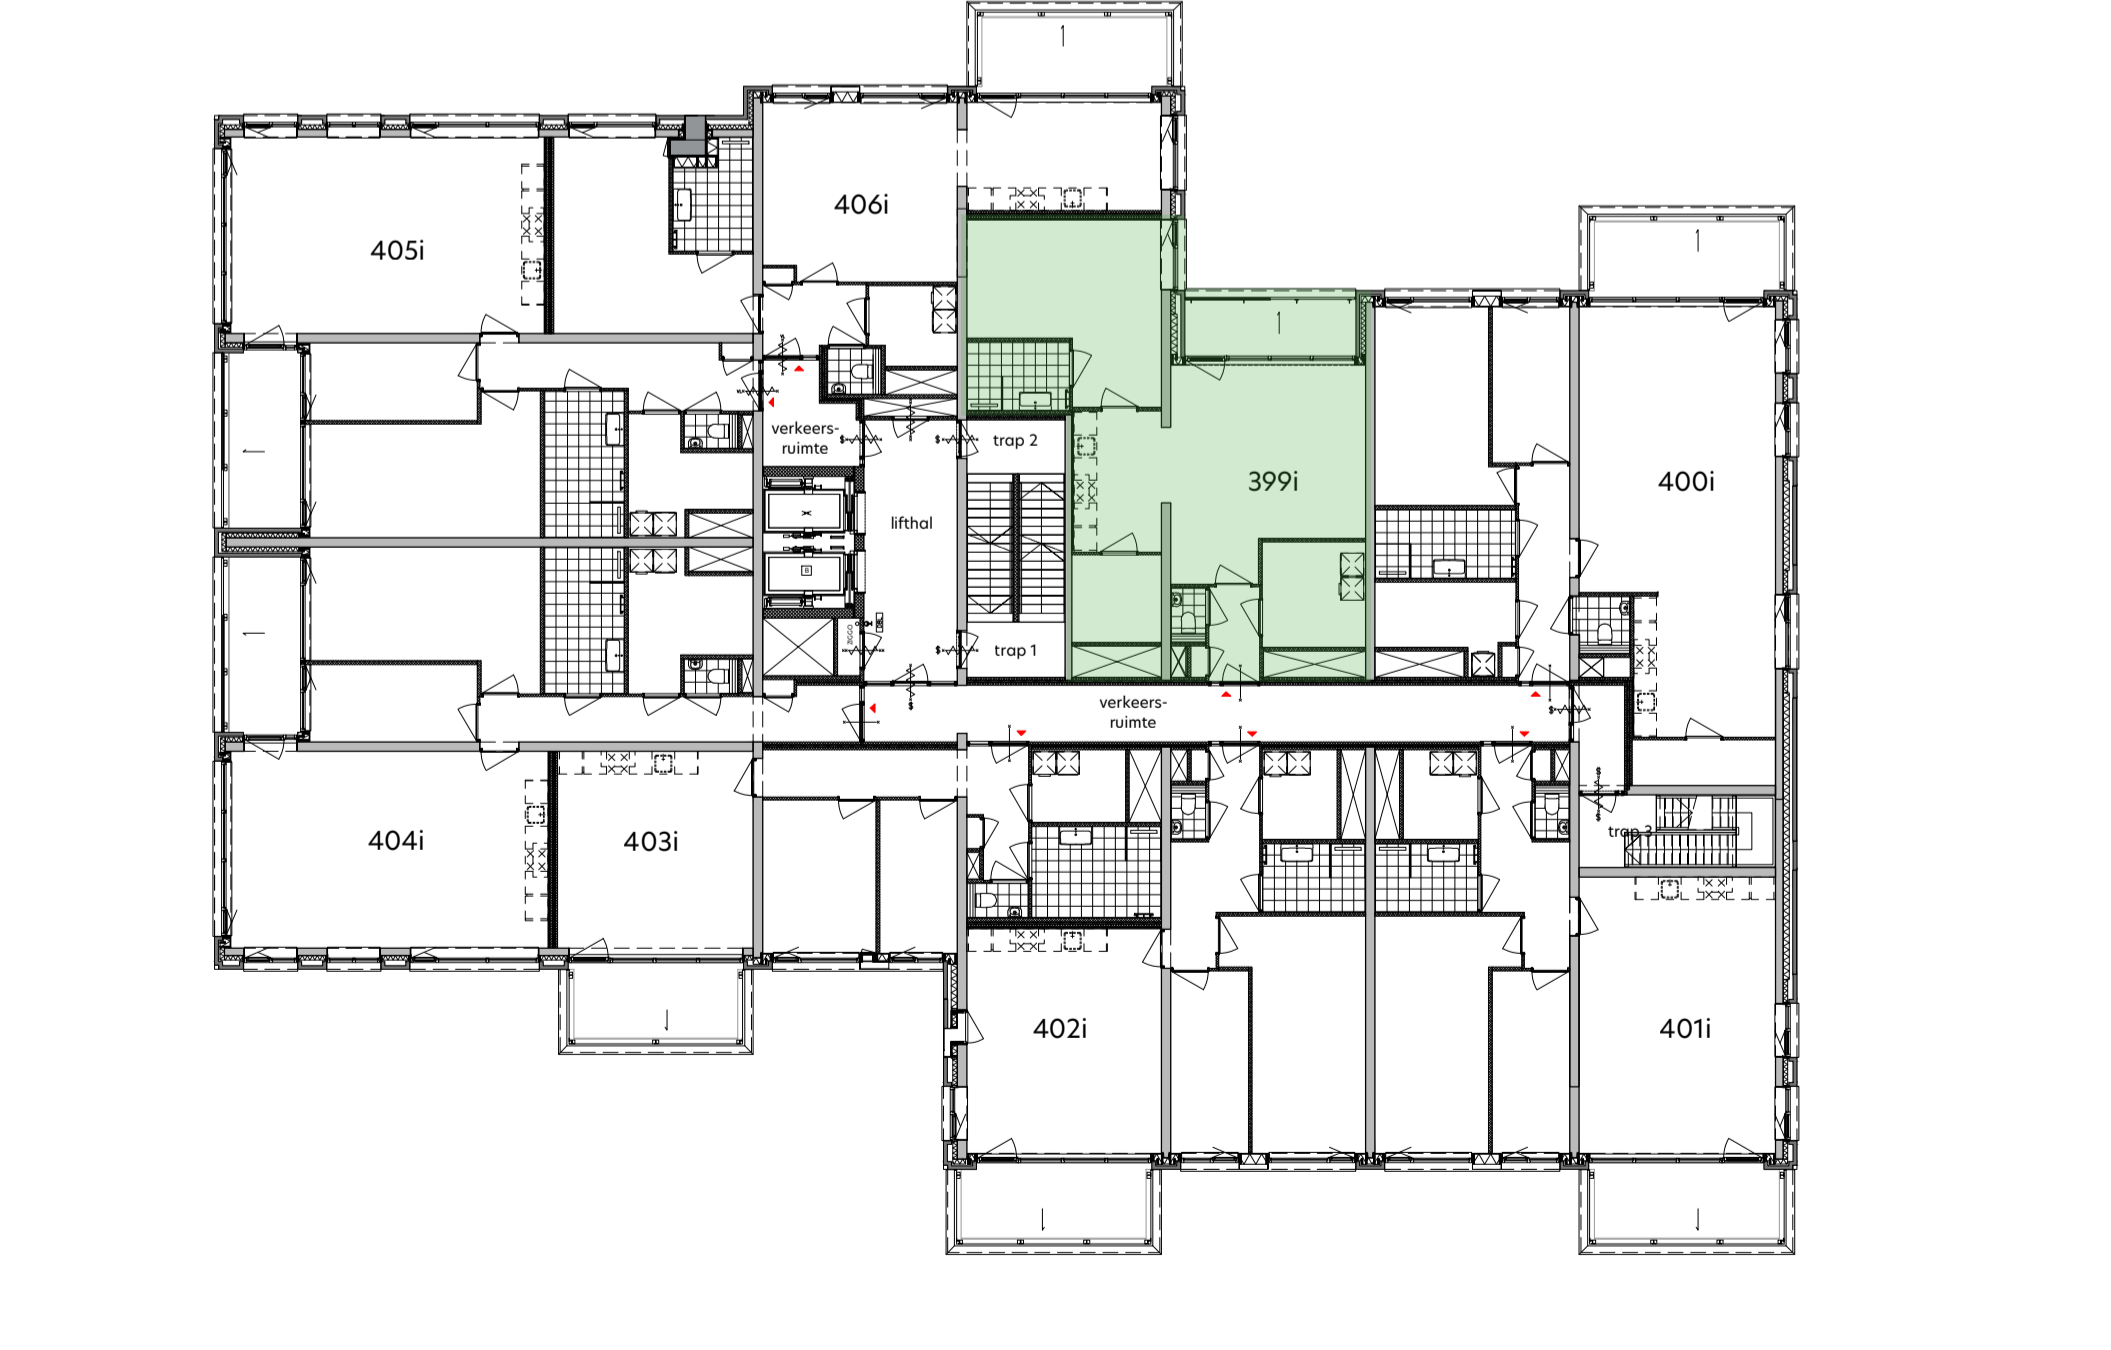

plattegrond derde verdieping
1: 200

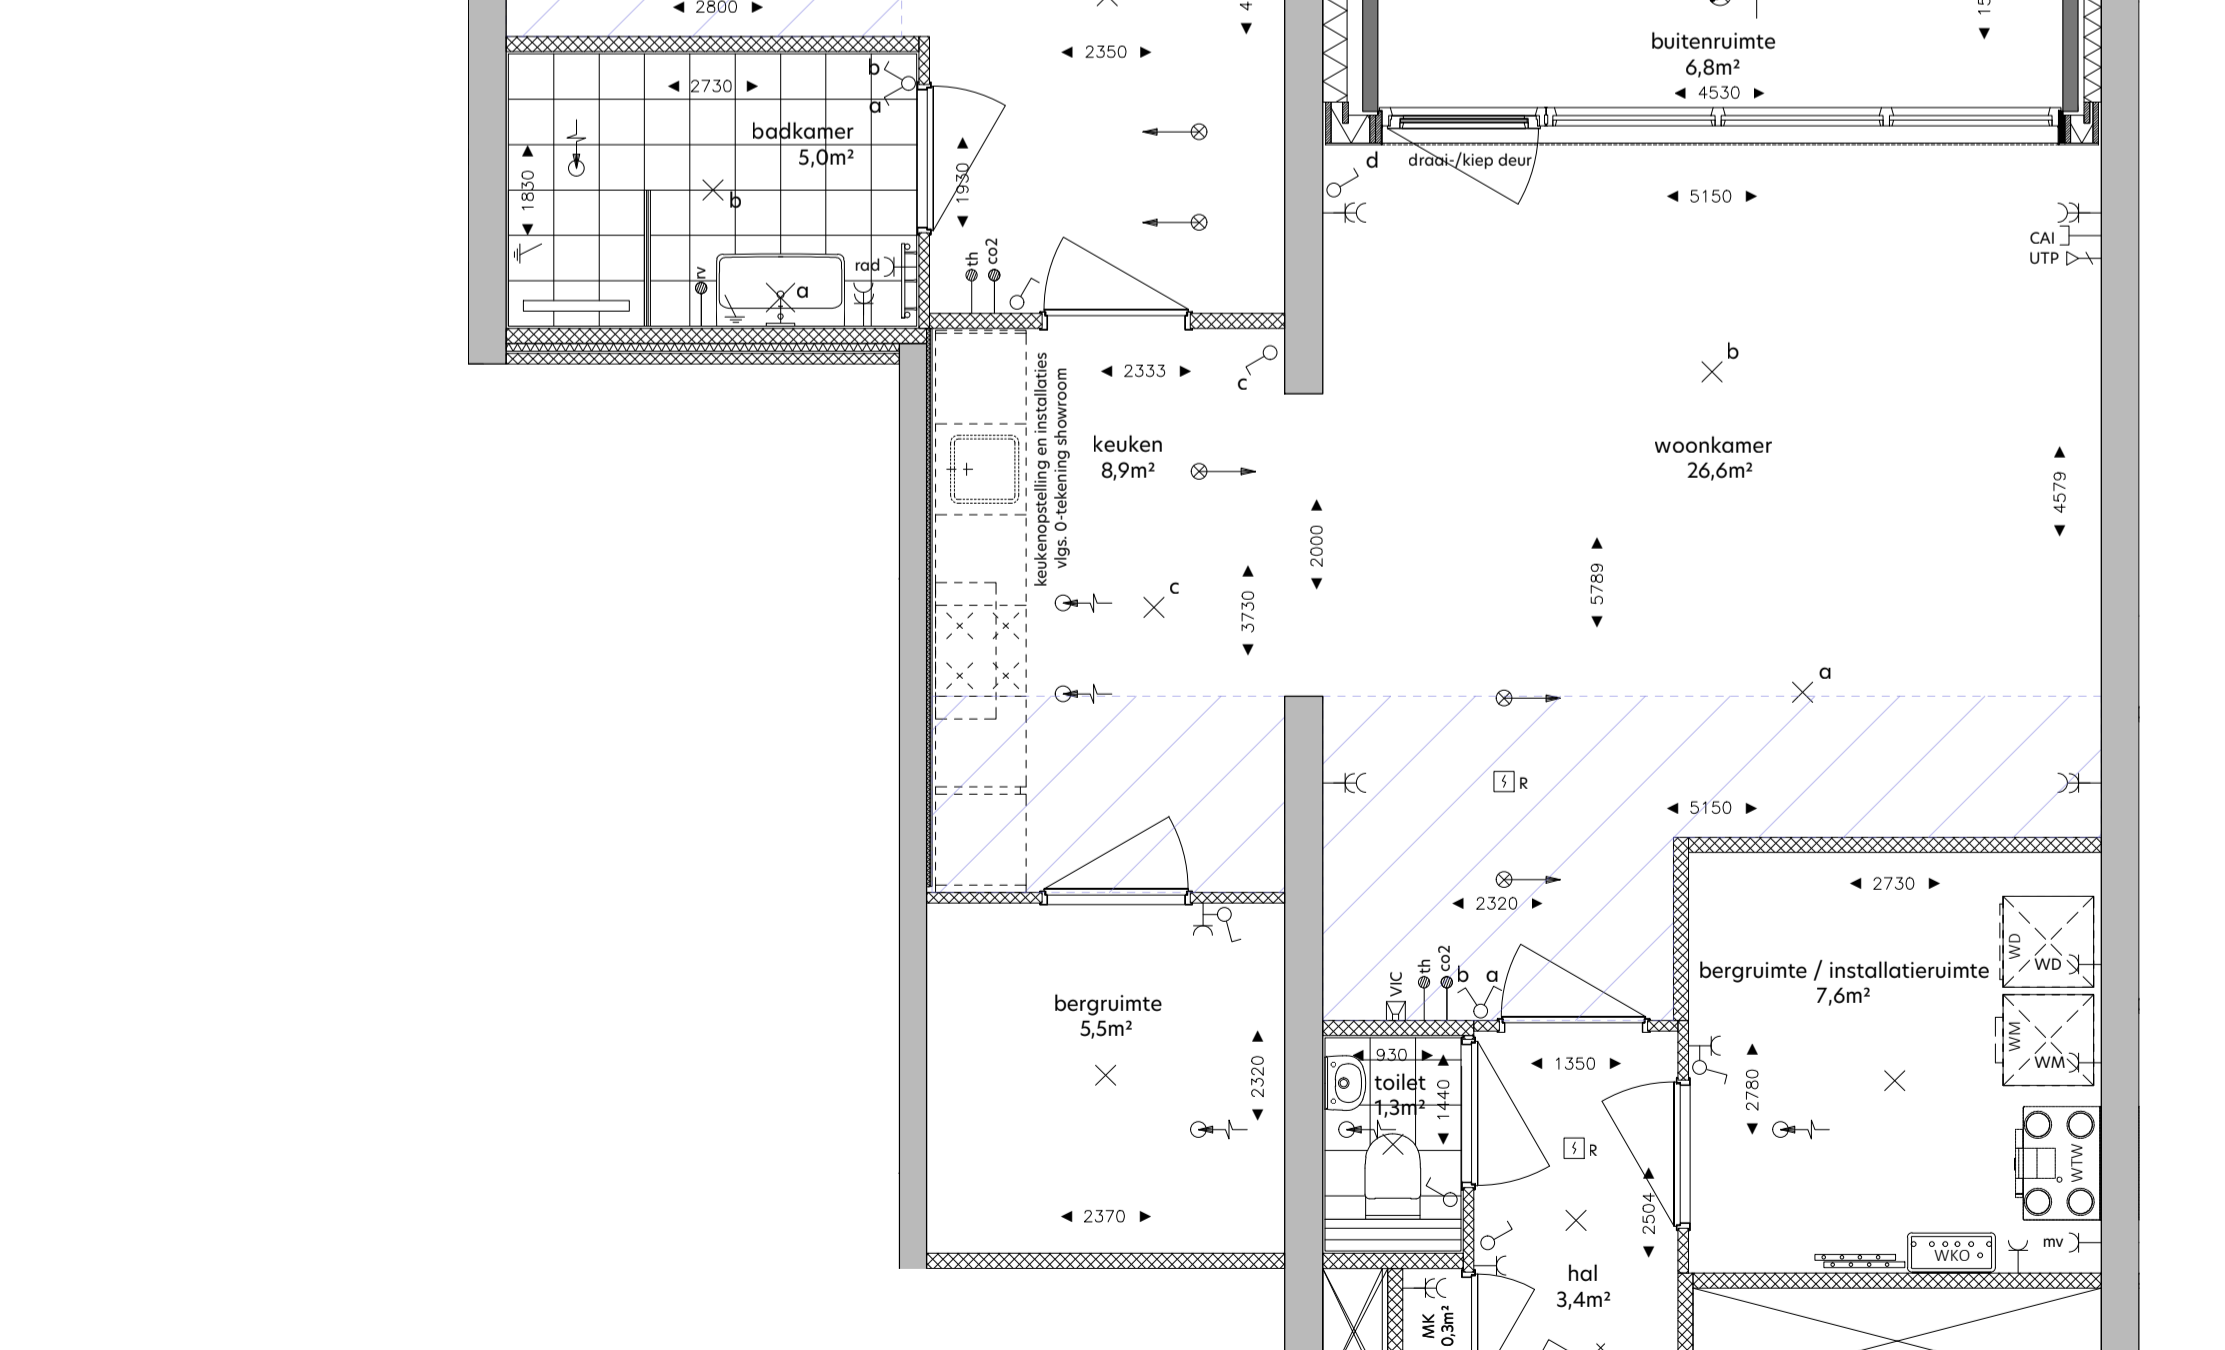

woningplattegrond
1: 50

RENVOOI

- de krijtstreepmethode t.b.v. de verblifruimte conform het bouwbesluit 2012
- metalwerk, balustraden
- beton in het-werk-gestort
- prefabbeton
- gasbeton
- kolkaanzetten, vellingkantblokken
- kolkaandstenen, lijmblokken
- voorzetswand, Metal Stud
- isolatie
- huurtafelbouwlement
- entree woning
- neven entree woning
- knippluk
- zelfsluitende deur
- brandwerende deur 30min.
- zelfsluitende brandwerende deur 30min.
- brandwerende deur 30min.
- zelfsluitende brandwerende deur 60min.
- zelfsluitende brandwerende deur 20min.
- voorzetsinrichting - rookmelder/brandmeld gestuurd
- duurduringer met vrijspijfunctie - rookmelder gestuurd
- deur te openen zonder sleutel vanaf de aangegeven zijde
- droge blusleiding
- brandingshulp
- draagbaar blusstelsel - 6 liter schuim/kg poeder
- vlichtaangepand
- slow-whoop
- ruimte v.v. noodverlichting
- brandwerend conform NEN-EN 81-72


SYMBOL VERKLARING

- | | |
|---|--|
| <ul style="list-style-type: none"> verw wd WTW WKO WTW afslag WTW inblaas Elektronische installatie enkeelpolige schakelaar enkeelpolige schakelaar - toilet serieschakelaar wandschakelaar combi schakelaar/wandcontactdoos 1v+ra wandcontactdoos 1v+ra wandcontactdoos 2v+ra wandlichtpunt badkamer wandcontactdoos 1v+ra tlv wasmachine wandcontactdoos 1v+ra tlv wasdroger plafondlichtpunt central aarpunt wandlichtpunt buitenverlichting wandlichtpunt buitenverlichting - incl. armatuur plafondlichtpunt buitenverlichting - incl. armatuur Zwakstroom & beveiligings installatie aansluitpunt bedraad tlv CAI aansluitpunt bedraad UTP CAT6 tlv data RJ45 wcd aansluitpunt loos voorzien van ofdeksplaat bedrukker rookmelder (gekoppeld) video-intercom toestel Elektra voorzieningen t.b.v. van W-installatie col. detector tlv sturing WTW aansluitpunt tlv thermostaat aansluitpunt tlv vocht sensor (badkamer) wandcontactdoos 1v+ra tlv mechanische ventilatie wandcontactdoos 1v+ra tlv badkamer radiator | <ul style="list-style-type: none"> HOOGTE 1050 1350 1050 1050 1050 300 1050 1050 1050 1850 1500 1050 in plafond 700 1800 1800 in plafond 1500 300 300 300 1050 in plafond 1500 1275 1500 1500 n.l.b. 600 |
|---|--|

DISCLAIMER

Deze tekening is nauwkeurig en met zorg samengesteld, maar blijft een momentopname tijdens het dynamische proces van ontwikkelen en bouwen. Hierdoor zijn wijzigingen voorbehouden. Voorbehouden hebben onder meer betrekking op: wijzigingen voortvloeiend uit de eisen van de overheid en/of nutsbedrijven; wijzigingen van constructies; het verloop van kanalen, leidingen en posities van schachten; de plaats van en het aantal lichtpunten, schakelaars, wandcontactdozen, ventilatievoorzieningen en overige installatieonderdelen; het kleur- en materiaalgebruik; de definitieve invulling van de woonomgeving.

De maten in de tekening zijn 'circa' maten. Hieraan kunnen geen rechten worden ontleend.

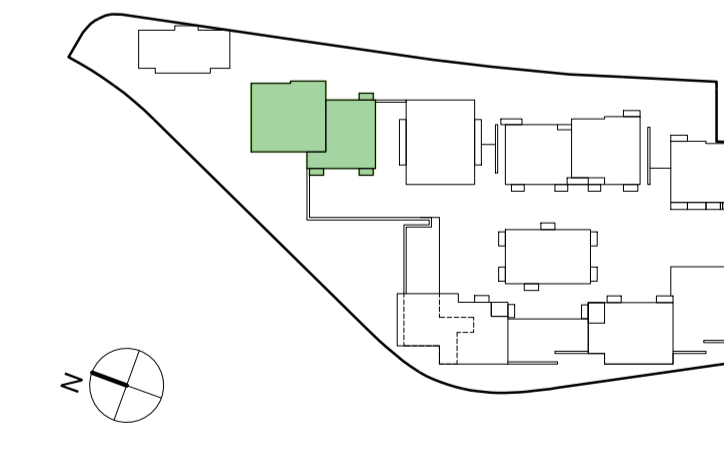

onderwerp: **De Ruyter**
 formaat: **A1 +**
 datum: **12.05.2022**

bouwnummer: **399i**
 schaal: **1:50 / 1:200**
 gewijzigd: -

fase: **Verkoop**
 status: **DEFINITIEF**

tekeningnummer: **I-3-399**

