


gevelaanzicht Noord-Oost  
1: 200

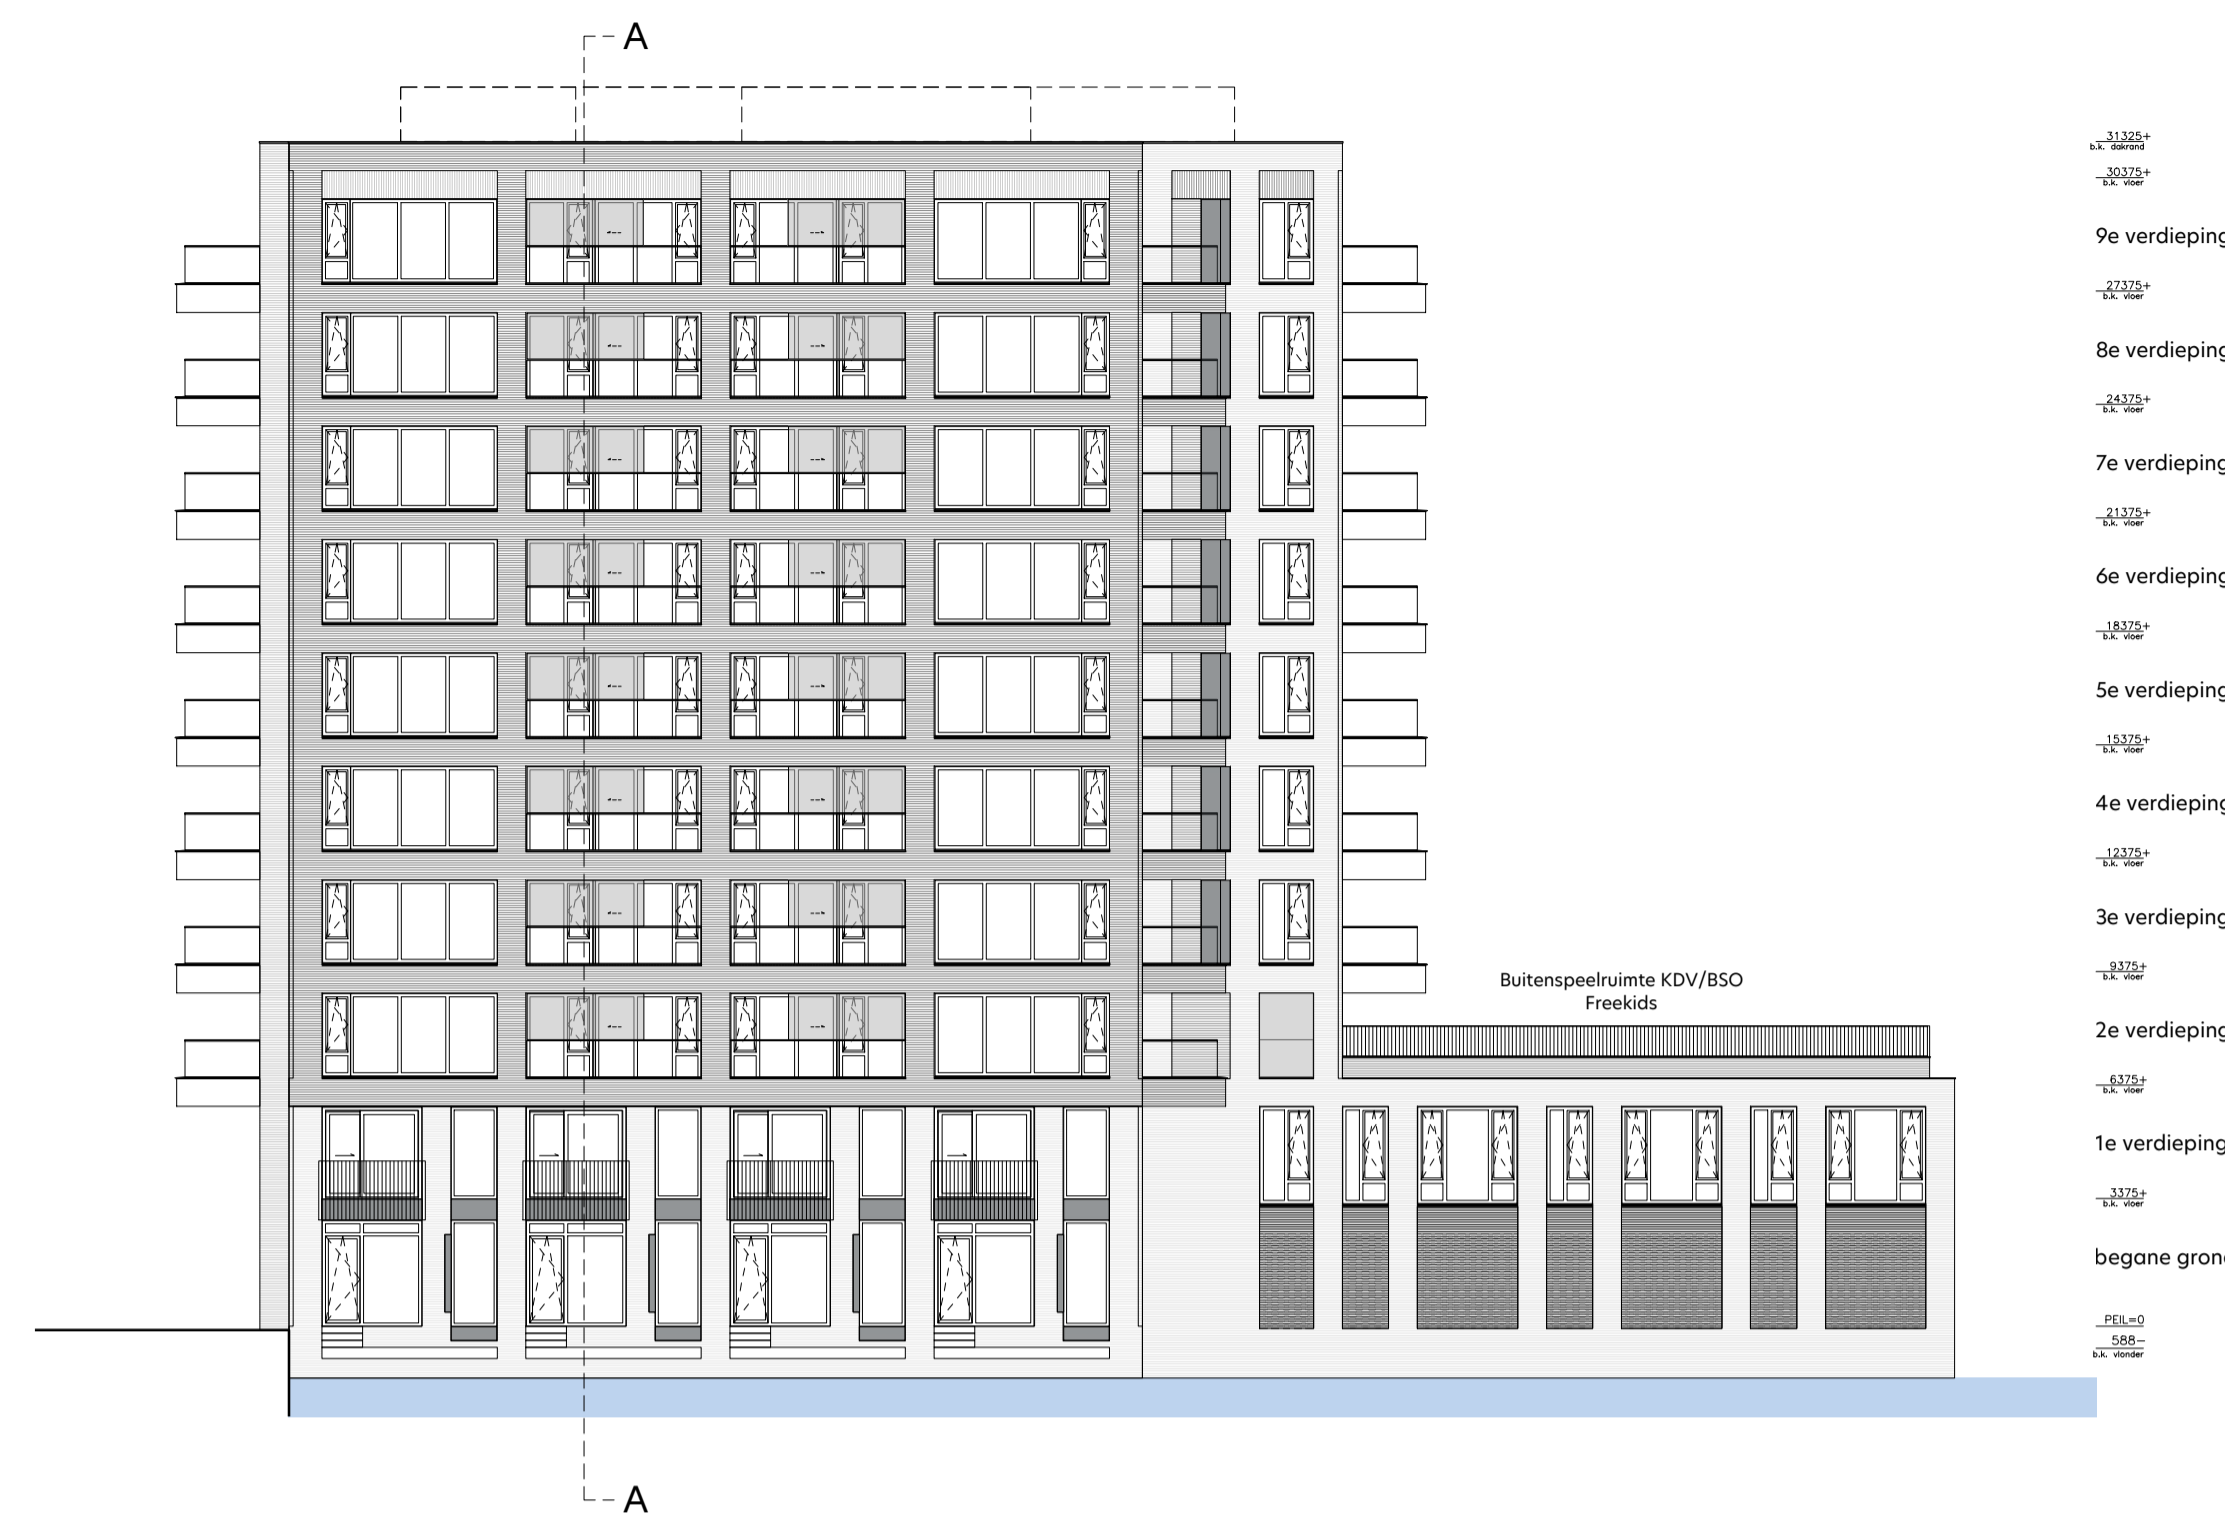

gevelaanzicht Noord-West  
1: 200




gevelaanzicht Zuid-West  
1: 200




gevelaanzicht Zuid-Oost  
1: 200




doorsnede A-A  
1: 200

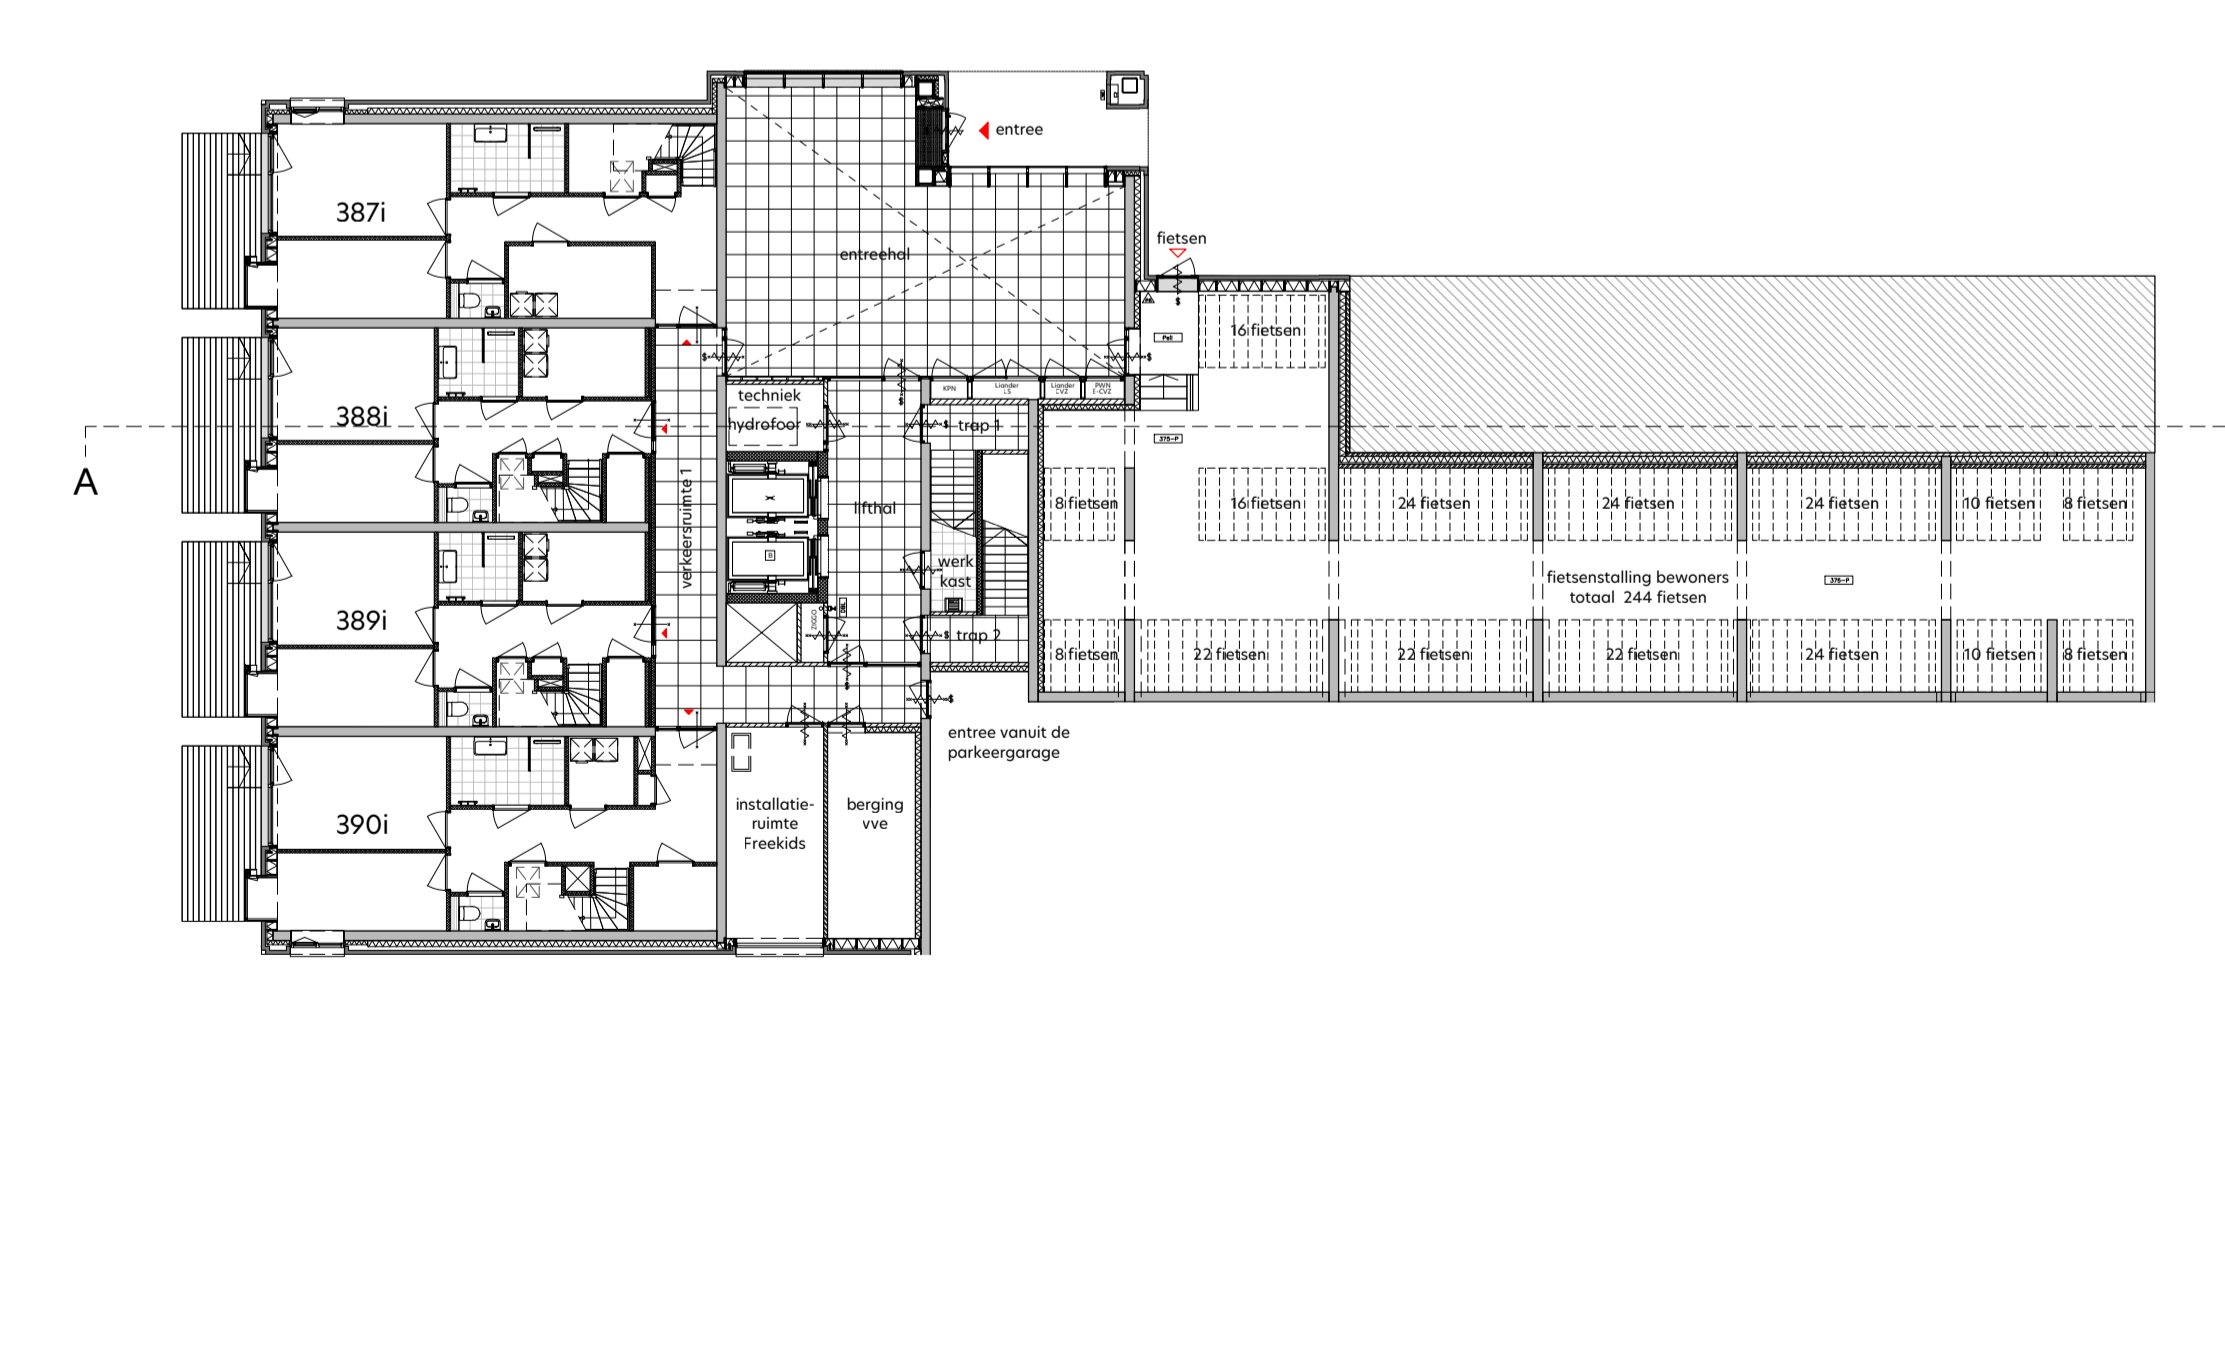

overzicht begane grond  
1: 200

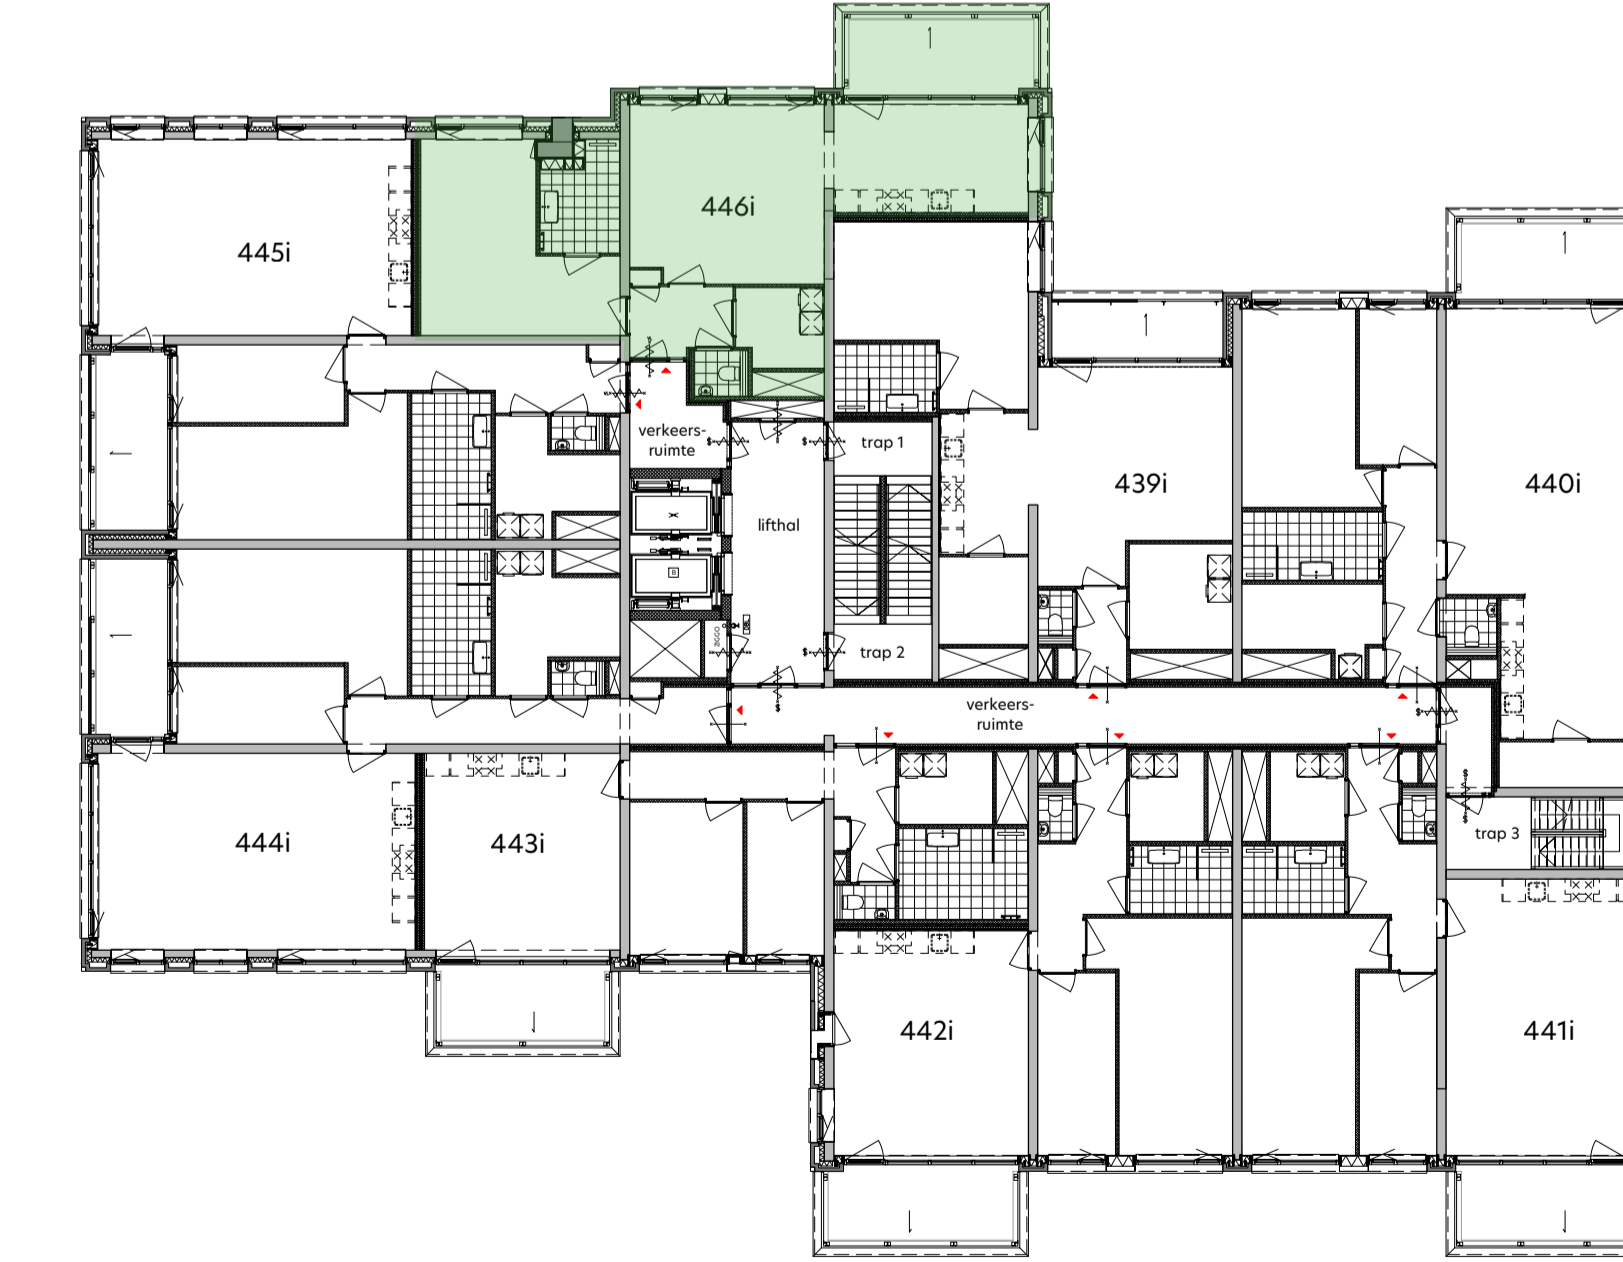

plattegrond achtste verdieping  
1: 200

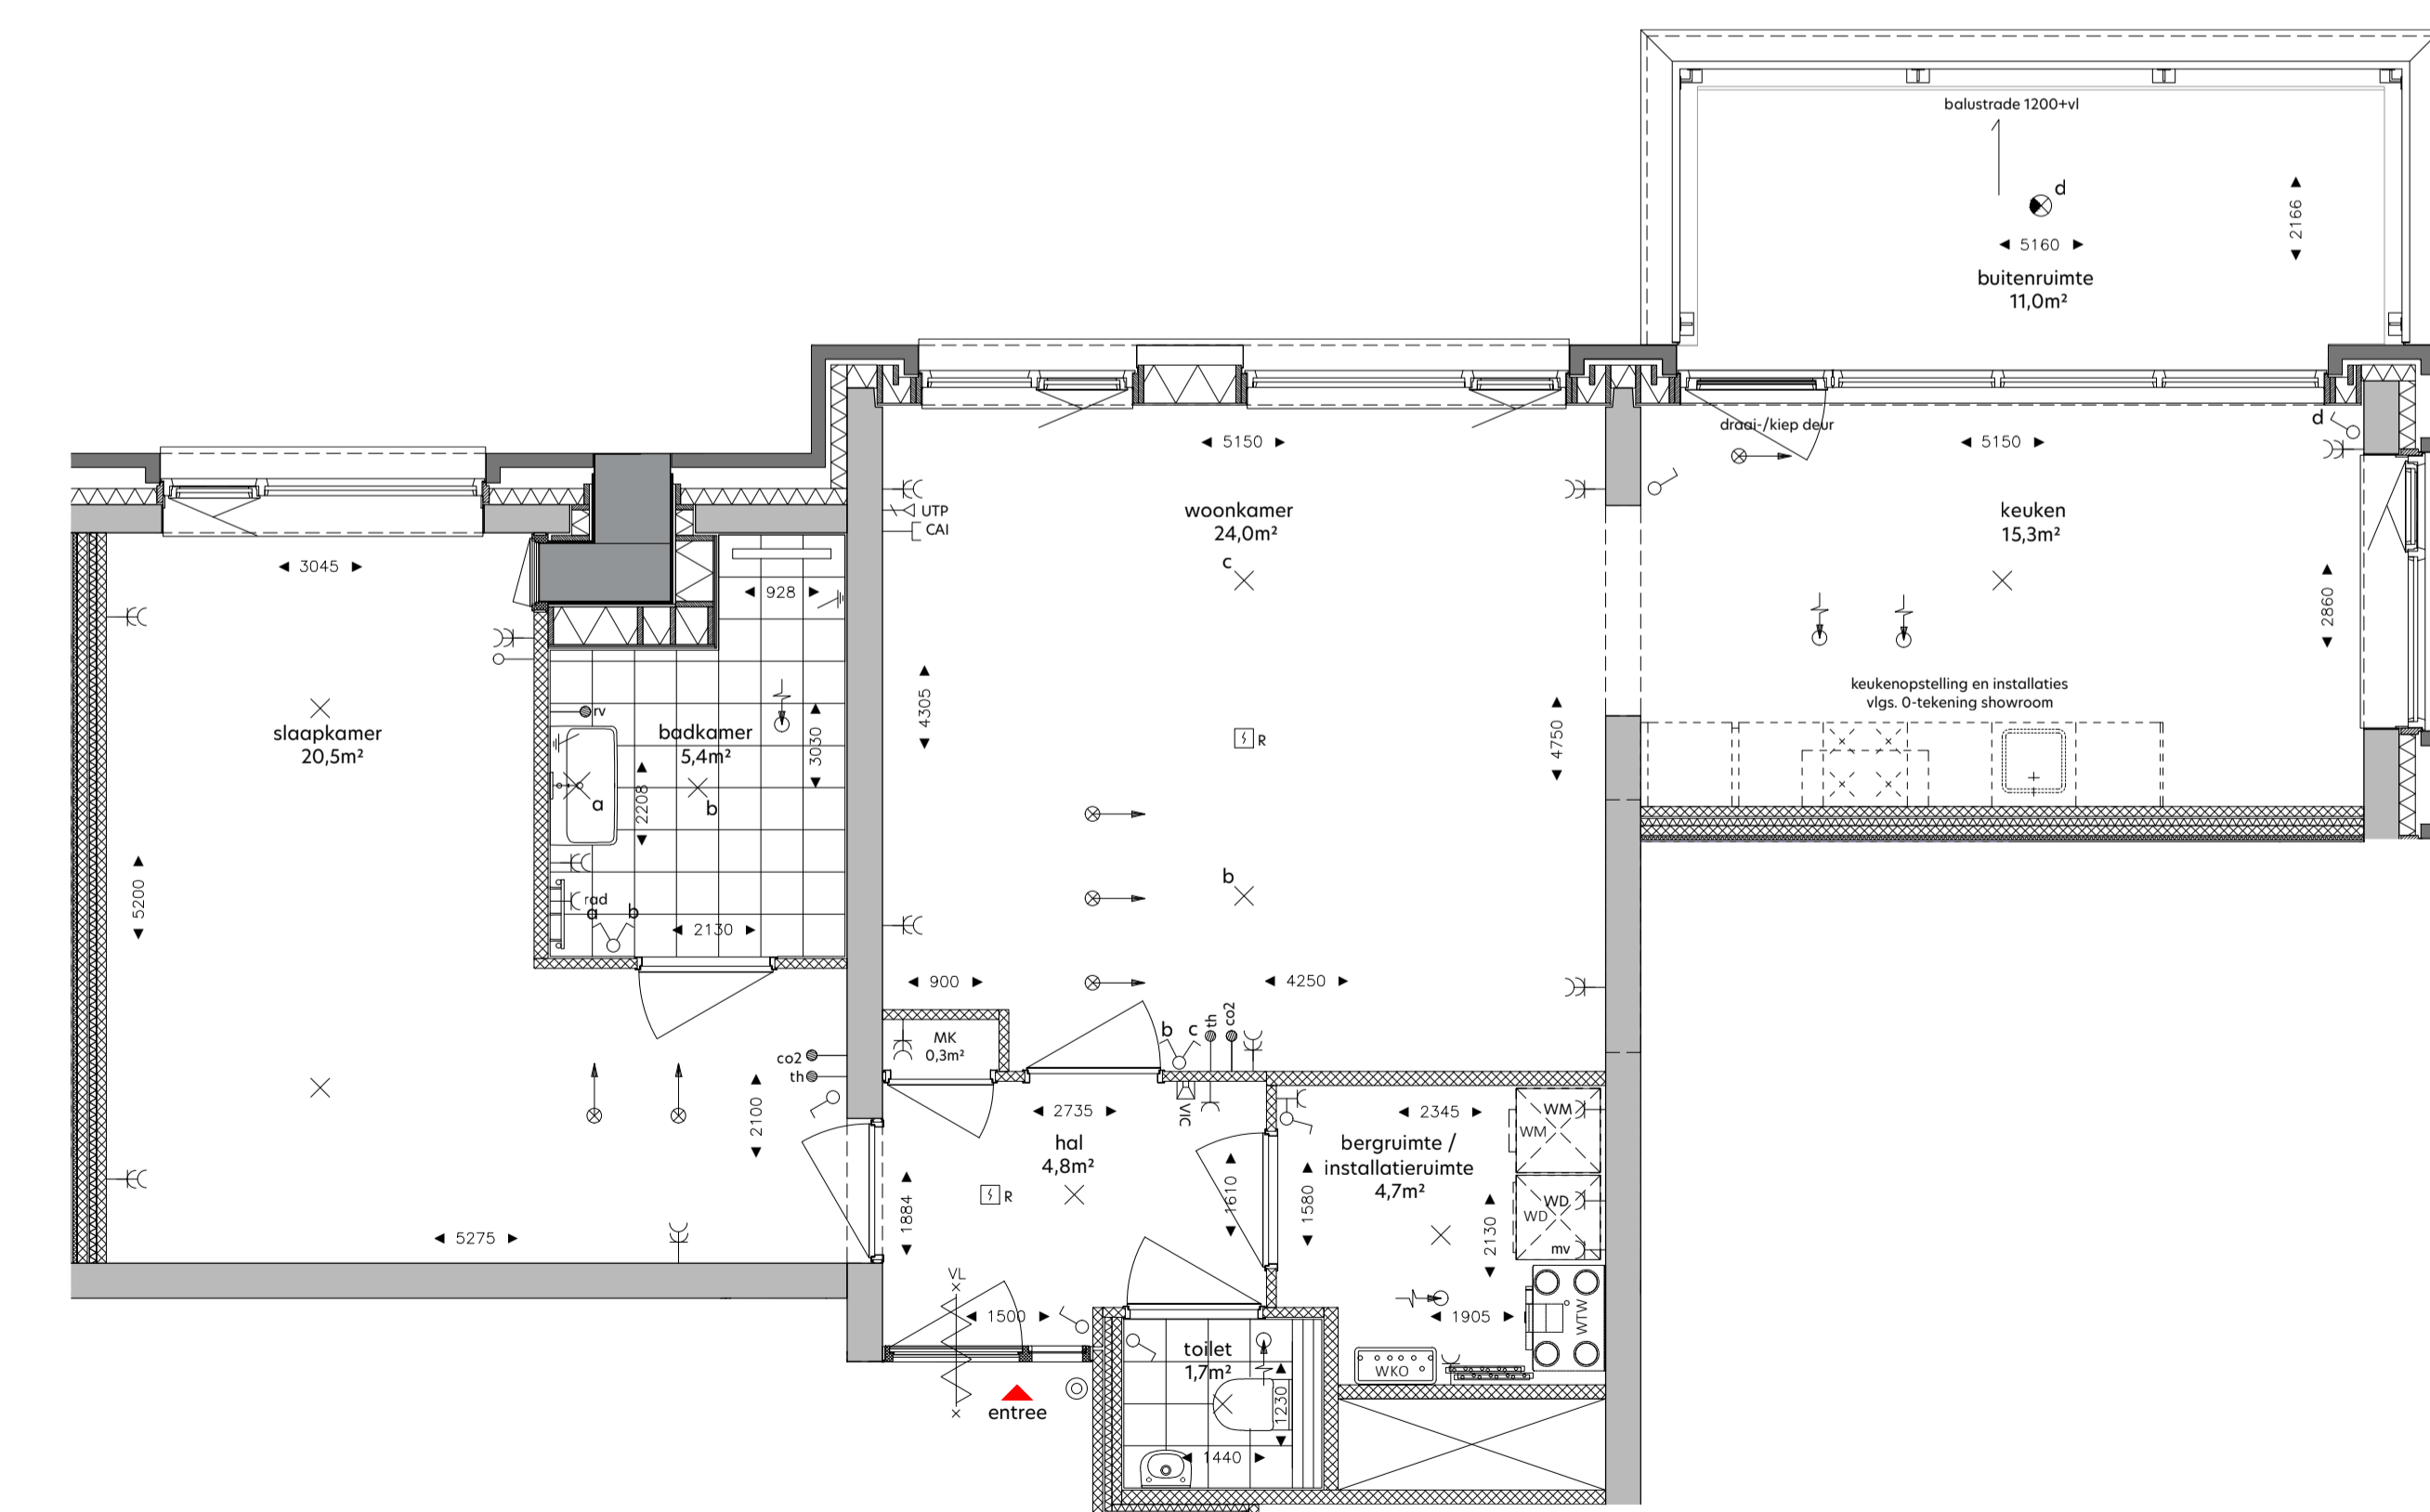

woningplattegrond  
1: 50

**RENOVOI**

de krijtstreepmethode t.b.v. de verblifruimte conform het bouwbesluit 2012

metalwerk, baksteen

beton in het-werk-gestort

prefabbeton

gasbeton

kolkaantelen, vellingkantblokken

kolkaandstenen, lijmblokken

voorzetswand, Metal Stud

isolatie

huurtafelbouwlement

entree woning

neven entree woning

knipstuk

zelfsluitende deur

brandwerende deur 30min.

brandwerende deur 30min.

brandwerende deur 30min.

zelfsluitende brandwerende deur 60min.

zelfsluitende brandwerende deur 20min.

voorzetsinrichting - rookmelder/brandmeld gestuurd

deurdruk met vrijspelfunctie - rookmelder gestuurd

deur te openen zonder sleutel vanaf de aangegeven zijde

droge bluisleiding

brandslanghaspel

draagbaar bluiswiel - 6 liter schuim/gkg poeder

vlichtaangepasde

slow-whoop

ruimte v.v. noodverlichting

brandwerlft conform NEN-EN 81-72

**SYMBOL VERKLARING**

WERKINGSBOWKUNDE INSTALLATIE

verder vloerverwarming

opstelplaats wasmachine

opstelplaats wasdroger

WTW unit

afleverst WKO

WTW afslag

WTW inblaas

Elektrotechnische installatie

enkeelpolige schakelaar

enkeelpolige schakelaar - toilet

serieschakelaar

wandschakelaar

combi schakelaar/wandcontactdoos 1v+ra

wandcontactdoos 1v+ra

wandcontactdoos 2v+ra

wandcontactdoos 1v+ra tlv wasmachine

wandcontactdoos 1v+ra tlv wasdroger

plafondlichtpunt

in plafond

centrali aansluitpunt

wandlichtpunt buitenverlichting

wandlichtpunt buitenverlichting - incl. armatuur

plafondlichtpunt buitenverlichting - incl. armatuur

Zwakstroom & beveiligings installatie

aansluitpunt bedraad tlv CAI

aansluitpunt bedraad LTP CAI tlv data RJ45 wcd

aansluitpunt loos voorzien van ofdeksplaat

beldkruiser

rookmelder (gekoppeld)

in plafond

video-intercom toestel

Elektra voorzieningen t.b.v. van W-installatie

co2 detector tlv sturing WTW

aansluitpunt tlv thermostaat

aansluitpunt tlv vocht sensor (badkamer)

wandcontactdoos 1v+ra tlv mechanische ventilatie

wandcontactdoos 1v+ra tlv badkamer radiator

**HOOGTE**

1050

1350

1050

1050

1050

300

1050

1850

1050

1050

1050

700

1800

1800

300

300

300

1050

1500

1275

1500

1500

n.l.b.


600

**DISCLAIMER:**

Deze tekening is nauwkeurig en met zorg samengesteld, maar blijft een momentopname tijdens het dynamische proces van ontwikkelen en bouwen. Hierdoor zijn wijzigingen voorbehouden. Voorbehouden hebben onder meer betrekking op:

- wijzigingen voortvloeiend uit de eisen van de overheid en/of nutsbedrijven;
- wijzigingen van constructies;
- het verloop van kanalen, leidingen en posities van schachten;
- de plaats van en het aantal lichtpunten, schakelaars, wandcontactdozen, ventilatievoorzieningen en overige installatieonderdelen;
- het kleur- en materiaalgebruik;
- de definitieve invulling van de woonomgeving.

De maten in de tekening zijn 'circa' maten. Hieraan kunnen geen rechten worden ontleend.

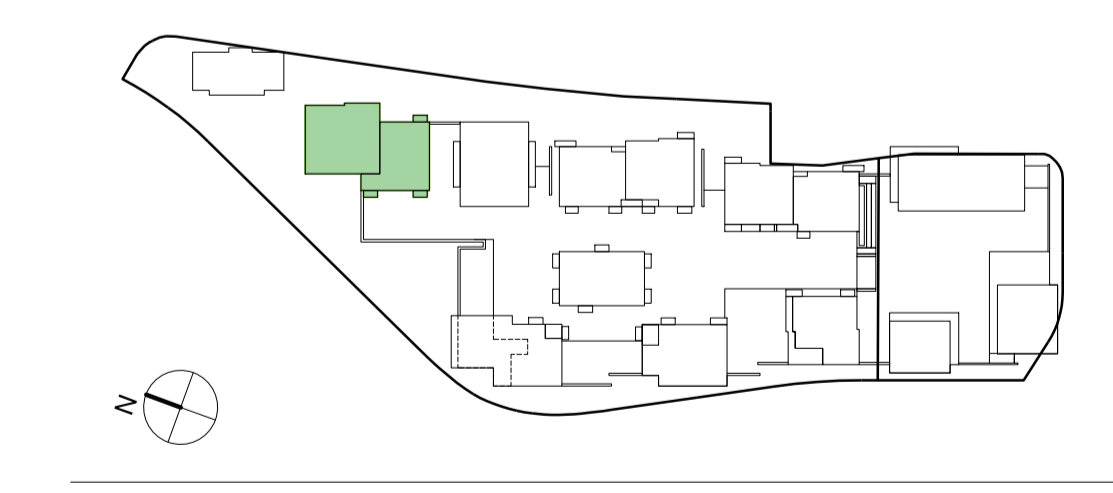

onderwerp: **De Ruyter**

formaat: **A1 +**

datum: **12.05.2022**

tekeningsnummer: **I-8-446**

bouwnummer: **446i**

schaal: **1:50 / 1:200**

gewijzigd:

fase: **Verkoop**

status: **DEFINITIEF**