



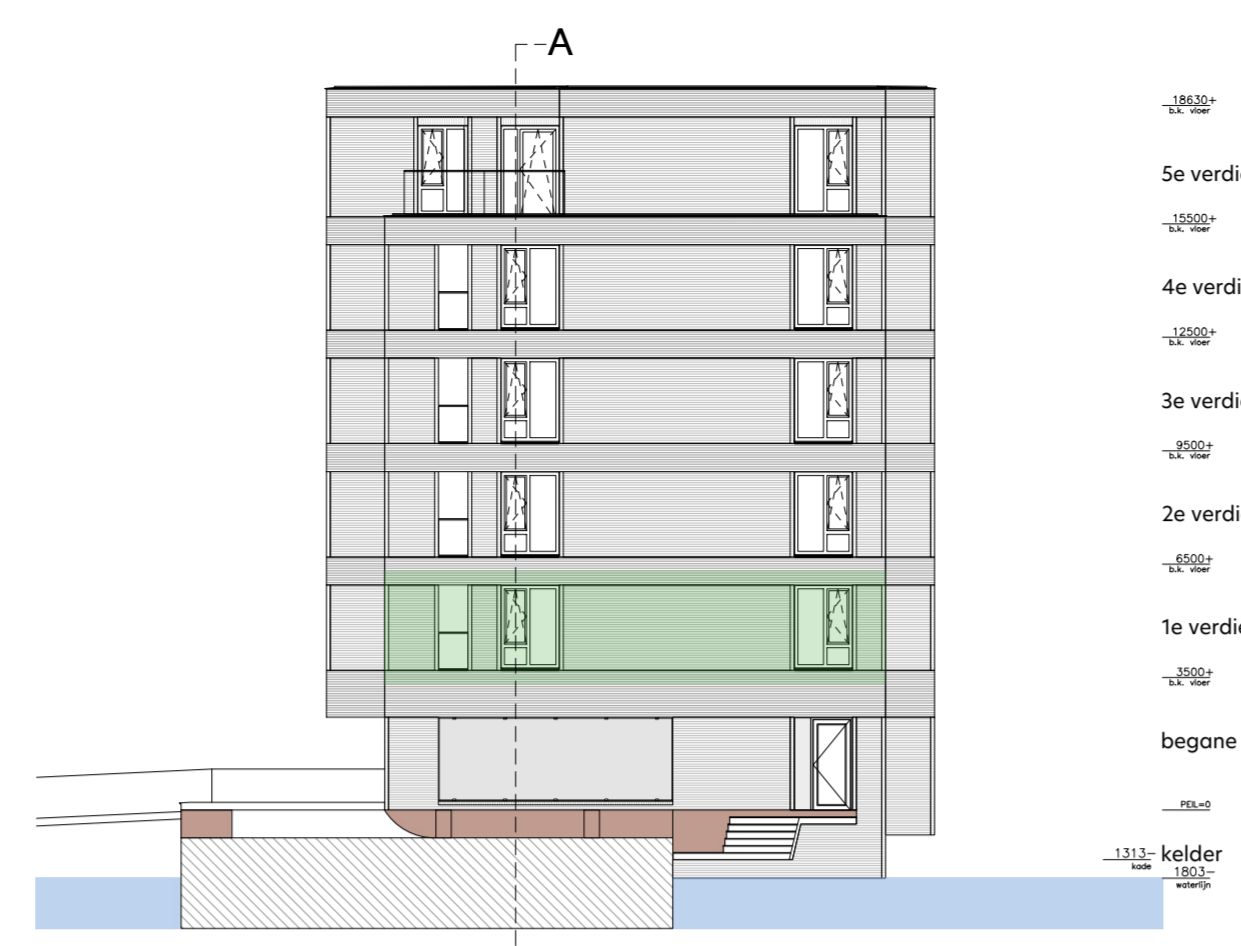


gevelaanzicht Zuid-West
1: 200

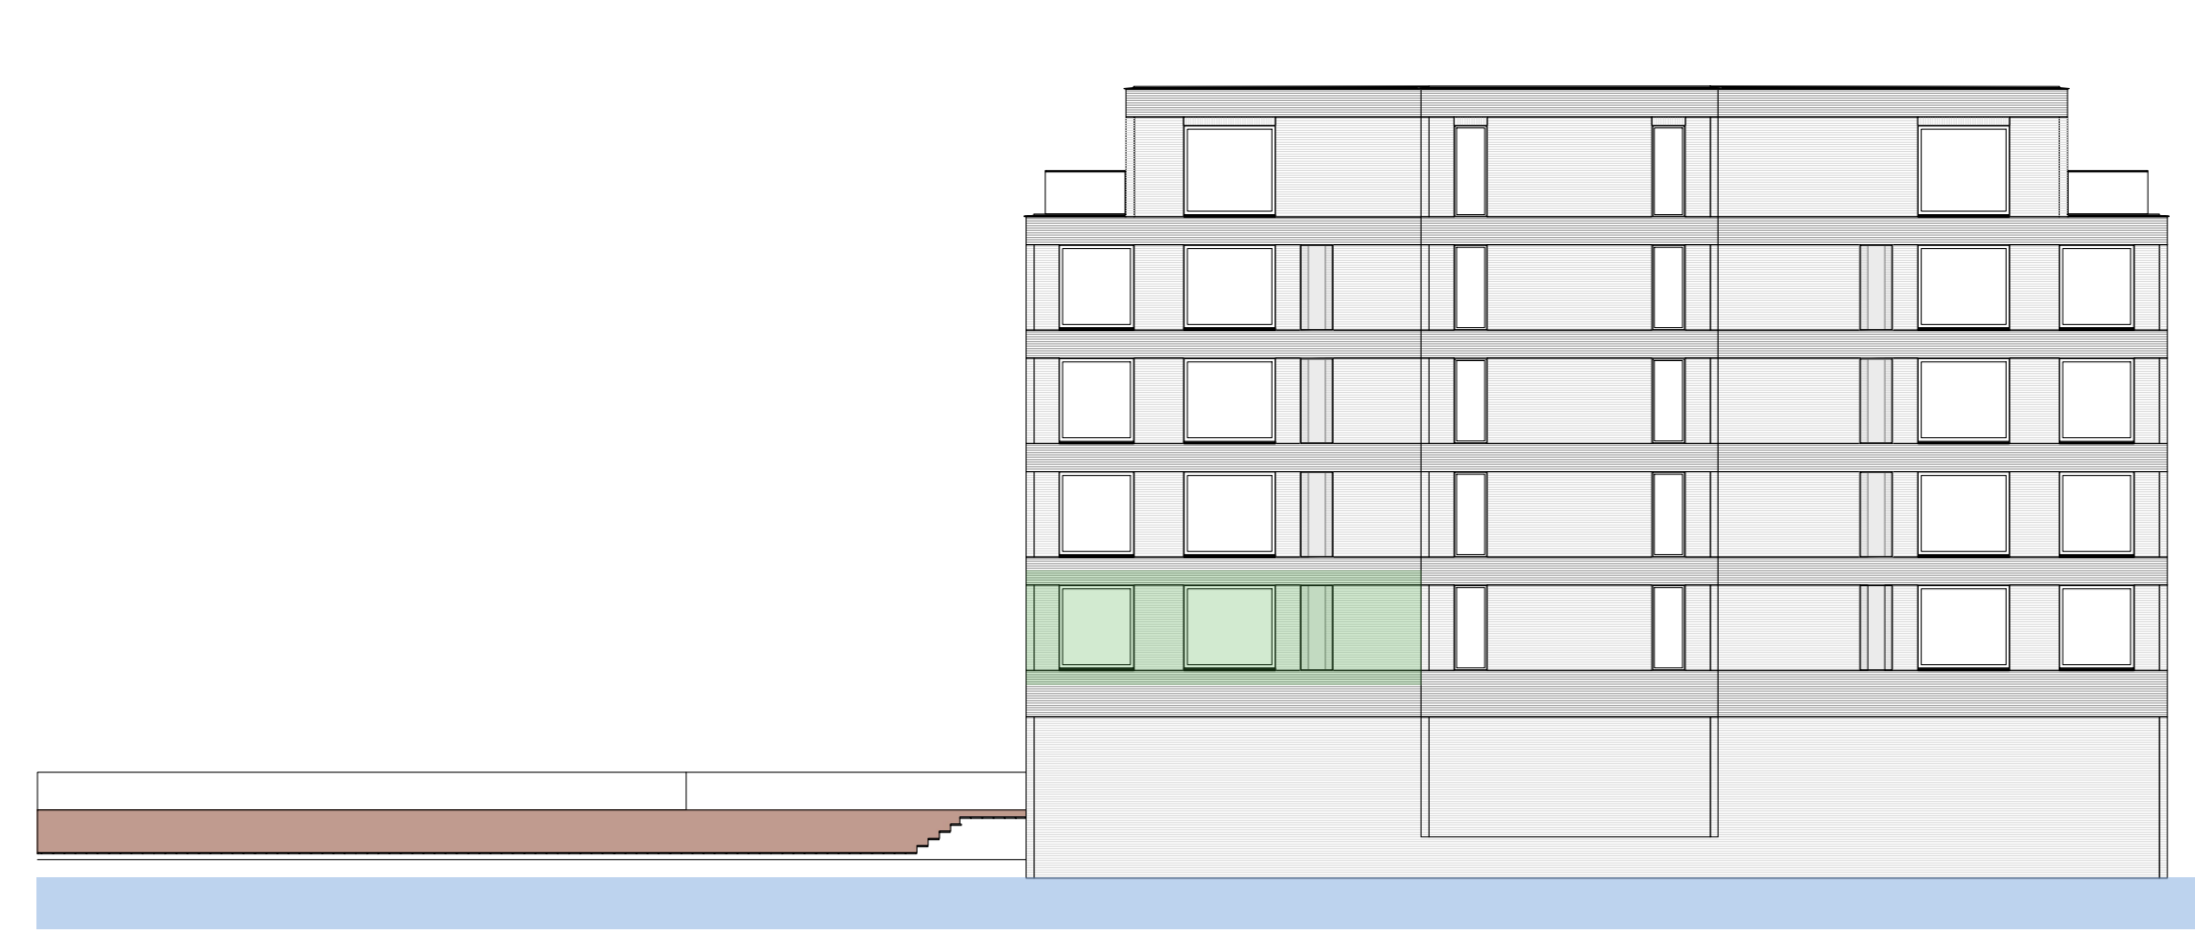


gevelaanzicht Zuid-Oost
1: 200




gevelaanzicht Noord-Oost
1: 200

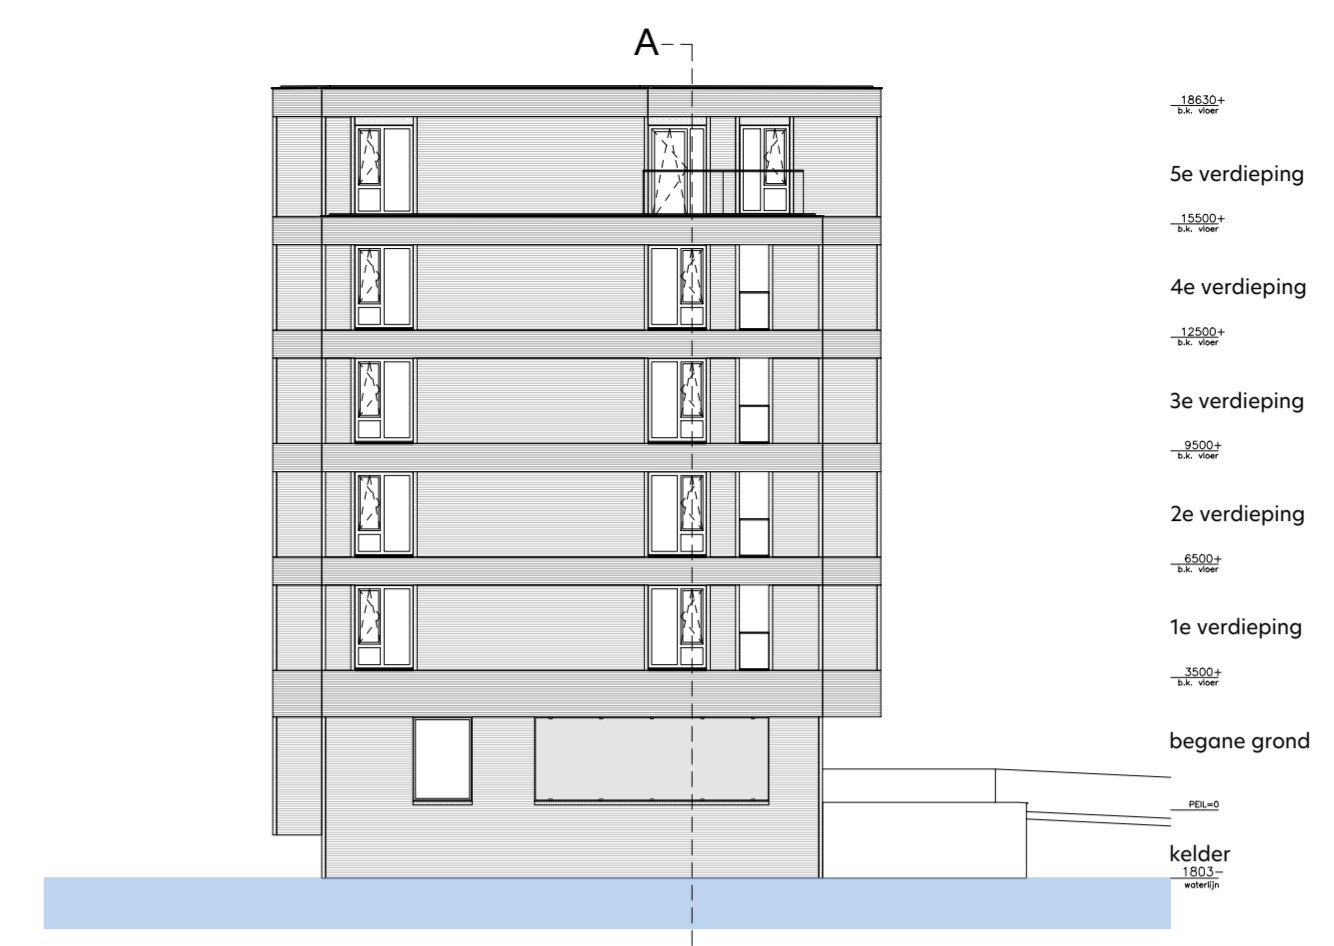


gevelaanzicht Noord-West
1: 200

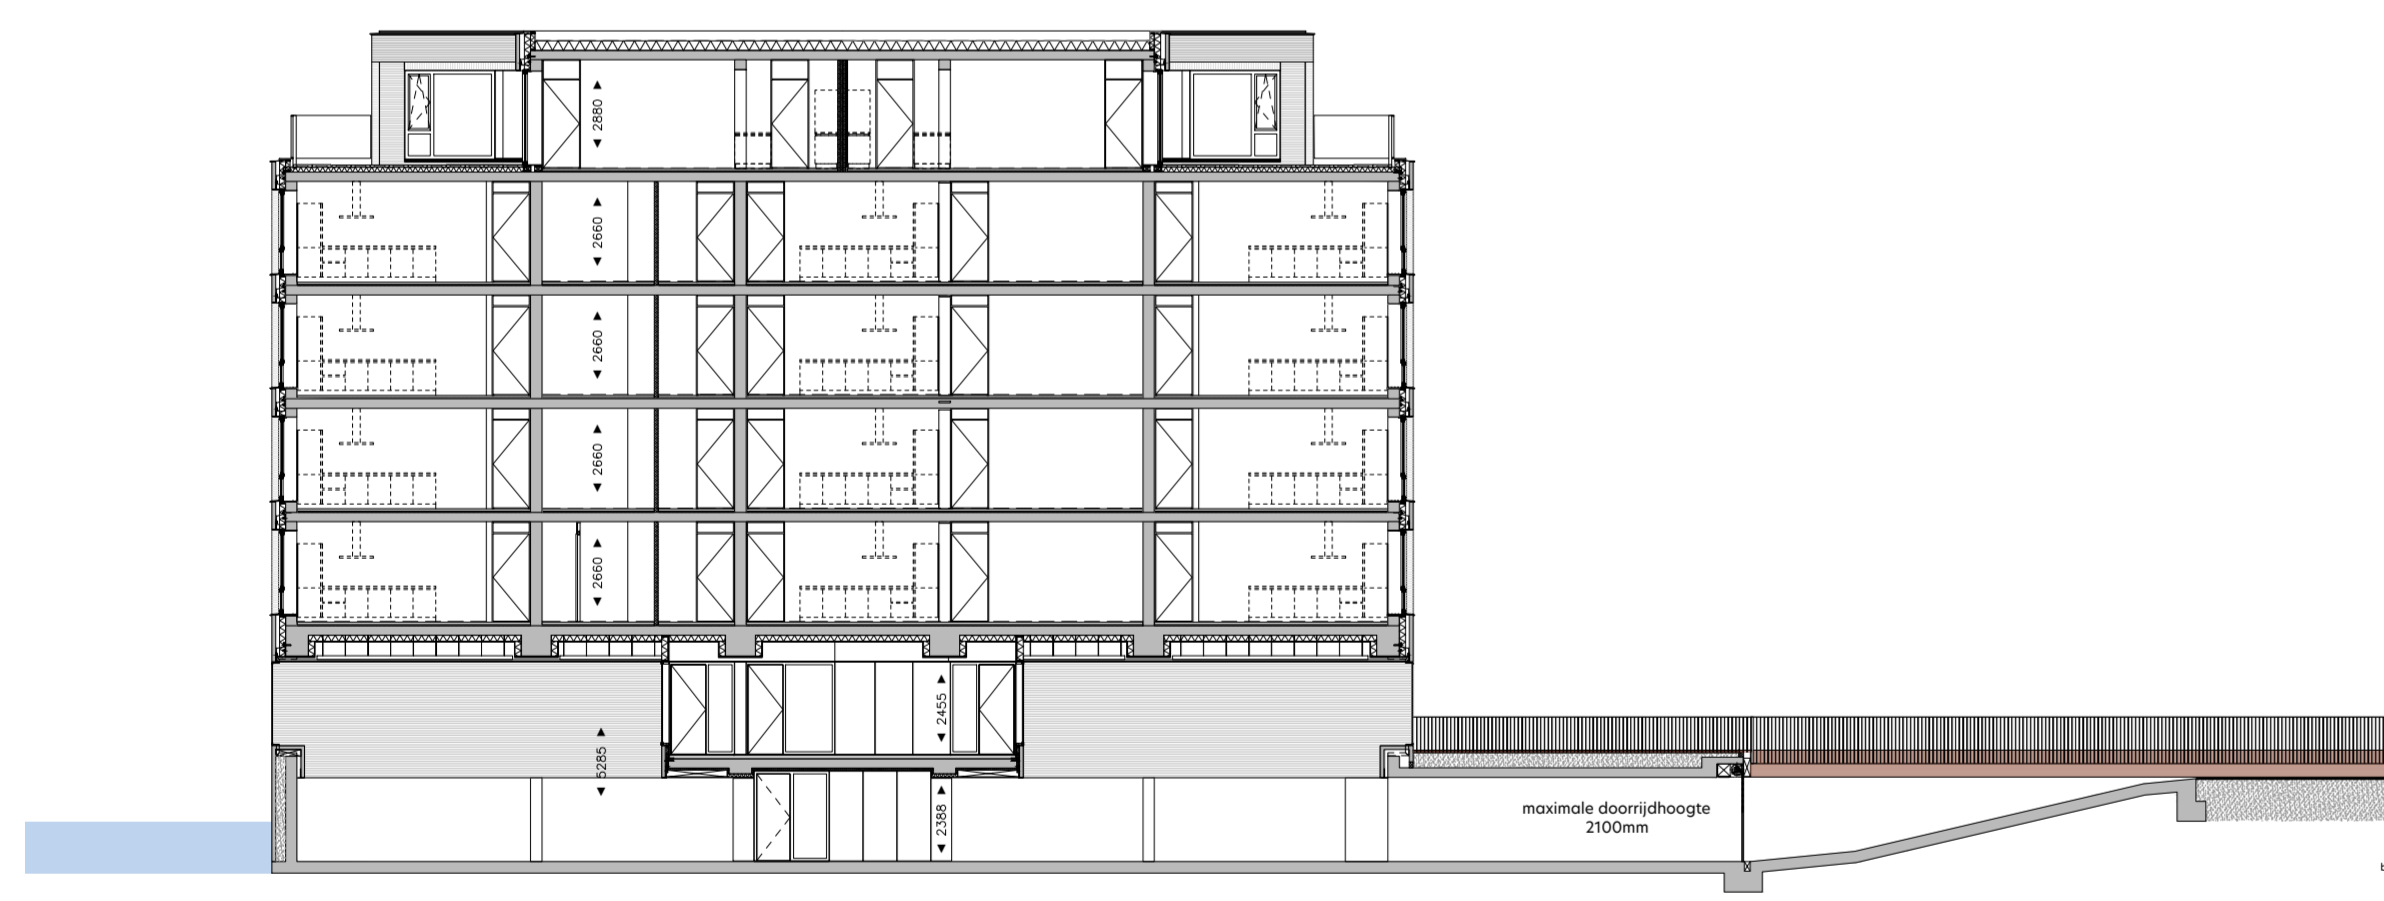


doorsnede A-A
1: 200

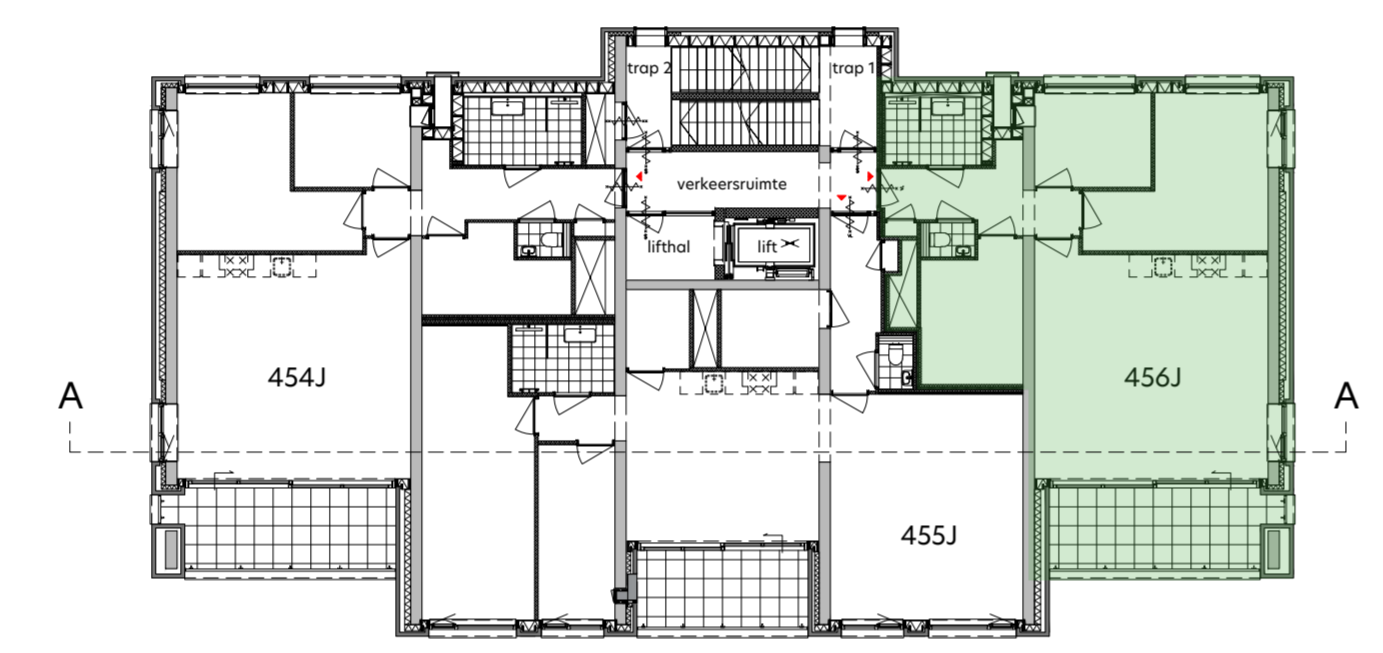


overzicht eerste verdieping
1: 200

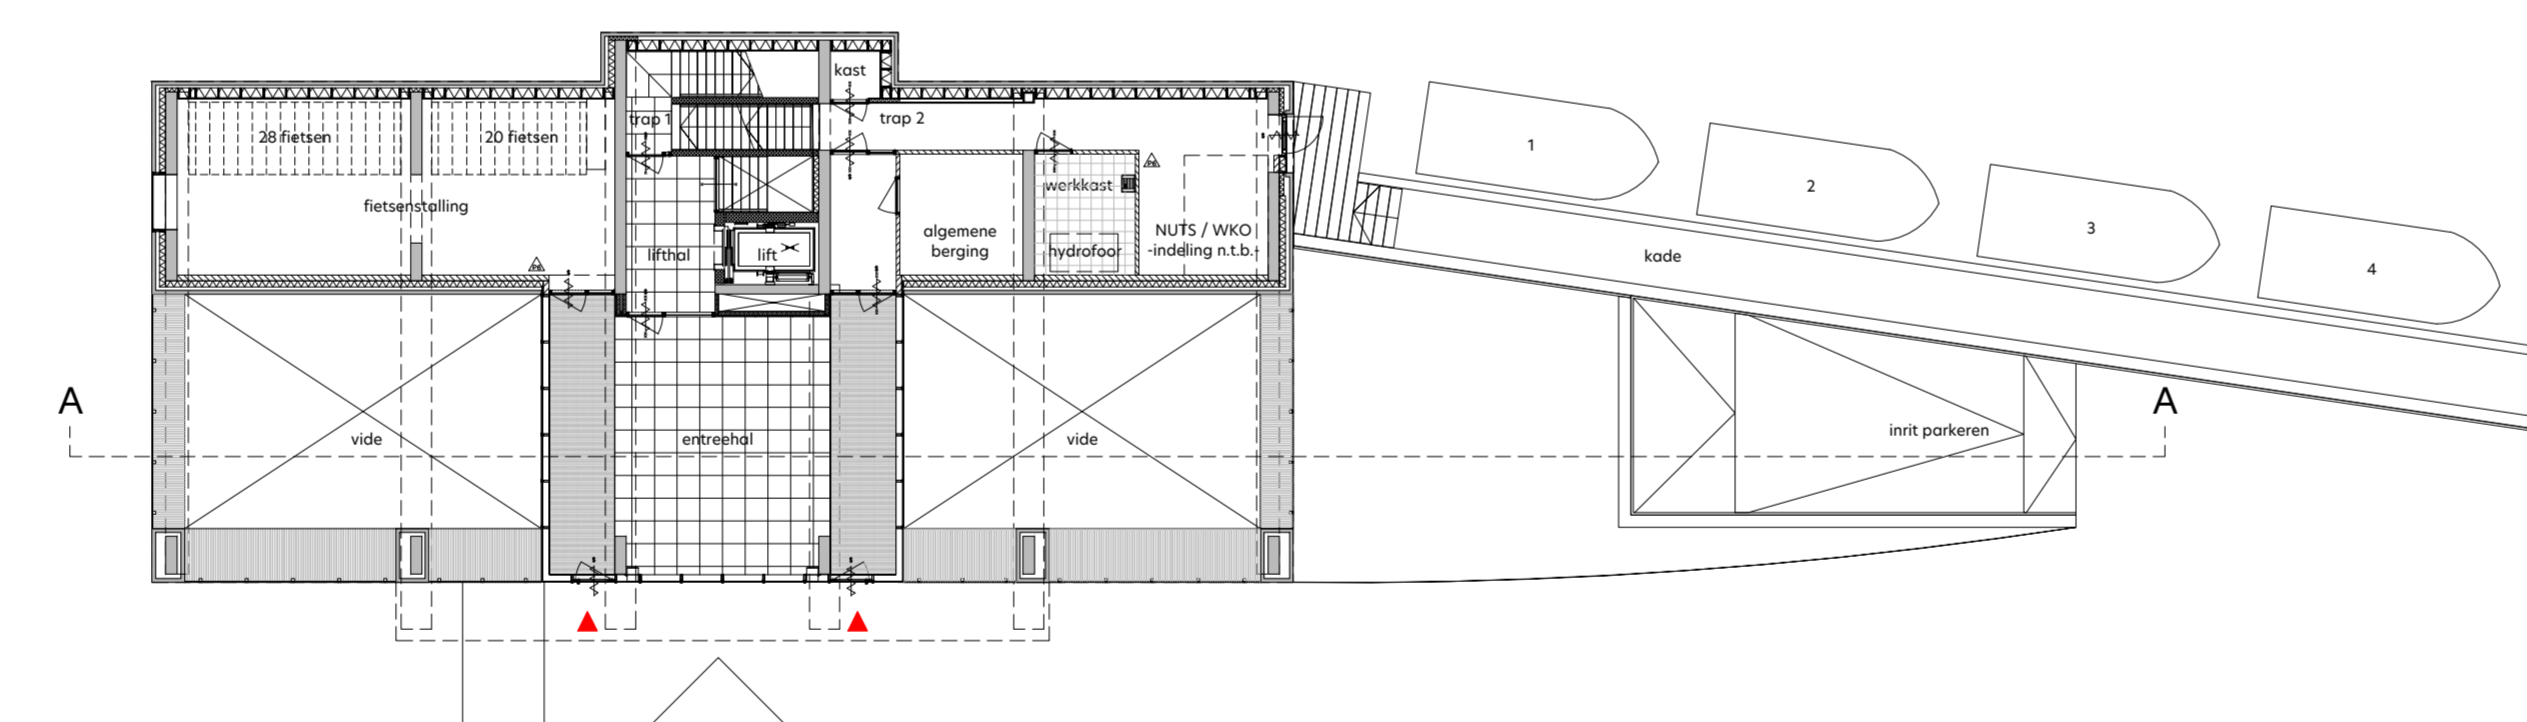

overzicht begane grond
1: 200

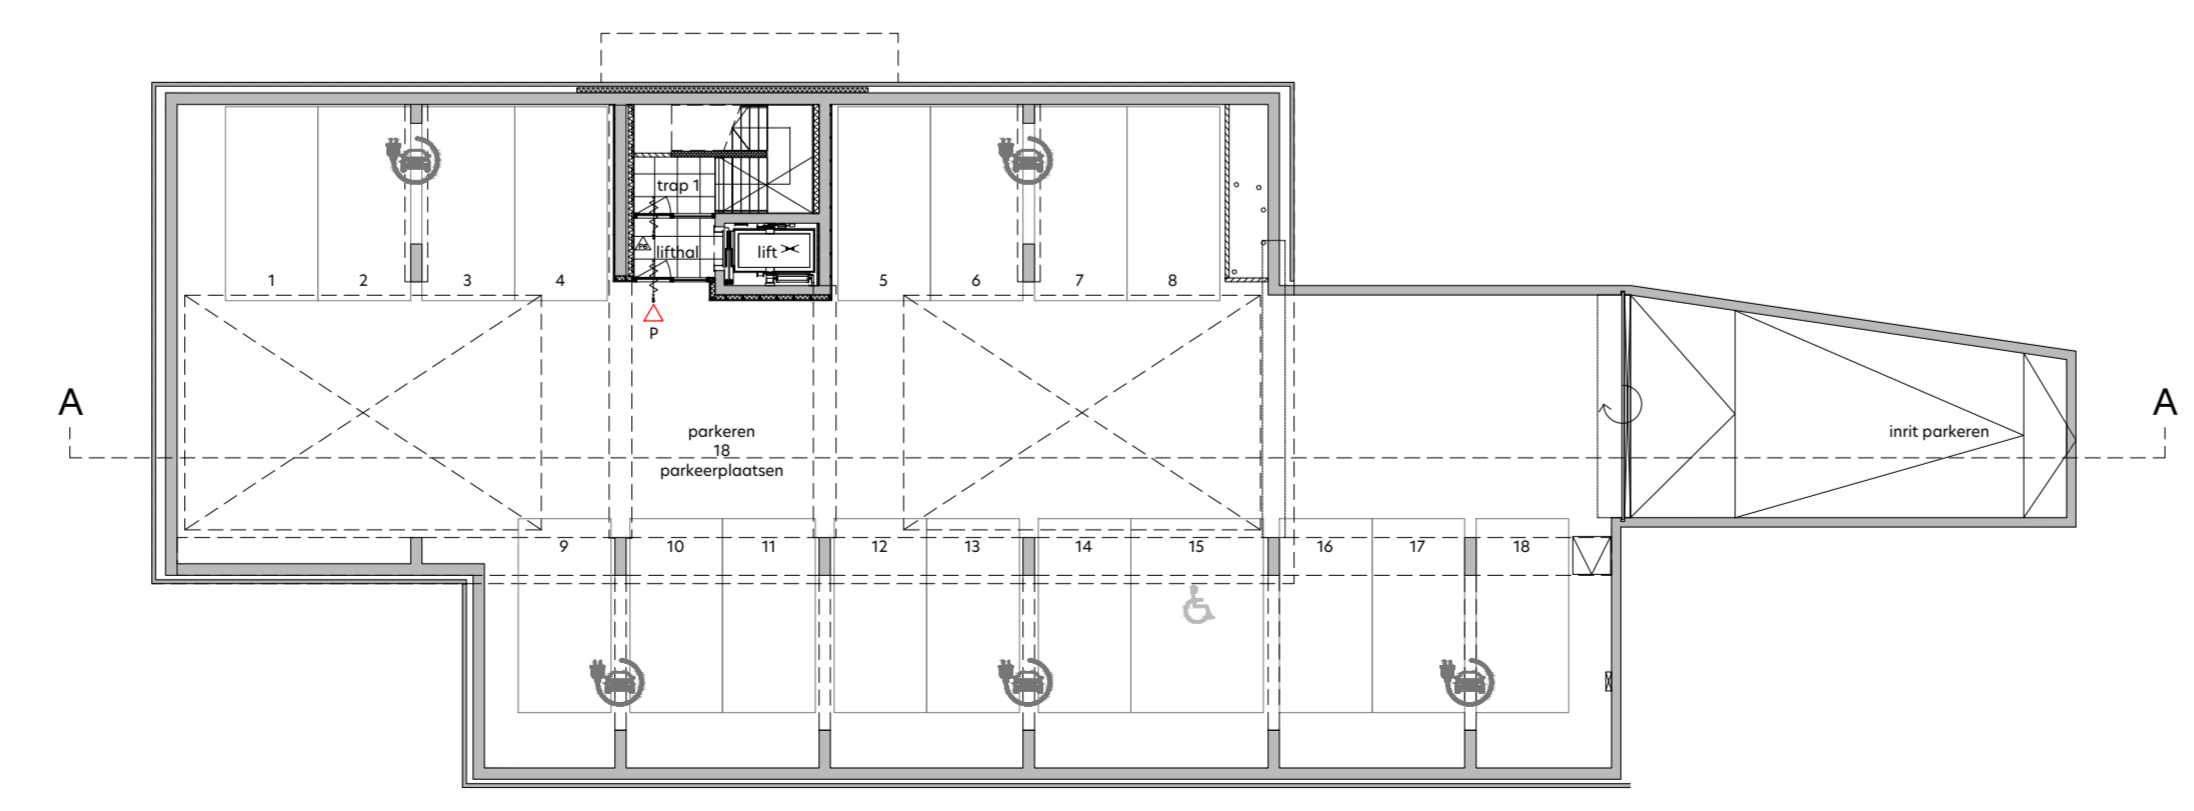

overzicht kelder
1: 200

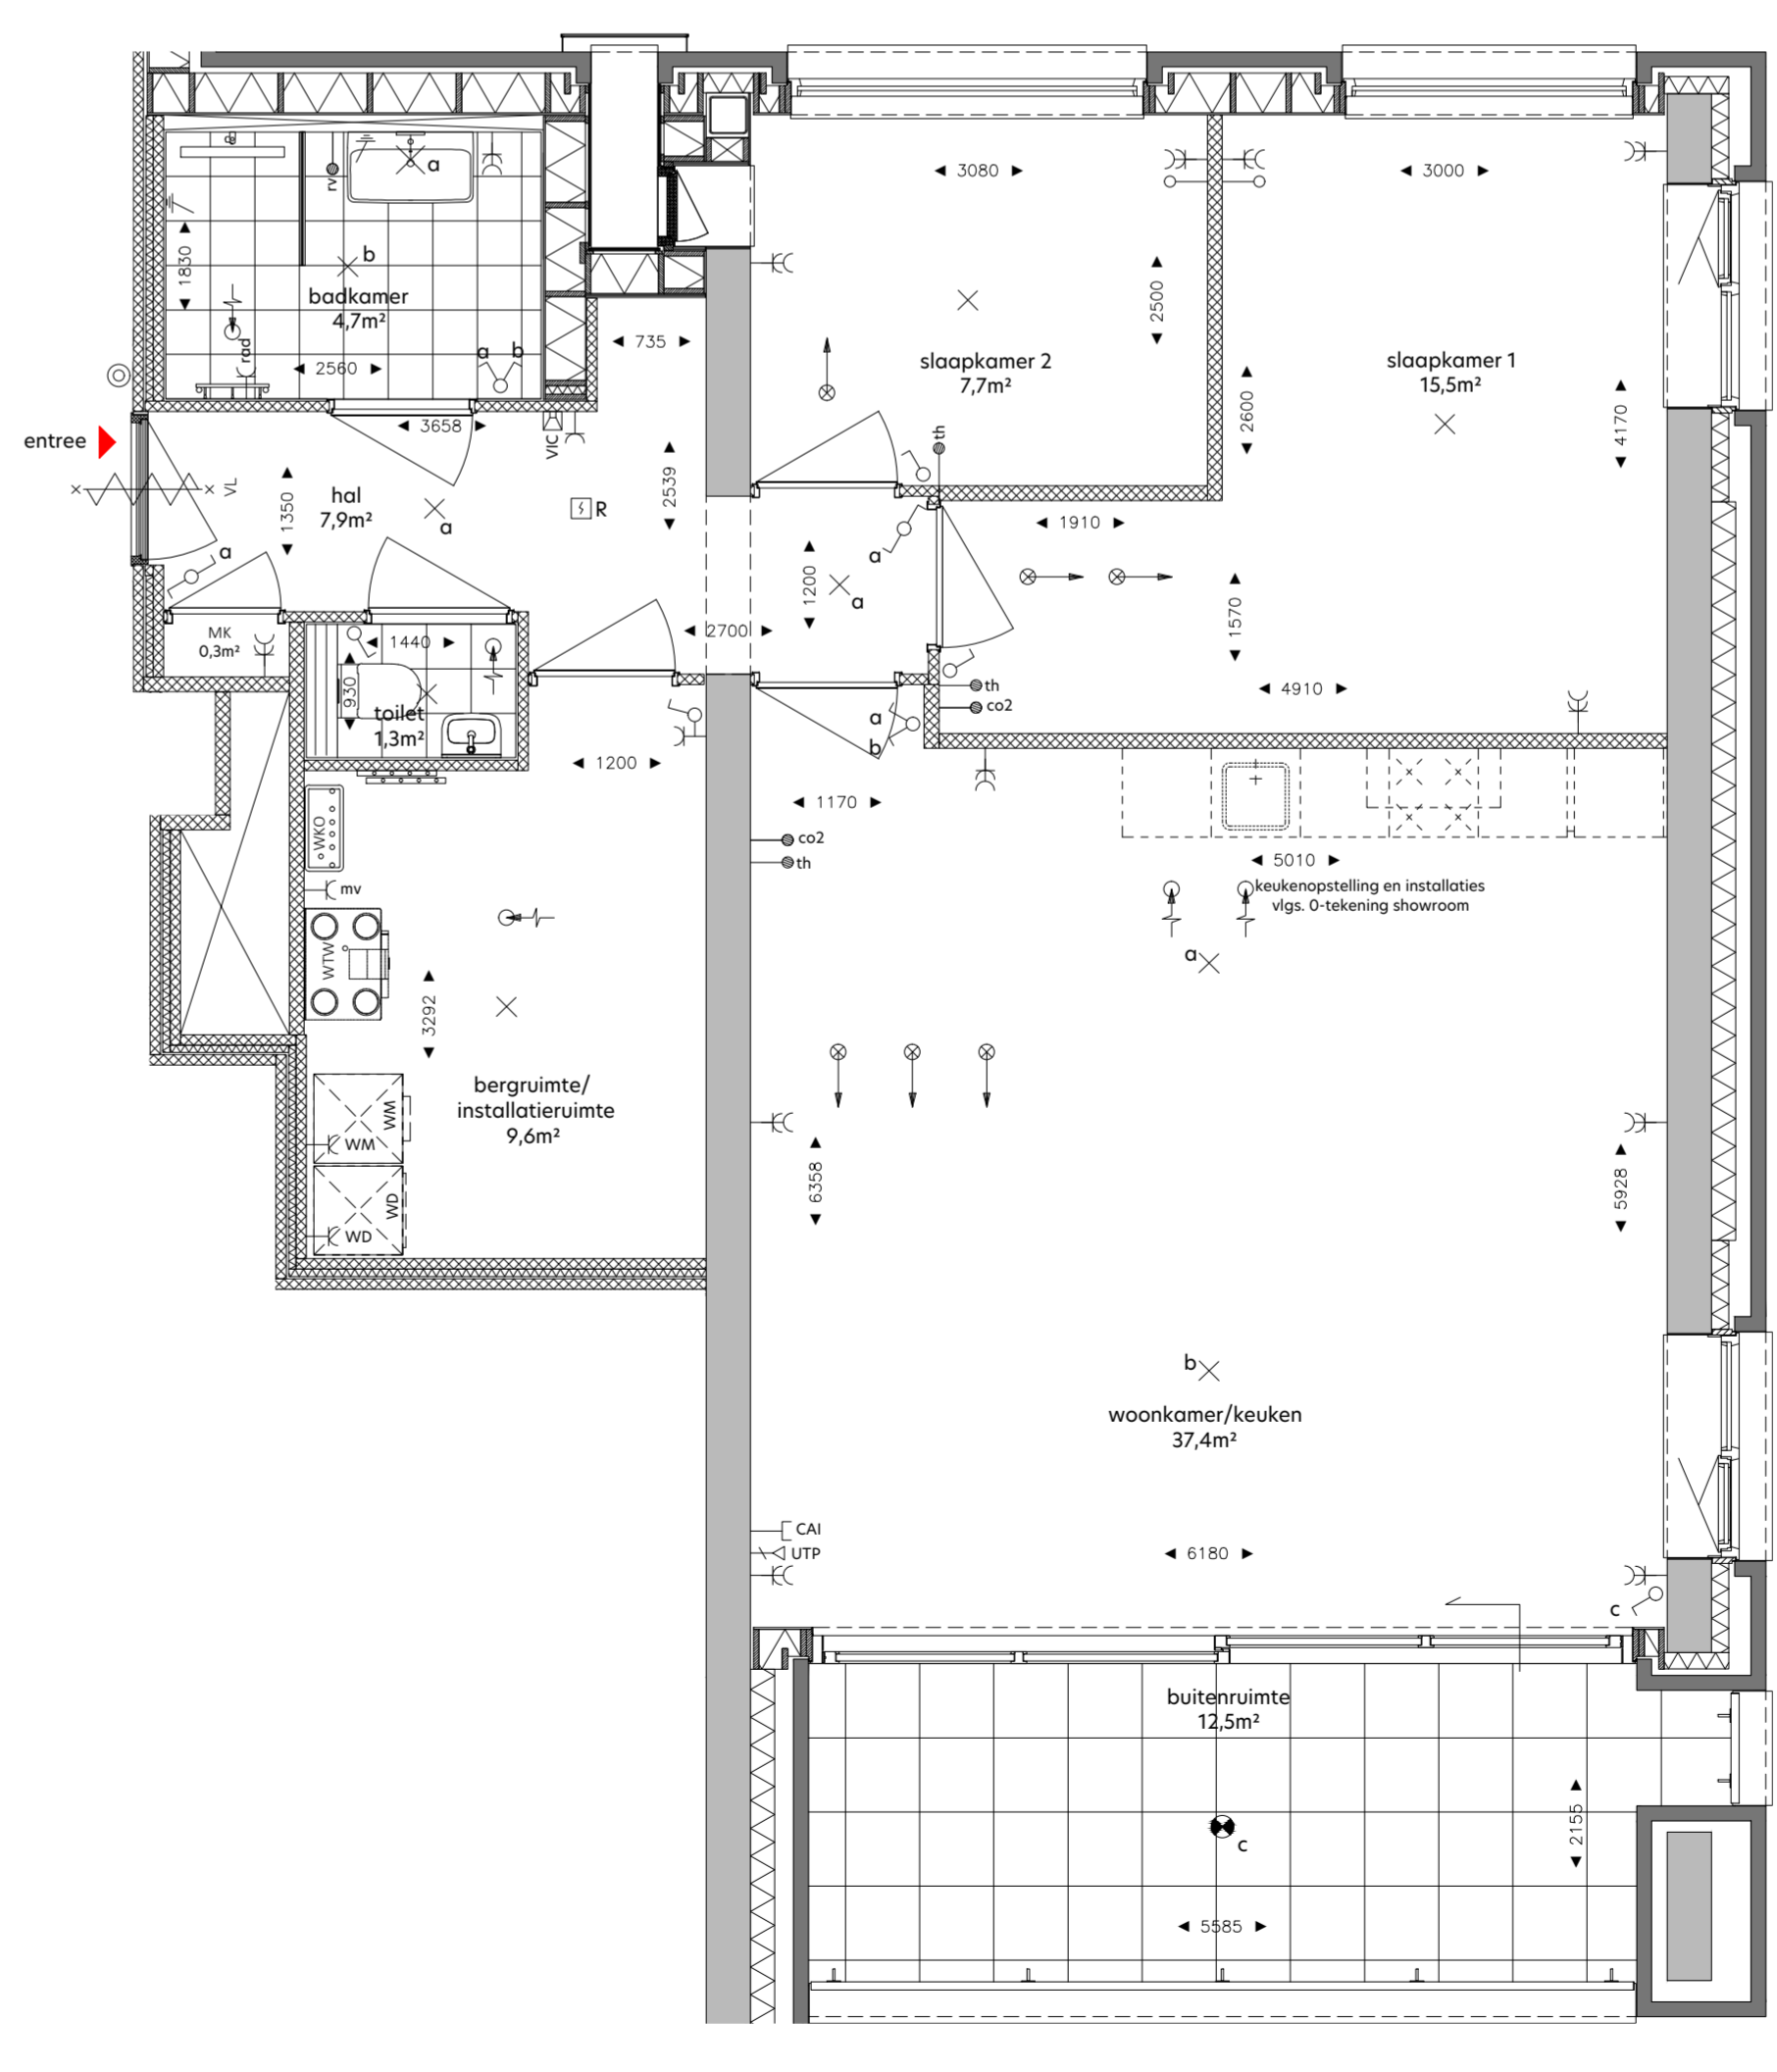


plattegrond
1: 50

RENOVOI
de krijtstreepmethode t.b.v. de verblijfsruimte conform het bouwbesluit 2012

	metselwerk baksteen	
	beton in het werk-gestort	
	prefab beton	
	gasbeton	
	kalkzandsteen, vellingkantblokken	
	voorspanwand, Metal Stud	
	isolatie	
	houtskeletbouwelement	
	entree woning	
	neven entree woning	
	kruipruimte	
	zelfsluitende deur	
	brandwerende deur 30min.	
	brandwerende deur 30min.	
	zelfsluitende brandwerende deur 40min.	
	zelfsluitende brandwerende deur 20min.	
	vastzetinrichting - rookmelder/brandmeld gestuurd	
	deur te openen zonder sleutel vanaf de aangegeven zijde	
	draag blusleiding	
	brandslanghospel	
	draagbaar blustoestel - 6 liter schuim/ekg poeder	
	vluchtwegaanwijzing	
	slow-whop	
	ruimte v.v. noodverlichting	
	brandweerlift conform NEN-EN 81-72	

SYMBOOL	VERKLARING	HOOGTE
	Weetingsbouwkundige installatie	
	verdeler vloerverwarming	
	opstelplaats wasmachine	
	opstelplaats wasdroger	
	WTW unit	
	afgezet WKO	
	WTW afzuig	
	WTW inblaas	
	Elektrotechnische installatie	
	enkelpolige schakelaar	1050
	enkelpolige schakelaar - toilet	1350
	serieschakelaar	1050
	wisselschakelaar	1050
	combi schakelaar/wandcontactdoos 1v+ra	1050
	wandcontactdoos 1v+ra	1050
	wandcontactdoos 2v+ra	300
	wandlichtpunt badkamer	1850
	wandcontactdoos 1v+ra tbv wasmachine	1050
	wandcontactdoos 1v+ra tbv wasdroger	1050
	plafondlamppunt	in plafond
	centraal aarpunt	700
	wandlichtpunt buitenverlichting	1800
	wandlichtpunt buitenverlichting - incl. armatuur	1800
	plafondlichtpunt buitenverlichting	in plafond
	plafondlichtpunt buitenverlichting - incl. armatuur	1800
	Zwakstroom & beveiligings installatie	
	aansluitpunt bedraad tbv CAI	300
	aansluitpunt bedraad UTP CAT5 tbv data R45 wcd	300
	aansluitpunt loos voorzien van afdekplaat	300
	bedrukker	1050
	rookmelder (gekoppeld)	in plafond
	video-intercom toestel	1500
	Elektro voorzieningen t.b.v. van W-installatie	
	co2 detector tbv sturing WTW	1275
	aansluitpunt tbv thermostaat	1500
	aansluitpunt tbv vocht sensor (badkamer)	1500
	wandcontactdoos 1v+ra tbv mechanische ventilatie	n.t.b.
	wandcontactdoos 1v+ra tbv badkamer radiator	600

DISCLAIMER:
Deze tekening is nauwkeurig en met zorg samengesteld, maar blijft een momentopname tijdens het dynamische proces van ontwikkelen en bouwen. Hierdoor zijn wijzigingen voorbehouden. Voorbehouden hebben onder meer betrekking op:
- wijzigingen voortvloeiend uit de eisen van de overheid en/of nutsbedrijven;
- wijzigingen van constructies;
- het verloop van kanalen, leidingen en postbussen van schachten;
- de plaats van en het aantal lichtpunten, schakelaars, wandcontactdozen, ventilatievoorzieningen en overige installatieonderdelen;
- het kleef- en materiaalgebruik;
- de definitieve invulling van de woonomgeving.
De moten in de tekening zijn 'circa' moten. Hieraan kunnen geen rechten worden ontleend.

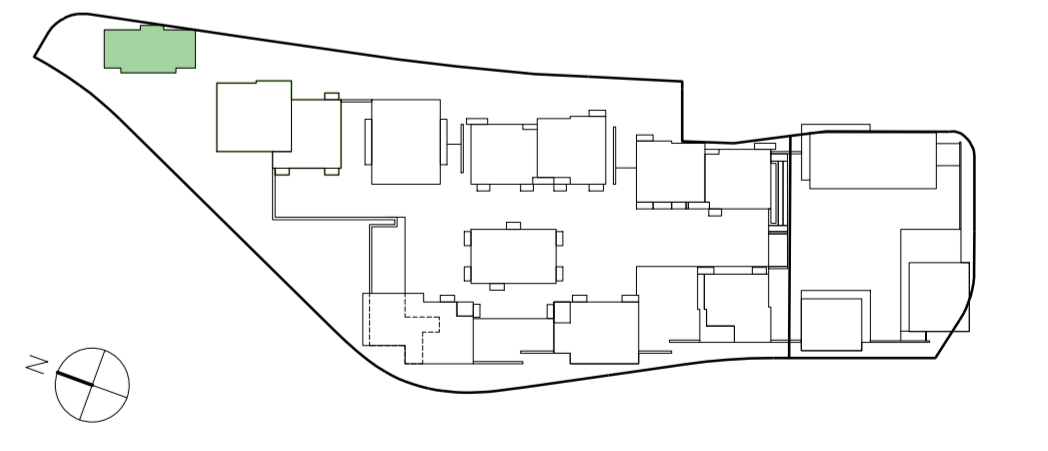

onderwerp: De Groene Jager	bouwnummer: 456J	fase: Verkoop
formaat: A1+	schaal: 1:50 / 1:200	status: DEFINITIEF
datum: 05.05.2022	gewijzigd: -	

tekeningsnummer:
J-1-456

