



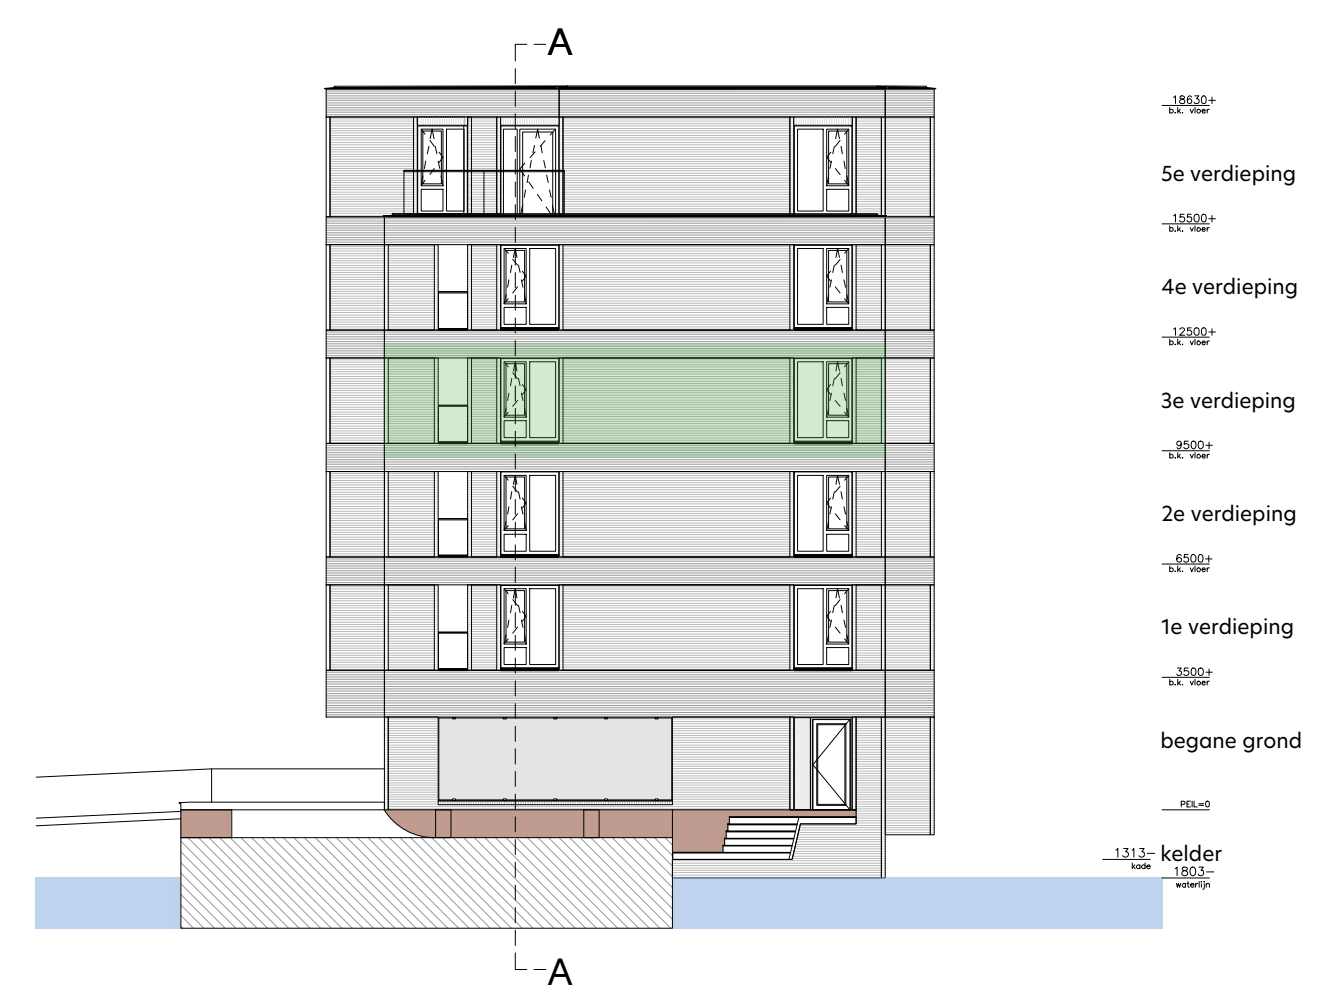


gevelaanzicht Zuid-West
1: 200

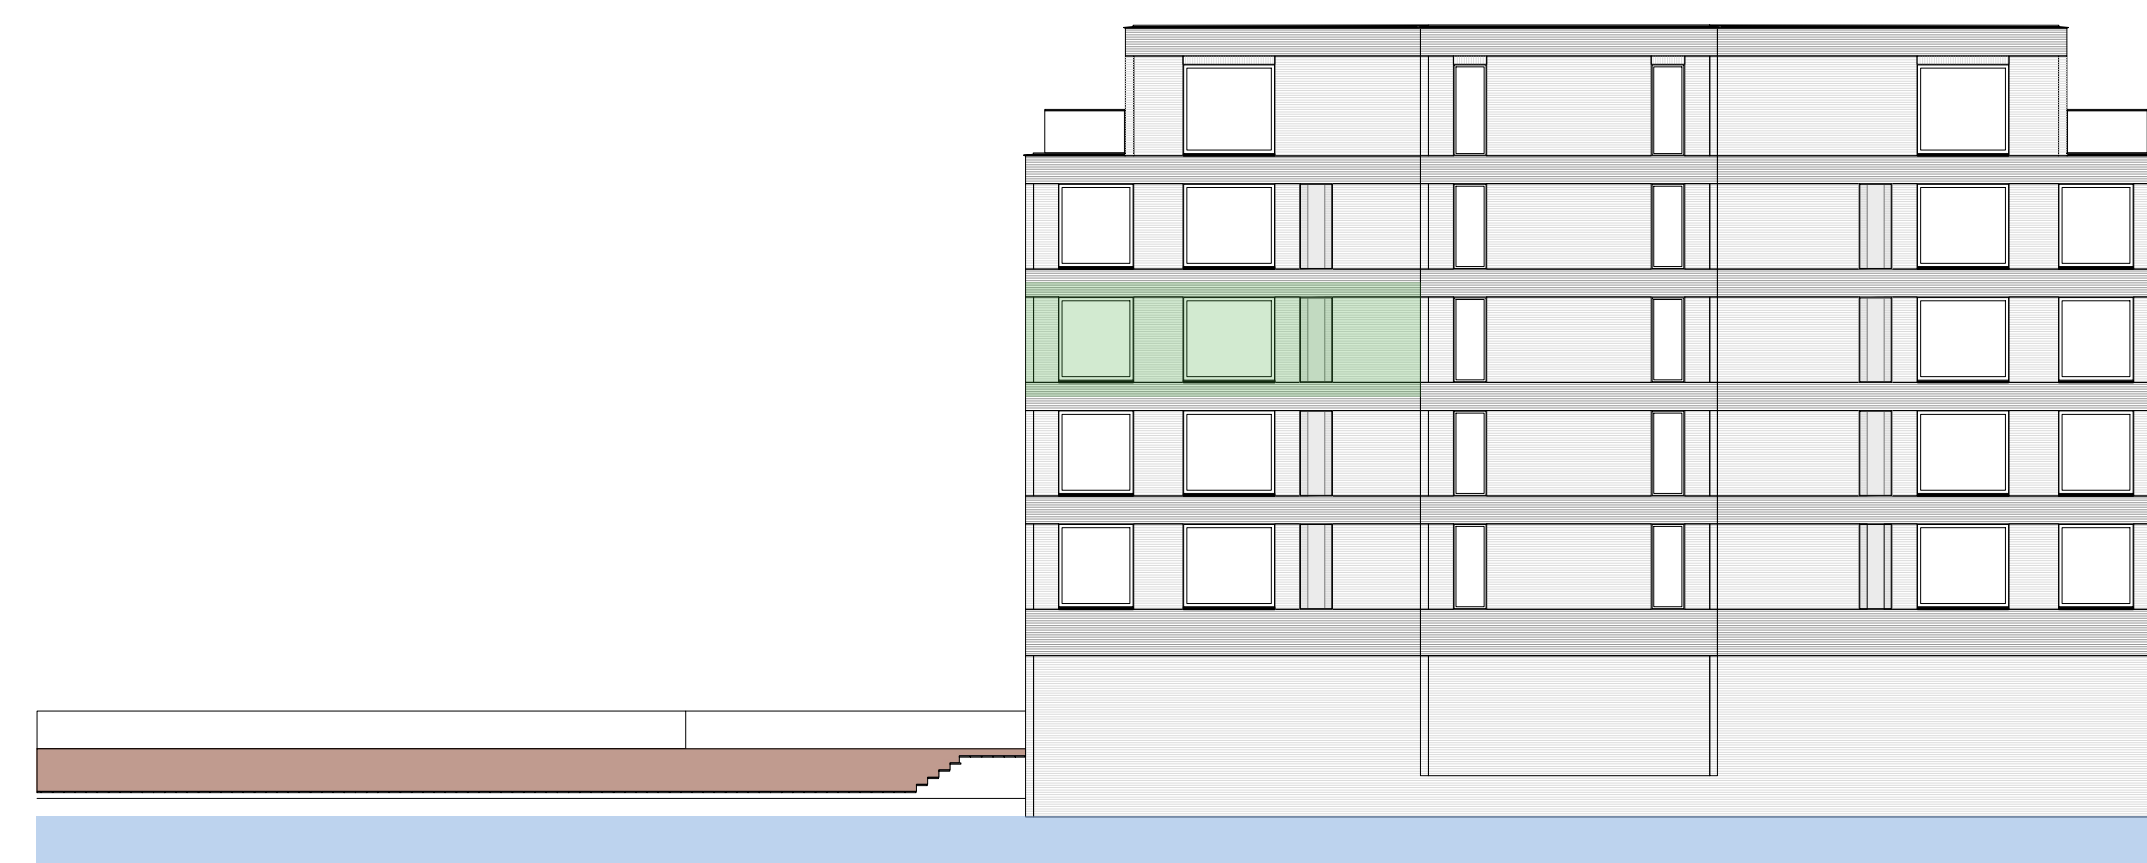


gevelaanzicht Zuid-Oost
1: 200




gevelaanzicht Noord-Oost
1: 200

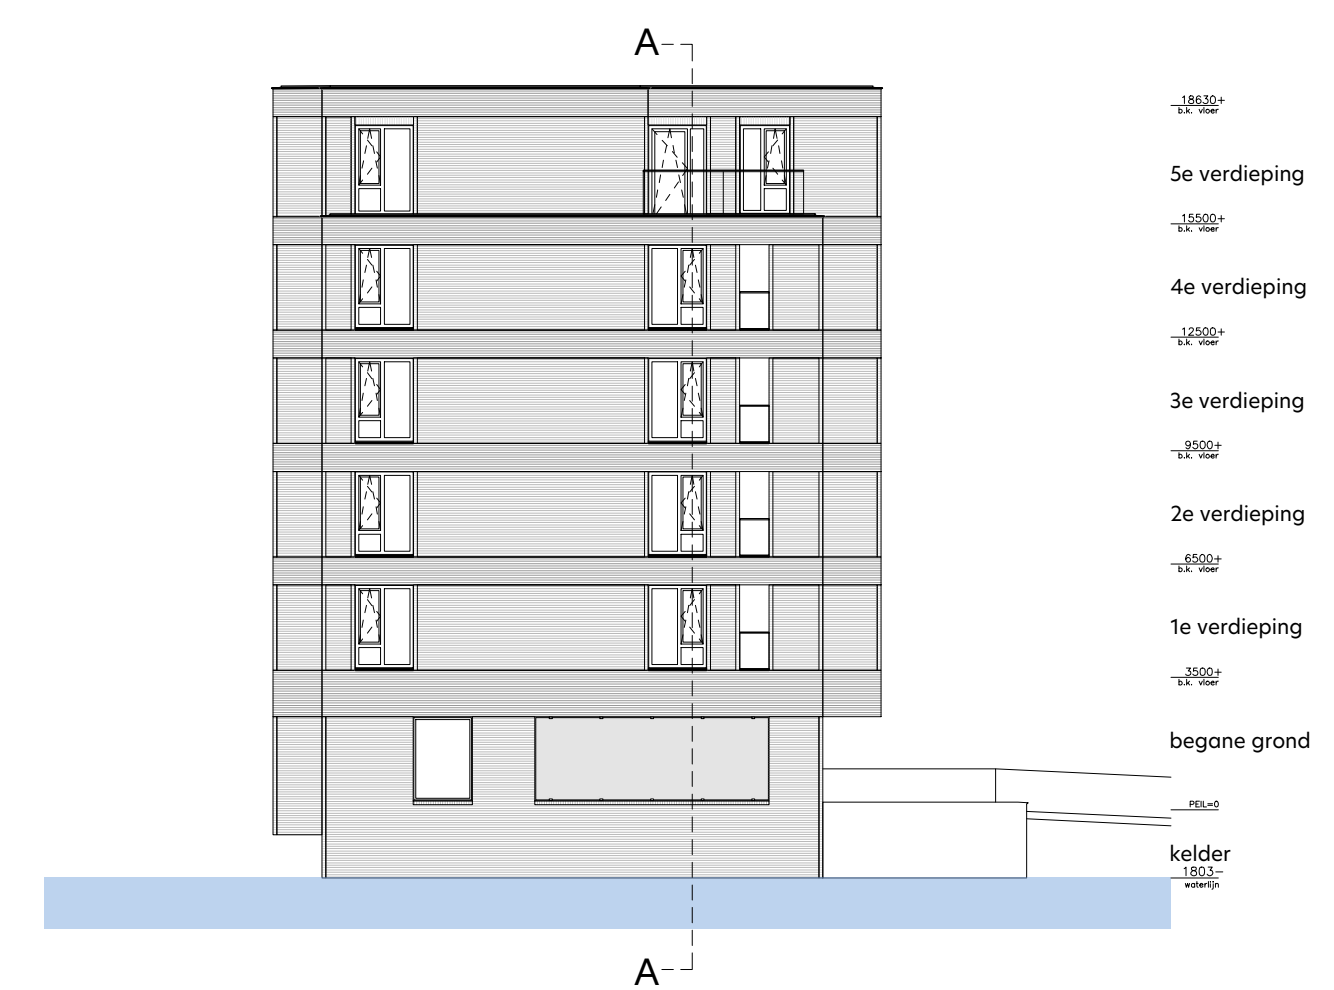


gevelaanzicht Noord-West
1: 200

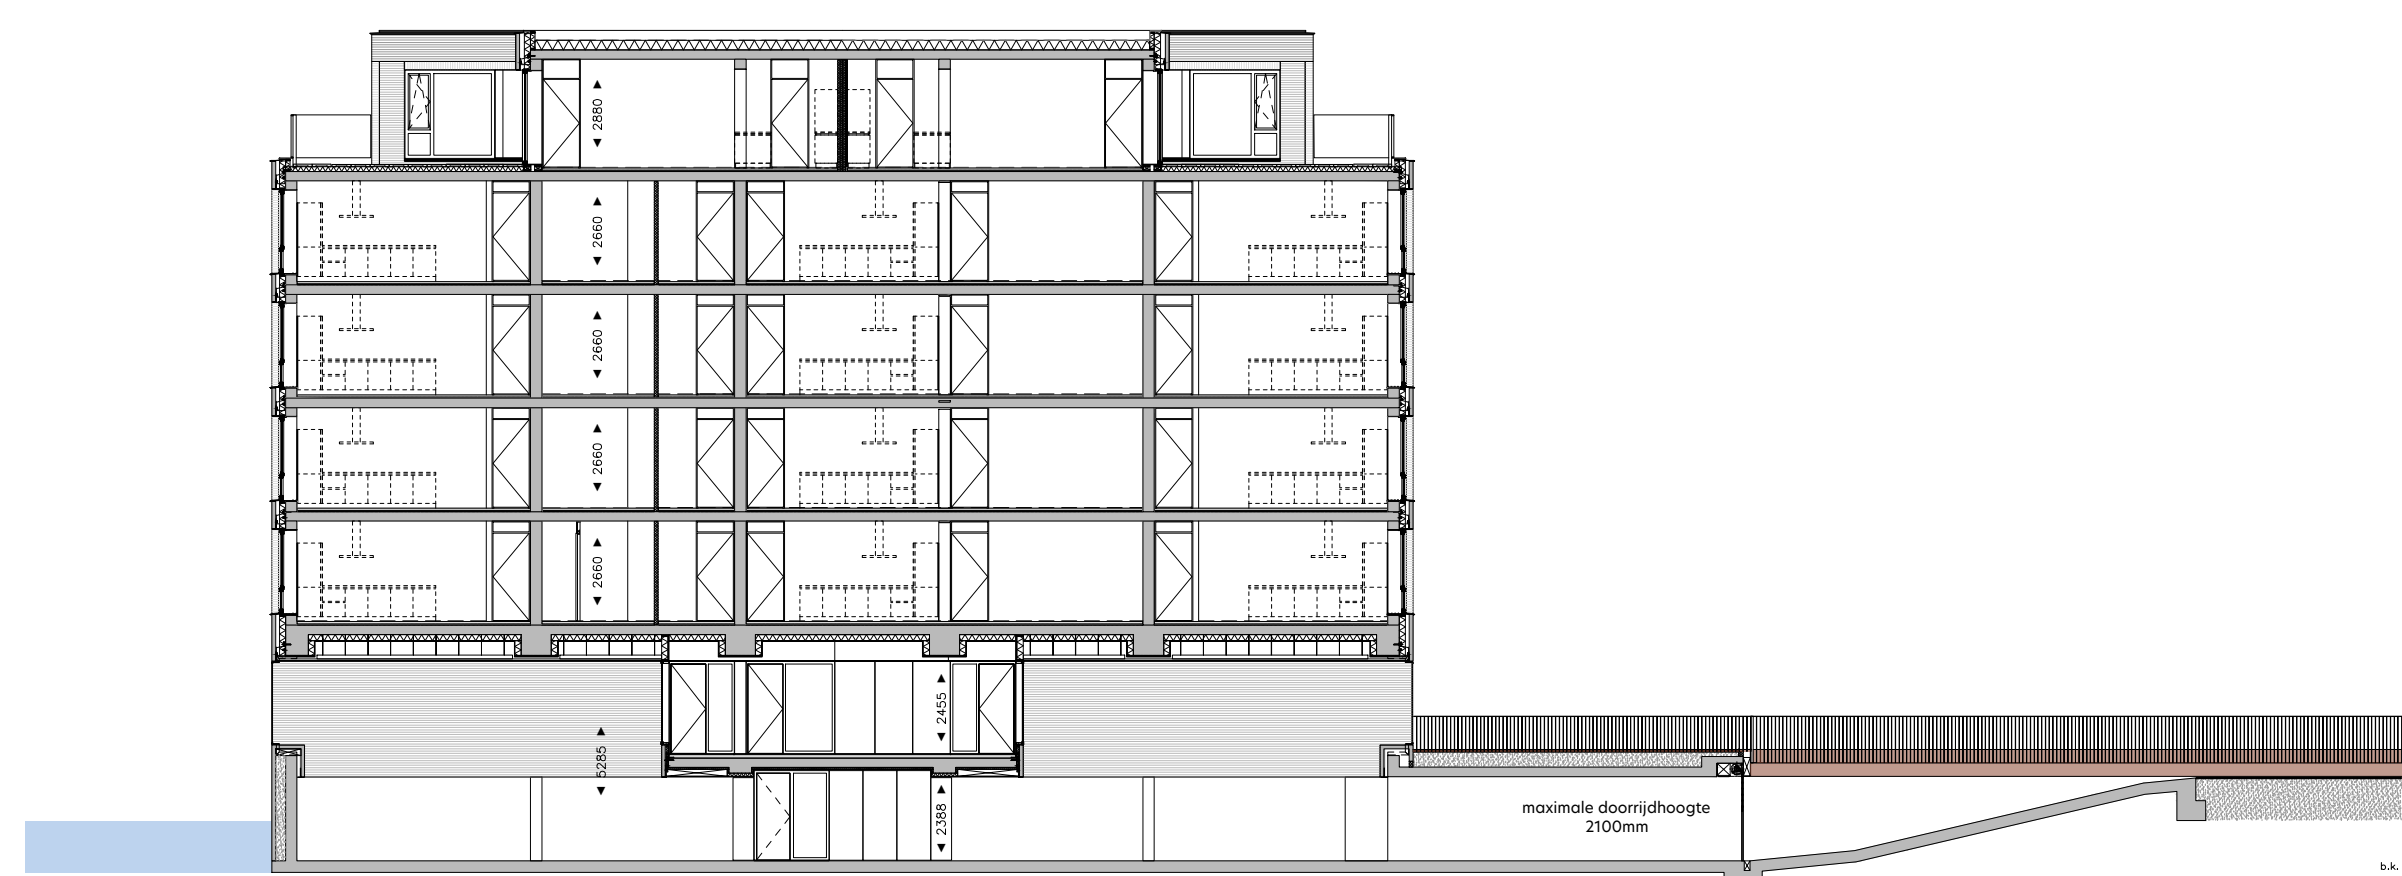


doorsnede A-A
1: 200

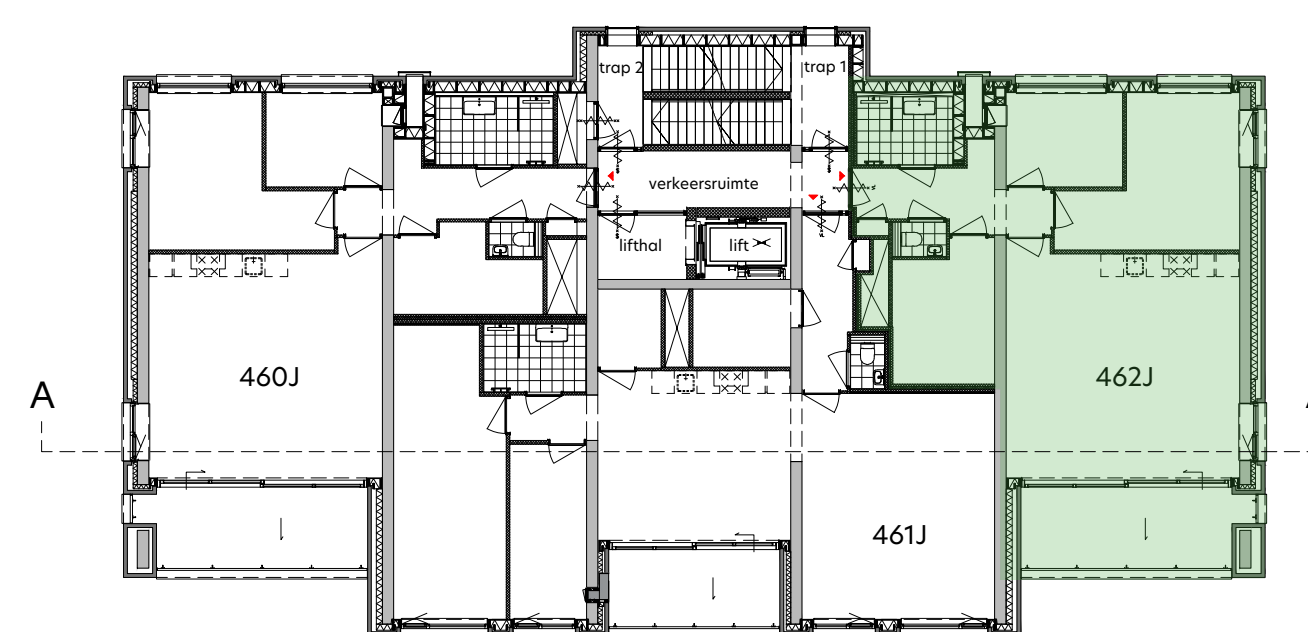


overzicht derde verdieping
1: 200

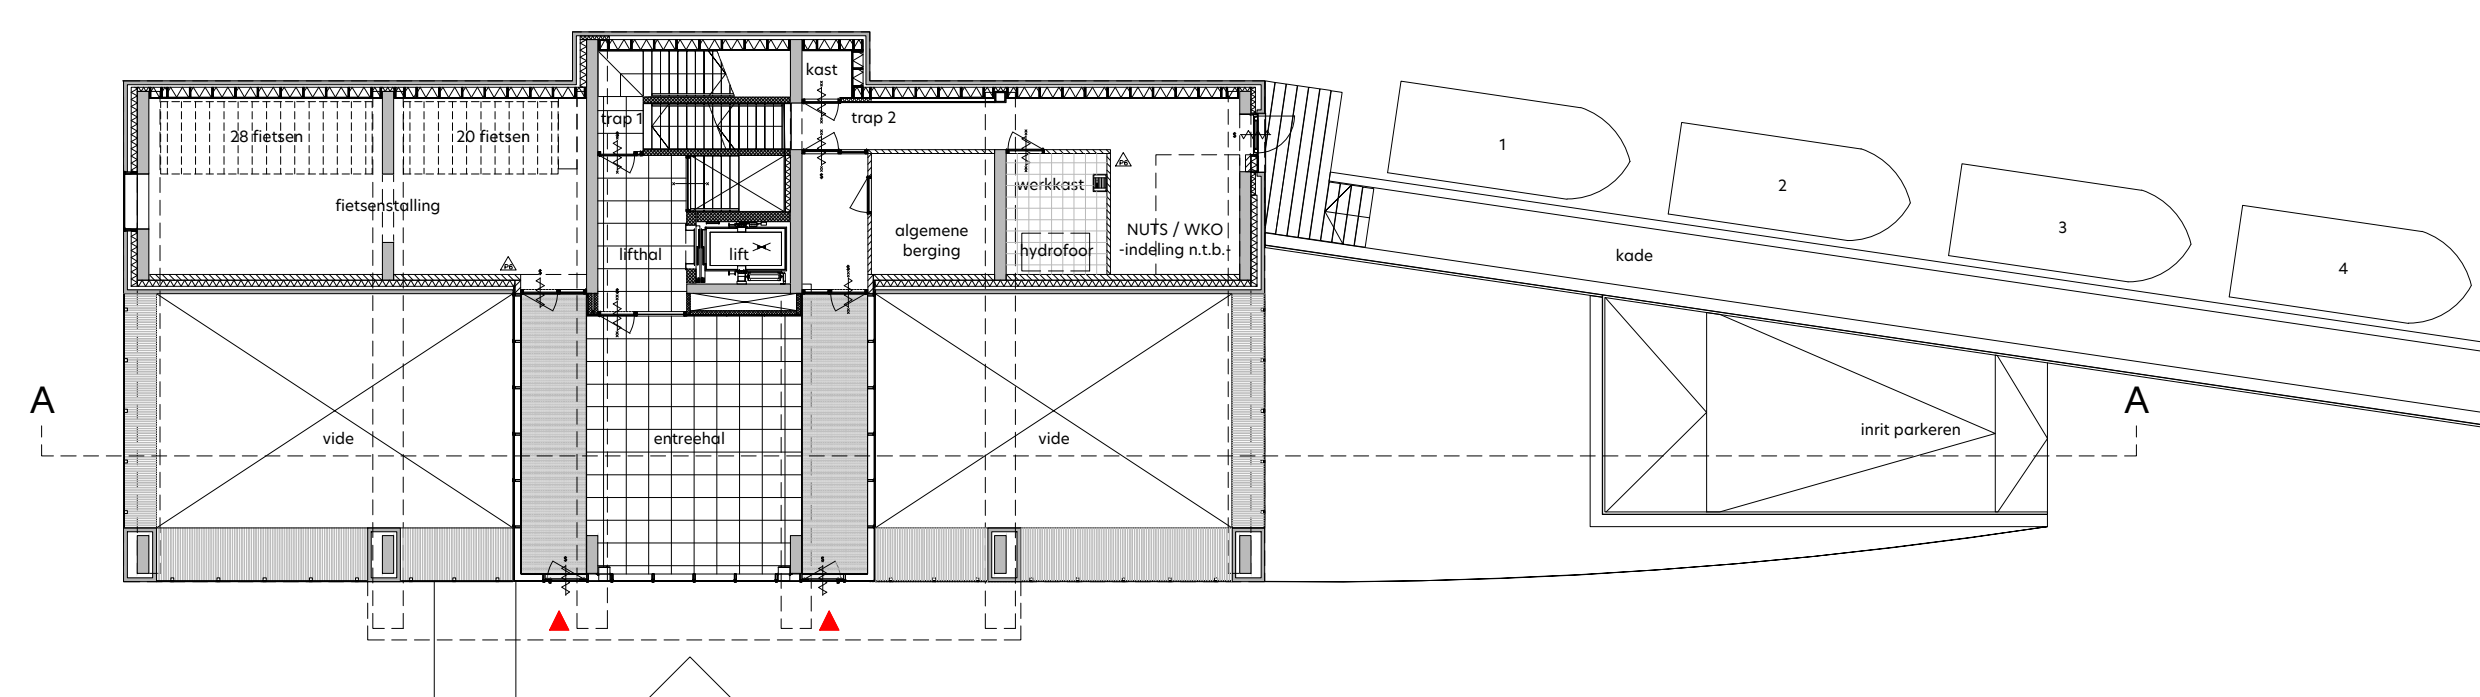

overzicht begane grond
1: 200

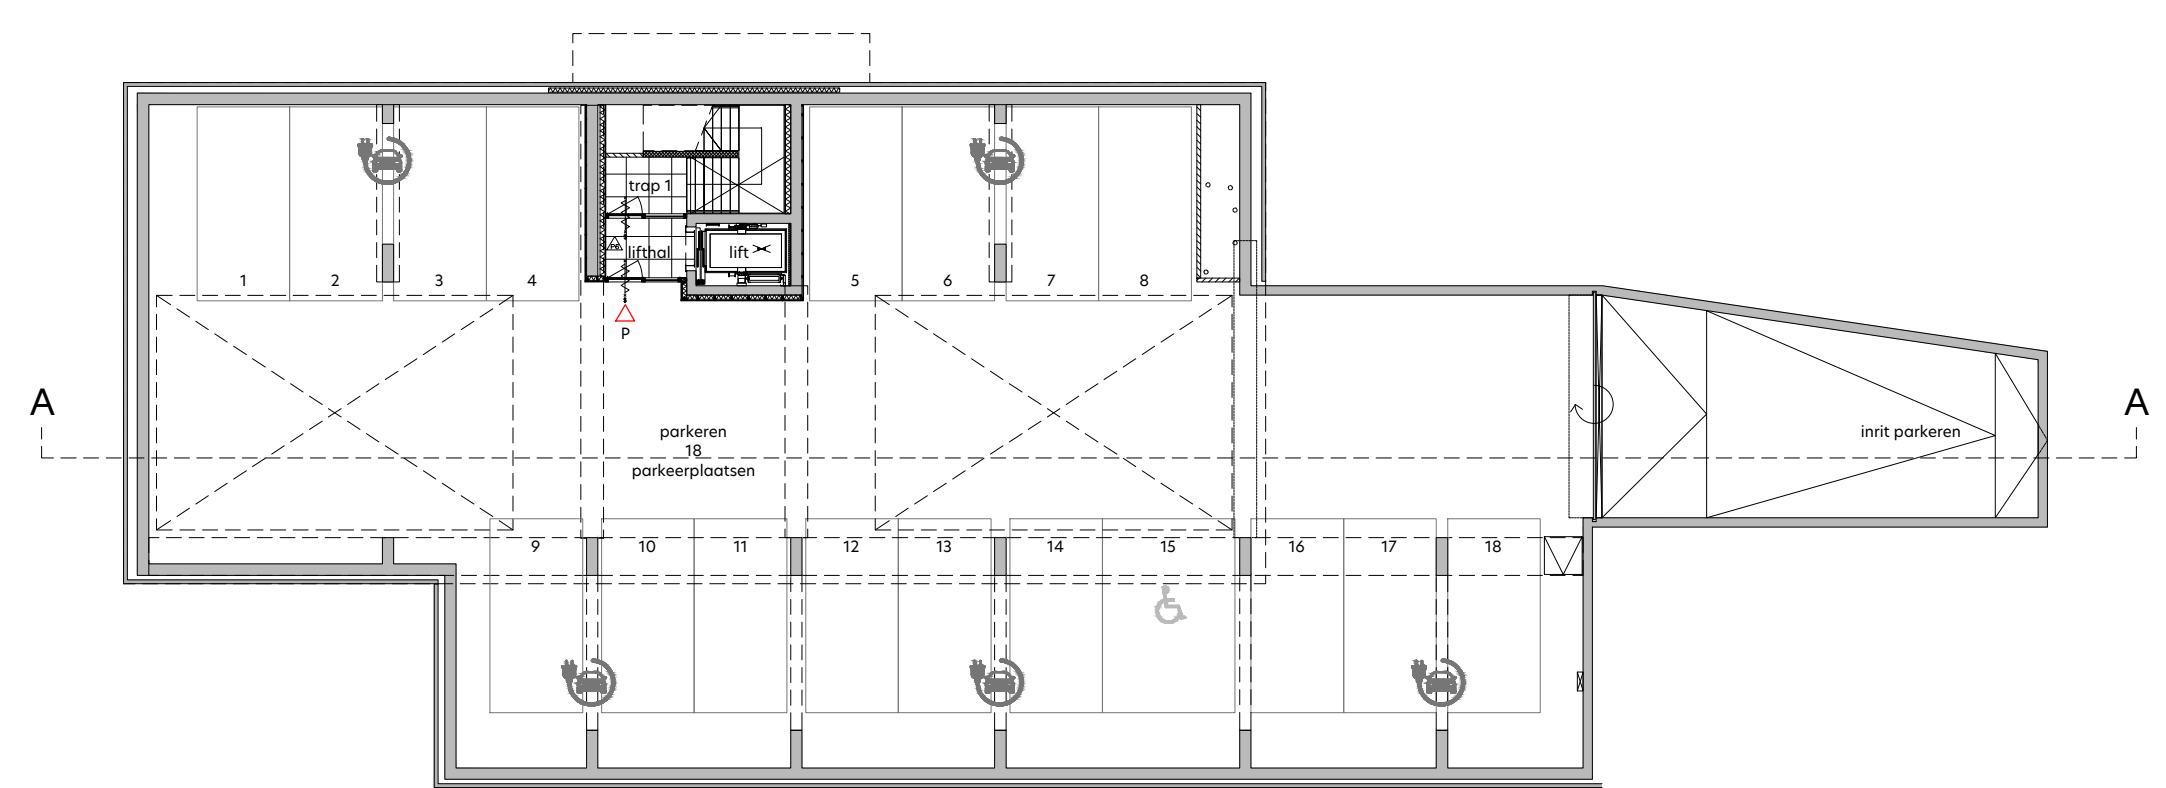

overzicht kelder
1: 200

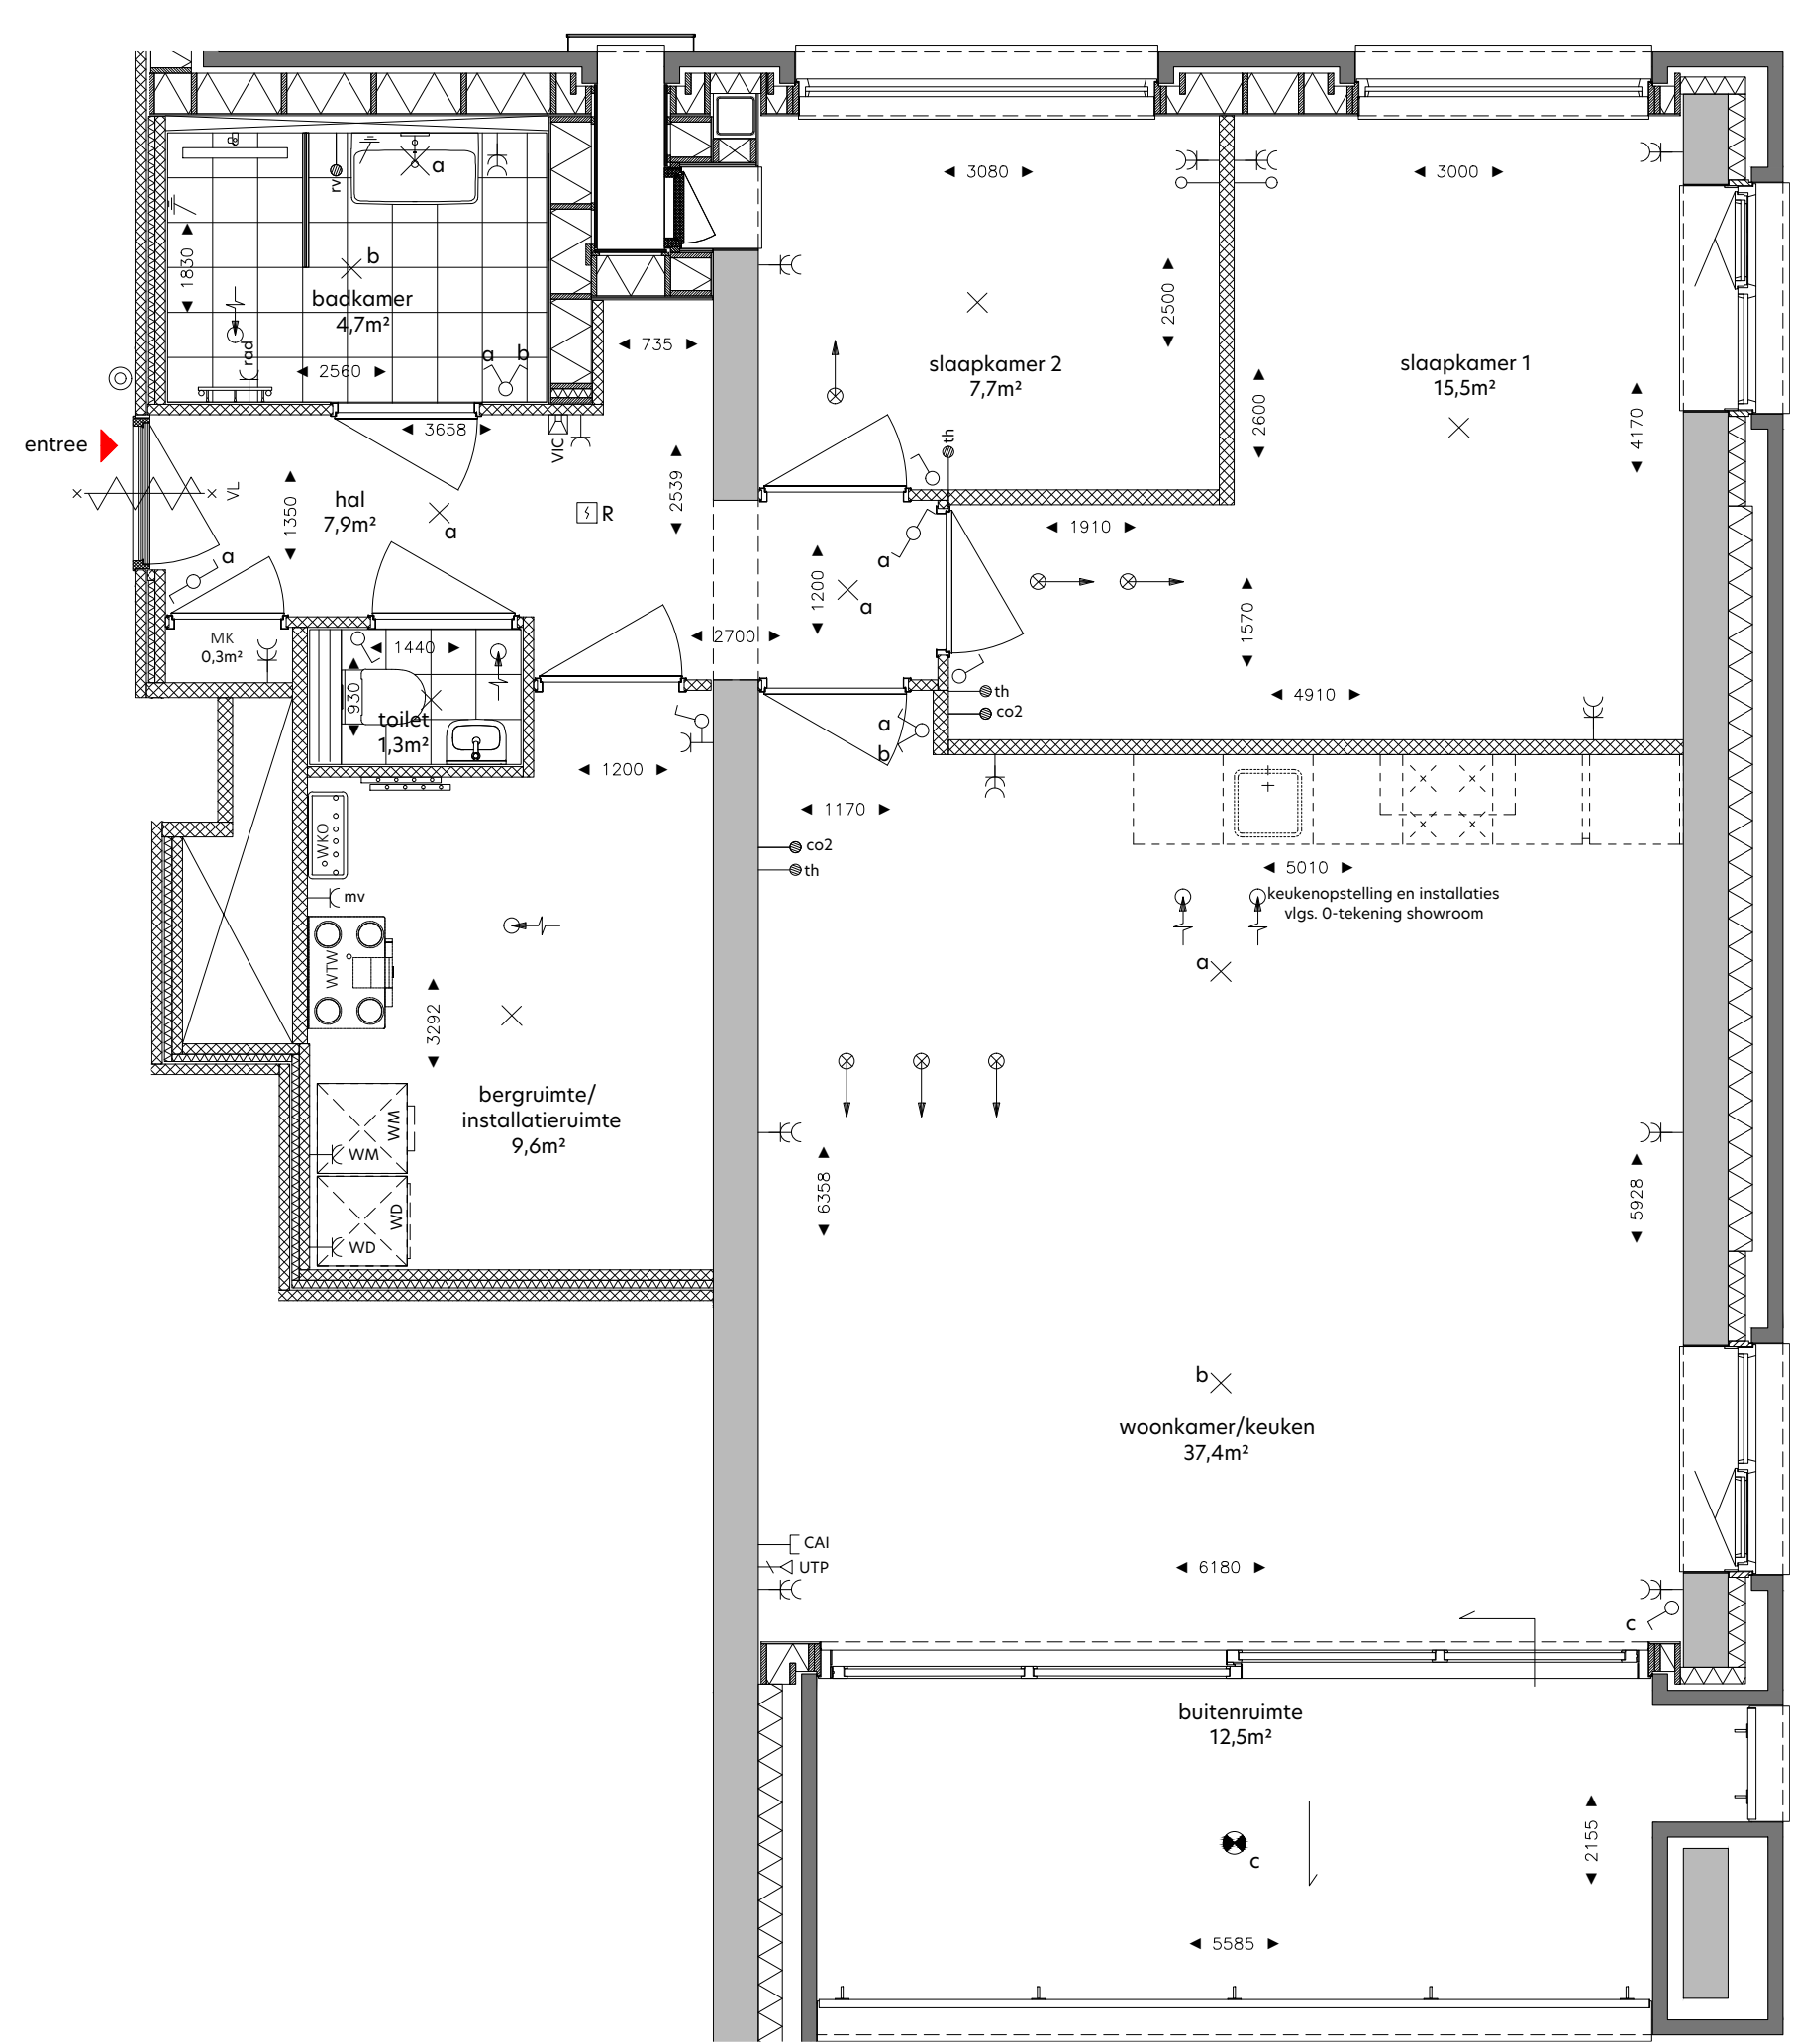


plattegrond
1: 50

RENVOOI

- de krijtstreepmethode t.b.v. de verblijfsruimte conform het bouwbesluit 2012
- metselwerk baksteen
 - beton in het werk-gestort
 - prefabbeton
 - gasbeton
 - kalkzandsteen, vellingkantblokken
 - voorgezand, Metal Stud
 - isolatie
 - houtskeletbouwelement
 - entree woning
 - neven entree woning
 - kruipruik
 - zelfsluitende deur
 - brandwerende deur 30min.
 - zelfsluitende brandwerende deur 30min.
 - brandwerende deur 30min.
 - zelfsluitende brandwerende deur 40min.
 - zelfsluitende brandwerende deur 20min.
 - vastzetinrichting - rookmelder/brandmeld gestuurd
 - deur te openen zonder sleutel vanaf de aangegeven zijde
 - draag blusleiding
 - brandslanghospel
 - draagbaar blustoestel - 6 liter schuim/ekg poeder
 - vluchtwegaanwijzing
 - slow-whop
 - ruimte v.v. noodverlichting
 - brandweerlift conform NEN-EN 81-72

SYMBOOL	VERKLARING	HOOGTE
	Weetingsbouwkundige installatie	
	ventilator vloerverwarming	
	opstelplaats wasmachine	
	opstelplaats wasdroger	
	WTW unit	
	afgezet WKO	
	WTW afzuig	
	WTW inblaas	
	Elektrotechnische installatie	
	enkelpolige schakelaar	1050
	enkelpolige schakelaar - toilet	1350
	serieschakelaar	1050
	wisselschakelaar	1050
	combi schakelaar/wandcontactdoos 1v+ra	1050
	wandcontactdoos 1v+ra	1050
	wandcontactdoos 2v+ra	300
	wandlichtpunt badkamer	1850
	wandcontactdoos 1v+ra tbv wasmachine	1050
	wandcontactdoos 1v+ra tbv wasdroger	1050
	plafondlichtpunt	in plafond
	centraal aarpunt	700
	wandlichtpunt buitenverlichting - incl. armatuur	1800
	plafondlichtpunt buitenverlichting - incl. armatuur	1800
	Zwakstroom & beveiligings installatie	
	aansluitpunt bedraad tbv CAI	300
	aansluitpunt bedraad UTP CAT5 tbv data R45 wcd	300
	aansluitpunt loos voorzien van afdekkap	300
	bedrukker	1050
	rookmelder (gekoppeld)	in plafond
	video-intercom toestel	1500
	Elektro voorzieningen t.b.v. van W-installatie	
	co2 detector tbv sturing WTW	1275
	aansluitpunt tbv thermostaat	1500
	aansluitpunt tbv vocht sensor (badkamer)	1500
	wandcontactdoos 1v+ra tbv mechanische ventilatie	n.t.b.
	wandcontactdoos 1v+ra tbv badkamer radiator	600

DISCLAIMER:
Deze tekening is nauwkeurig en met zorg samengesteld, maar blijft een momentopname tijdens het dynamische proces van ontwikkelen en bouwen. Hierdoor zijn wijzigingen voorbehouden. Voorbehouden hebben onder meer betrekking op:
- wijzigingen voortvloeiend uit de eisen van de overheid en/of nutsbedrijven;
- wijzigingen van constructies;
- het verloop van kanalen, leidingen en postkasten van schachten;
- de plaats van en het aantal lichtpunten, schakelaars, wandcontactdozen, ventilatievoorzieningen en overige installatieonderdelen;
- het kleef- en materiaalgebruik;
- de definitieve invulling van de woonomgeving.
De moten in de tekening zijn 'circa' moten. Hieraan kunnen geen rechten worden ontleend.

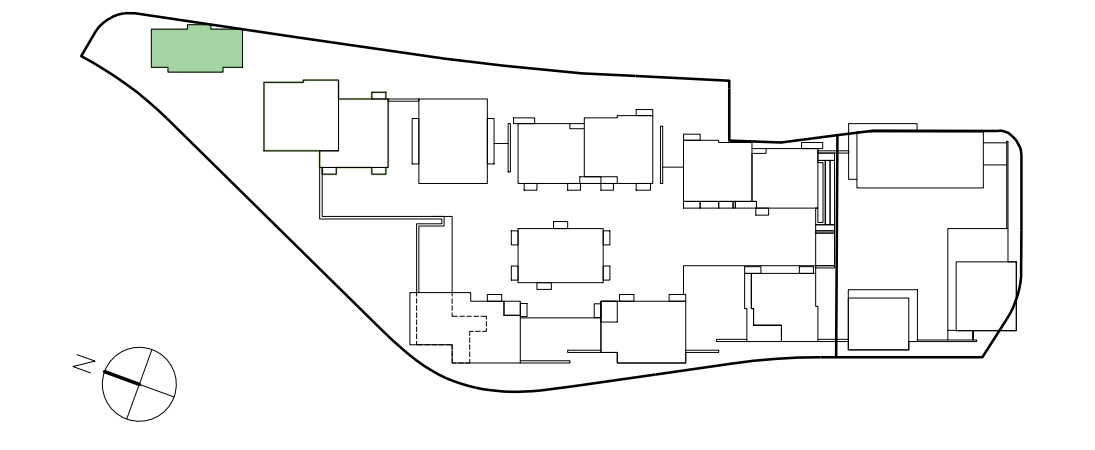

onderwerp: De Groene Jager	bouwnummer: 462J	fase: Verkoop
formaat: A1+	schaal: 1:50 / 1:200	status: DEFINITIEF
datum: 05.05.2022	gewijzigd: -	

tekeningsnummer:
J-3-462

